



LOCALIZAÇÃO



PLANTA BAIXA PRIMEIRO PATO. ESCALA: 1/100

VISTA FRONTAL ESCALA: 1/100

DET. SUPORTE CALHA ESCALA: 1/10

CORTE AA' ESCALA: 1/100

CORTE TRANSV. BANH. ESCALA: 1/100

LEENDA: A CONSTRUIR B A DEMOLIR

UFES
UNIVERSIDADE FEDERAL DO ESPÍRITO SANTO
PREFEITURA UNIVERSITÁRIA

REITOR: EUSTAQUIO VINÍCIUS RIBEIRO DE CASTRO
RECTOR: ALESSANDRO MATTEDI
CAMPUS: GOABEIRAS
CENTRO: CENTRO TECNOLÓGICO
DISCIPLINA: CT 3 - ENGENHARIA MECÂNICA
PROJETO: ARQUITETURA - REFORMA





TÍTULO: PLANTA BAIXA, CORTE AA', CORTE TRANSVERSAL BANHEIRO VISTA FRONTAL BANHEIRO, DETALHE SUPORTE CALHA

RESP. PROJETO: Ricardo Nacari Maoli
PROJETO: R40020-3
REVISÃO: RICARDO NACARI MAOLI
DATA: SET/2023
REVISÃO: MAI/2024

01/13



- LEGENDA:
- FORRO EM GESSO ACARTONADO A CONSTRUIR - ALTURA INDICADA EM PLANTA - 361,22m
 - FORRO EM GESSO ACARTONADO PERFORADO A CONSTRUIR - ALTURA 3M - 28,85m

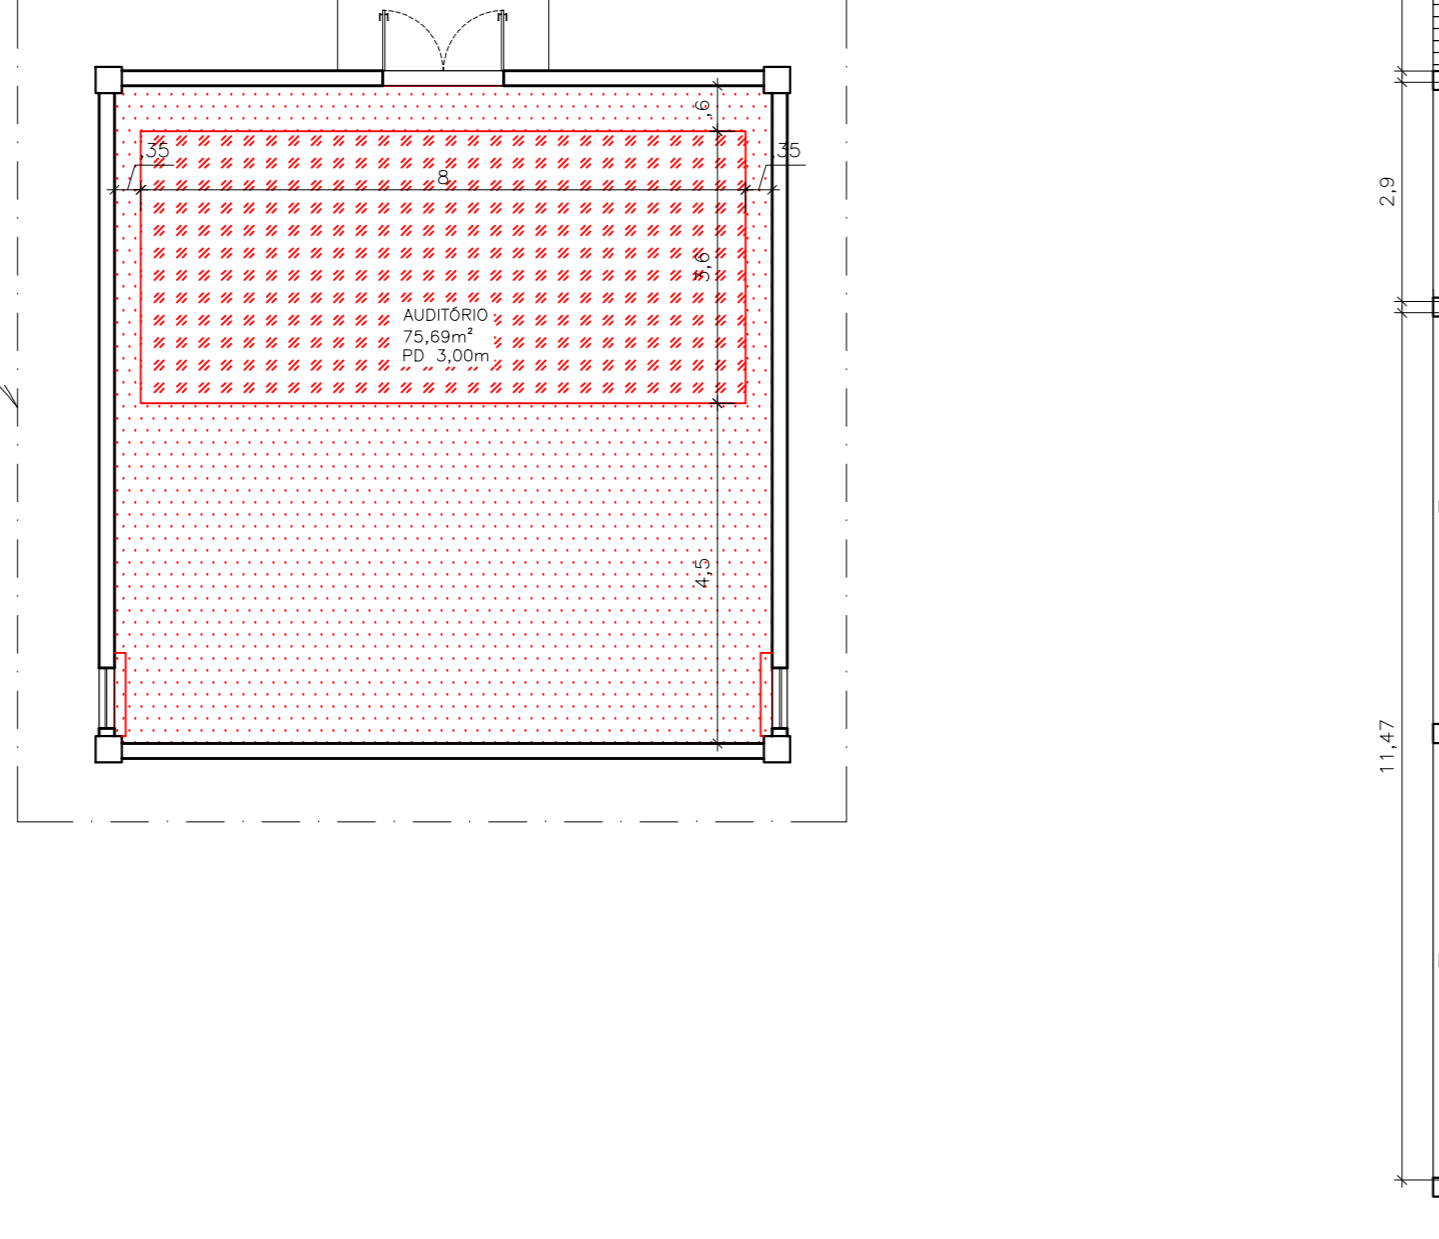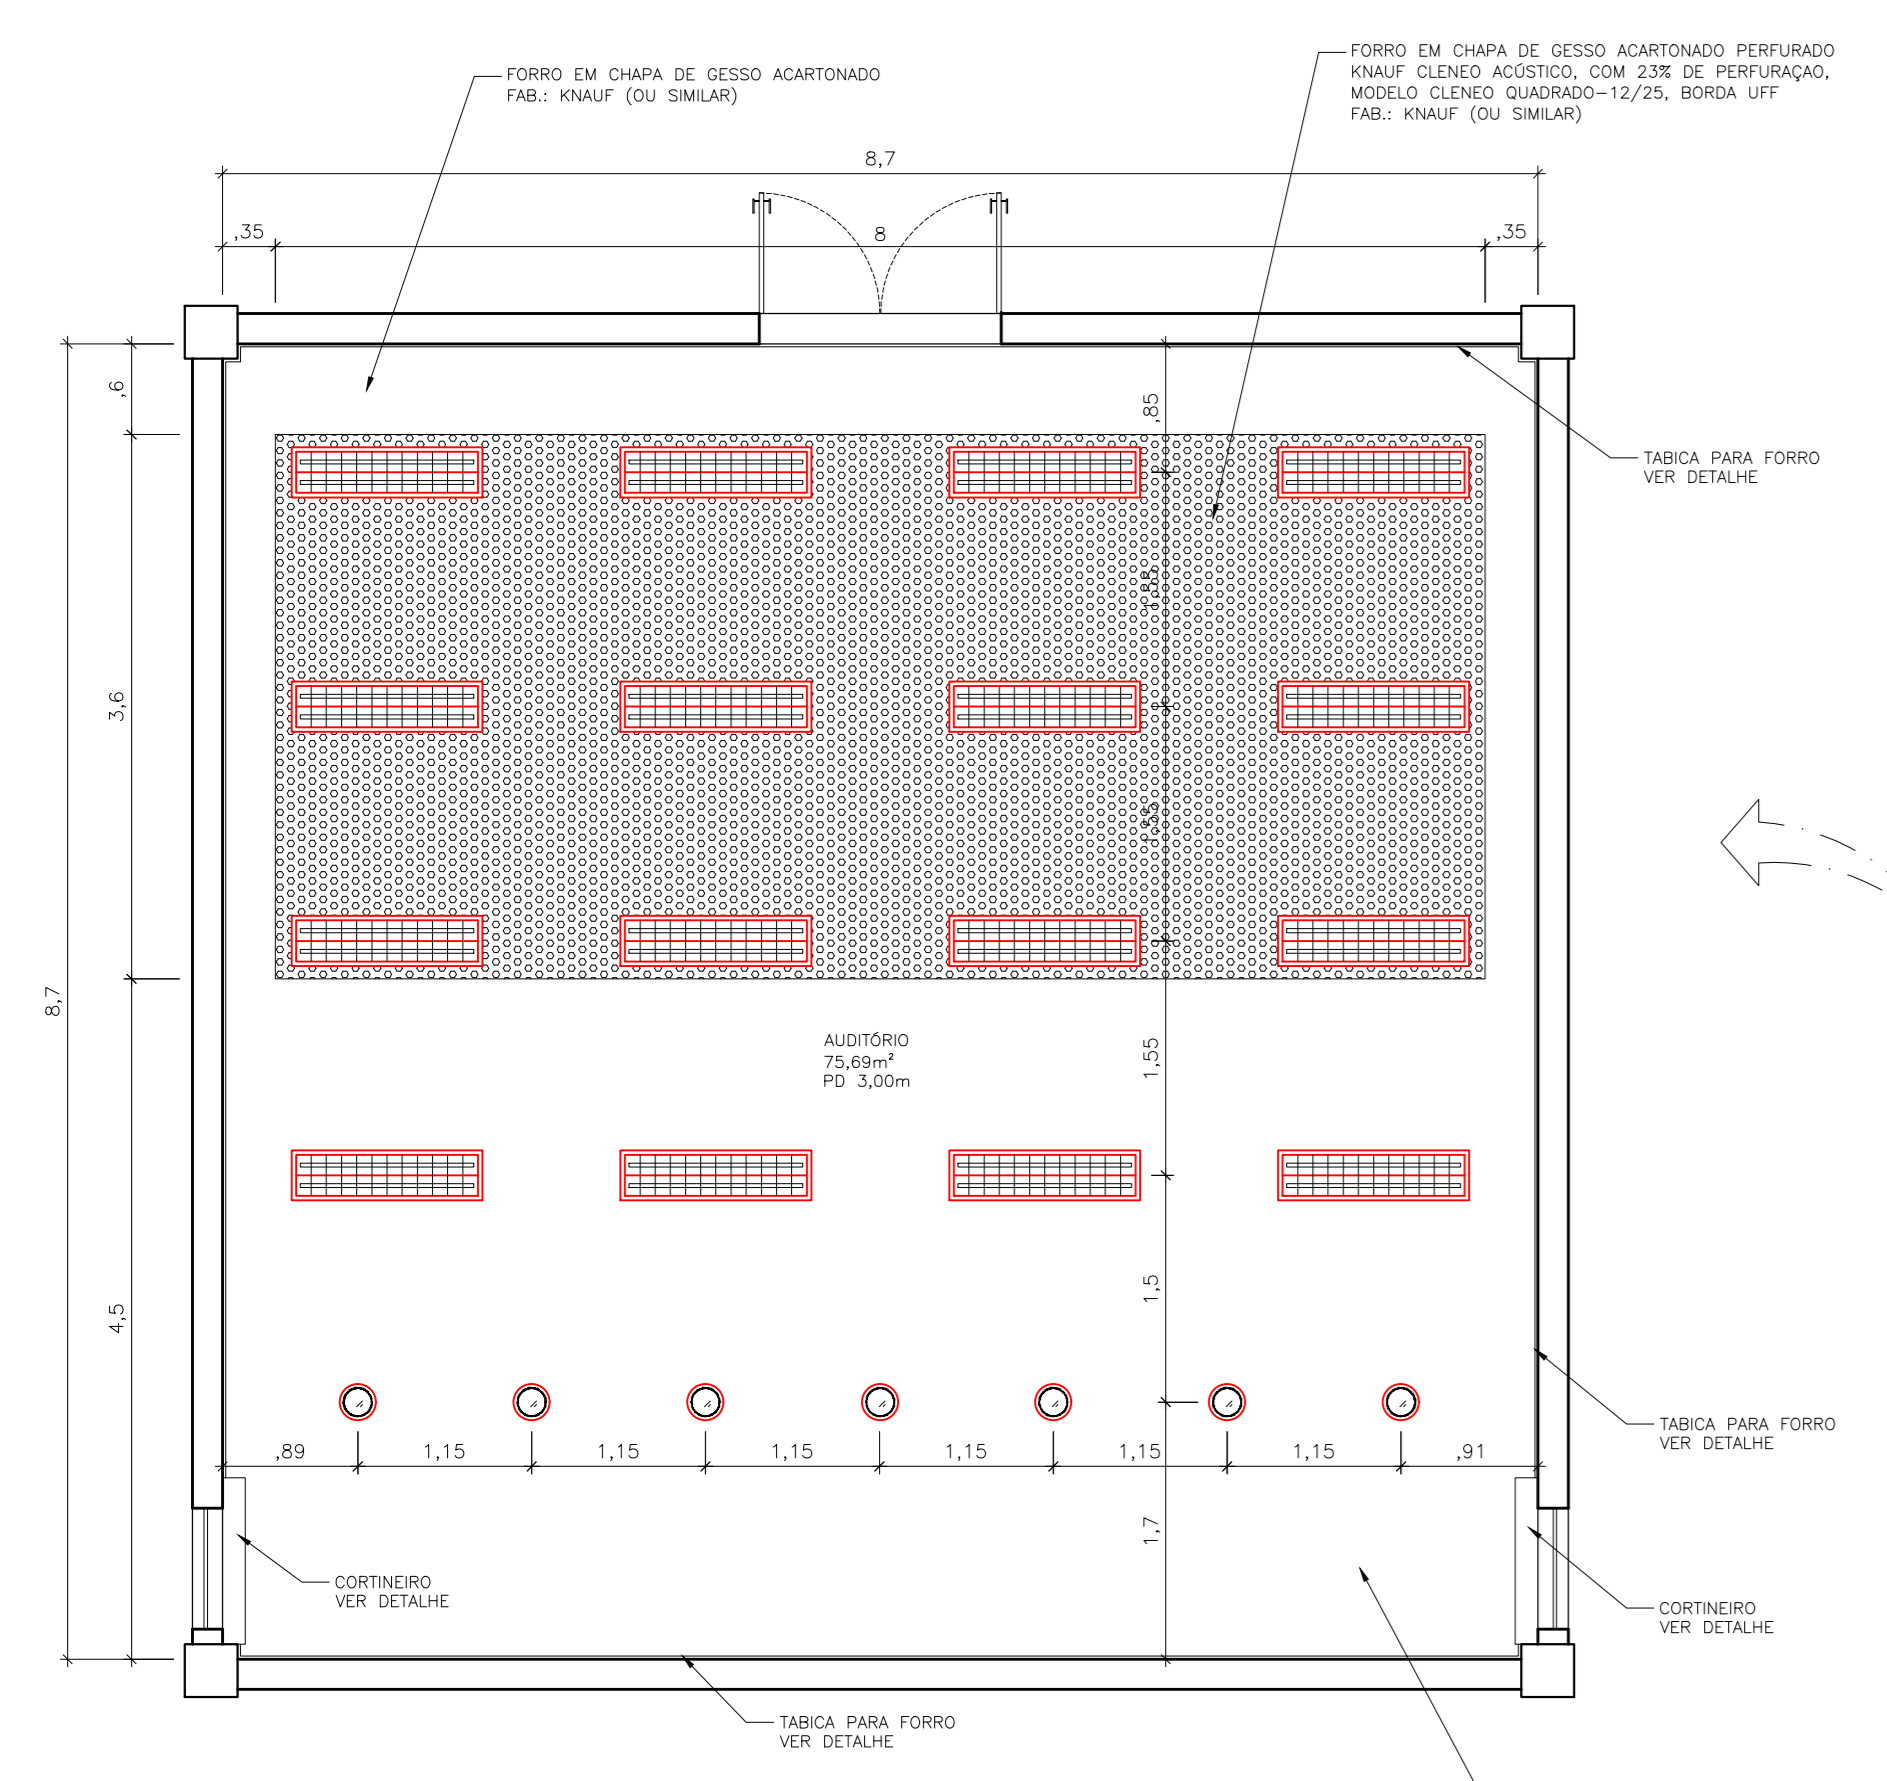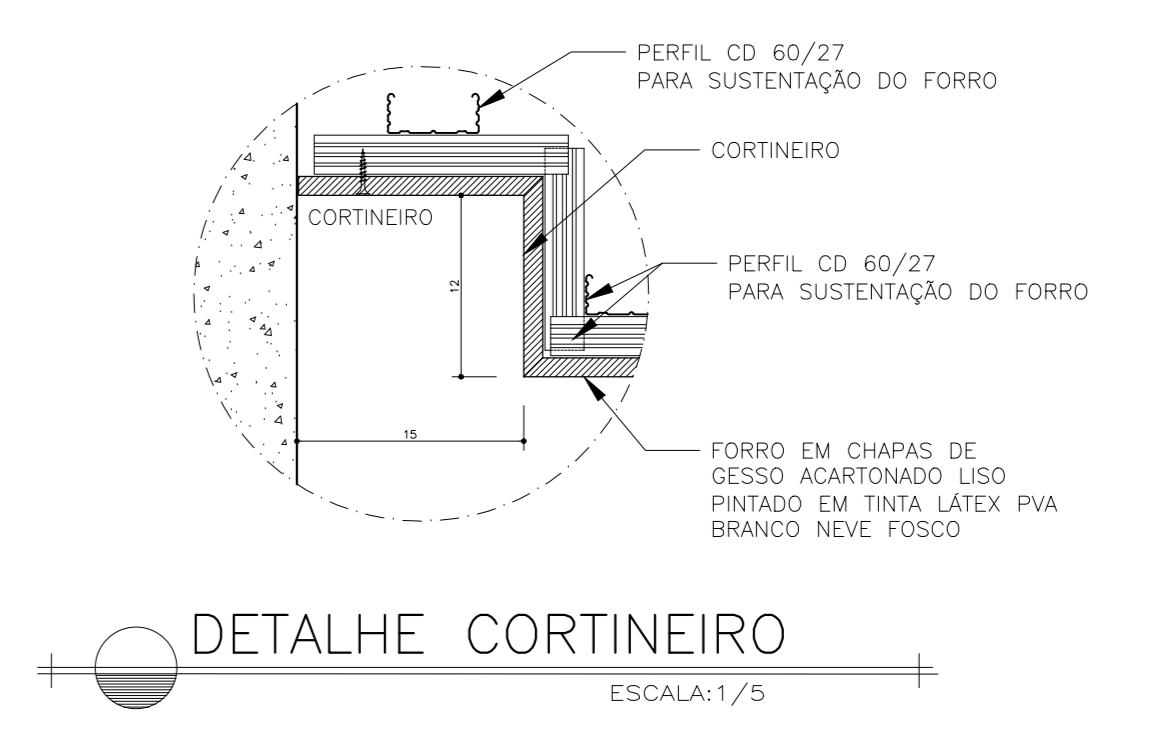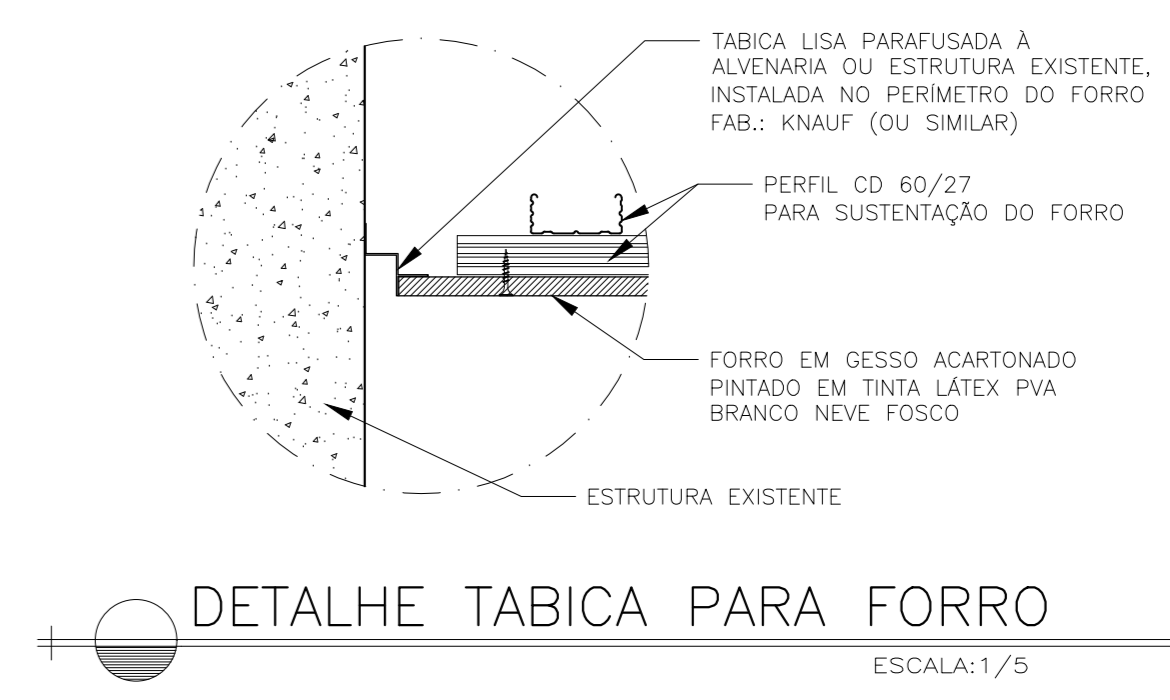

UFES
UNIVERSIDADE FEDERAL DO ESPÍRITO SANTO
PREFEITURA UNIVERSITÁRIA

REITOR: EUSTAQUIO VINÍCIUS RIBEIRO DE CASTRO
PROFESSOR: ALESSANDRO MATTEDI
RECEBEU: GOABEIRAS
CAMPUS: CENTRO TECNOLÓGICO
CT 3 - ENGENHARIA MECÂNICA
EDIFICAÇÃO: ARQUITETURA - REFORMA
PROJETO: PLANTA BAIXA FORRO - A CONSTRUIR

RESP. PROJETO: RICARDO NACARI MAOLI
RESP. TÉCNICO: []
PROJETISTA: []


ESCALA: 1/100
ÁREA TOTAL: [] m²
DATA: SET/2023
REVISÃO: MAJ/2024
DESENHISTA: []

03/13



PLANTA BAIXA PRIMEIRO PAVTO, ESCALA: 1/100

- LEGENDA:
- REMOVER VENEZIANA, FECHAR VÃO COM ALVENARIA
 - REMOVER VENEZIANA E VEDAÇÃO DE MADEIRA, FECHAR VÃO COM ALVENARIA
 - FAZER ACABAMENTO NA ÁREA DA VENEZIANA FECHADA COM ALVENARIA
 - REMOVER BLOCOS DE GESSO, FECHAR VÃO COM ALVENARIA

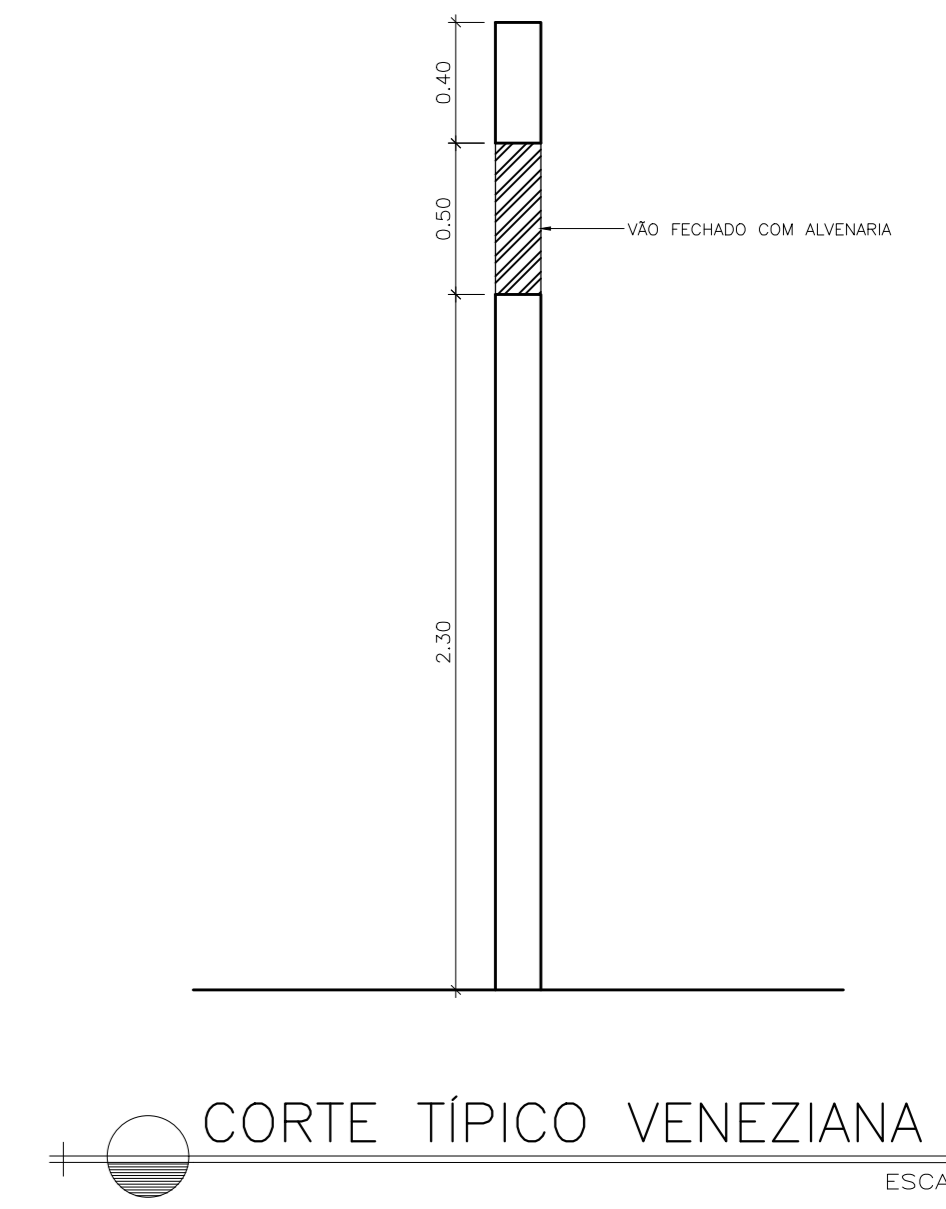

UFES
UNIVERSIDADE FEDERAL DO ESPÍRITO SANTO
PREFEITURA UNIVERSITÁRIA

RETOR: EUSTAQUIO VINÍCIUS RIBEIRO DE CASTRO
PROFESSOR: ALESSANDRO MATTEDI

RECEITE: _____
CAMPUS: GOIABEIRAS
CENTRO: CENTRO TECNOLÓGICO
EDIFICAÇÃO: CT 3 - ENGENHARIA MECÂNICA
PROJETO: ARQUITETURA - REFORMA


TÍTULO: PLANTA BAIXA VENEZIANAS

RESP. PROJETO: RICARDO NACARI MAIOLI
CROA: A40020-3
DATA: SET/2023


REVISOR: MAI/2024

ESCALA: 1/100

04/13

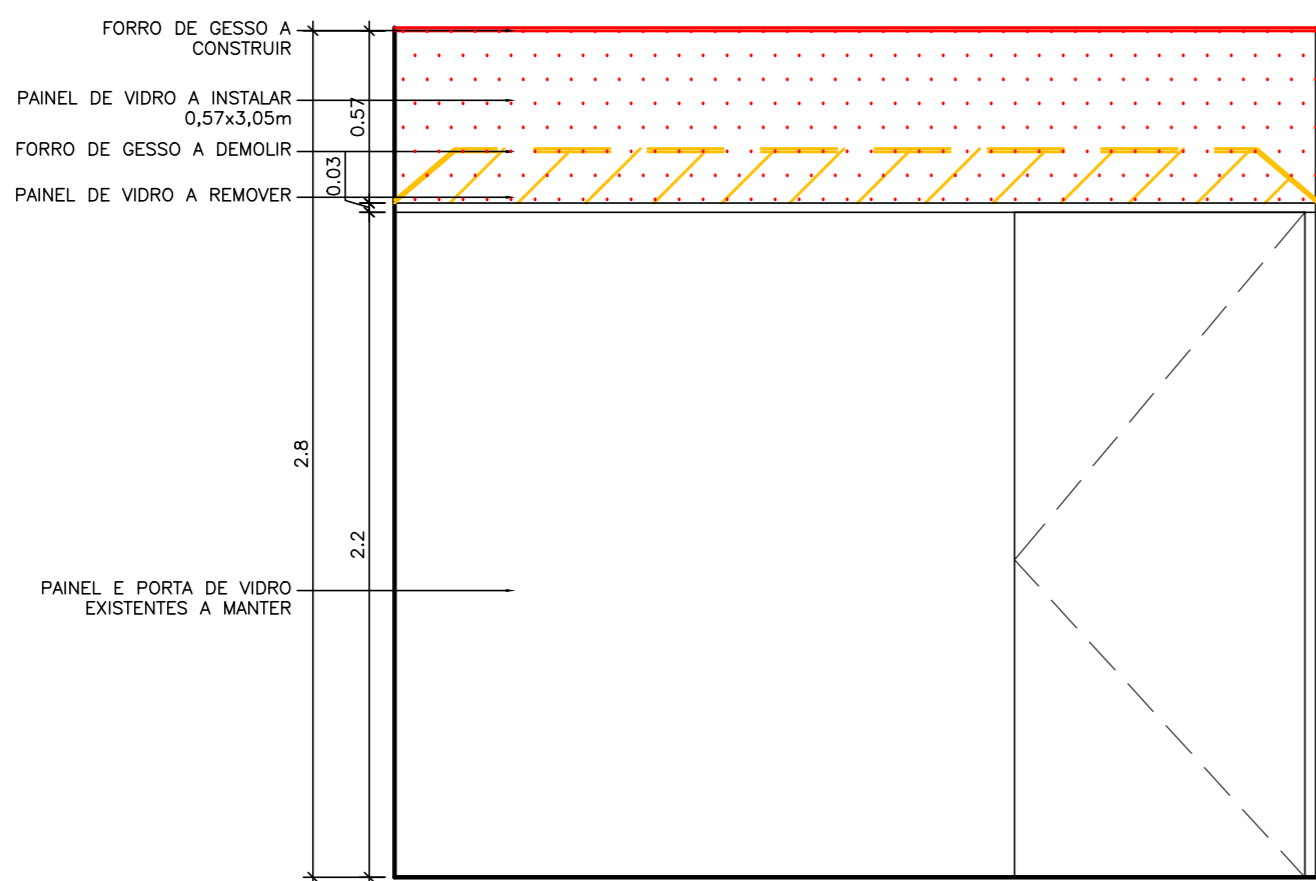

VISTA 1
ESCALA 1:25

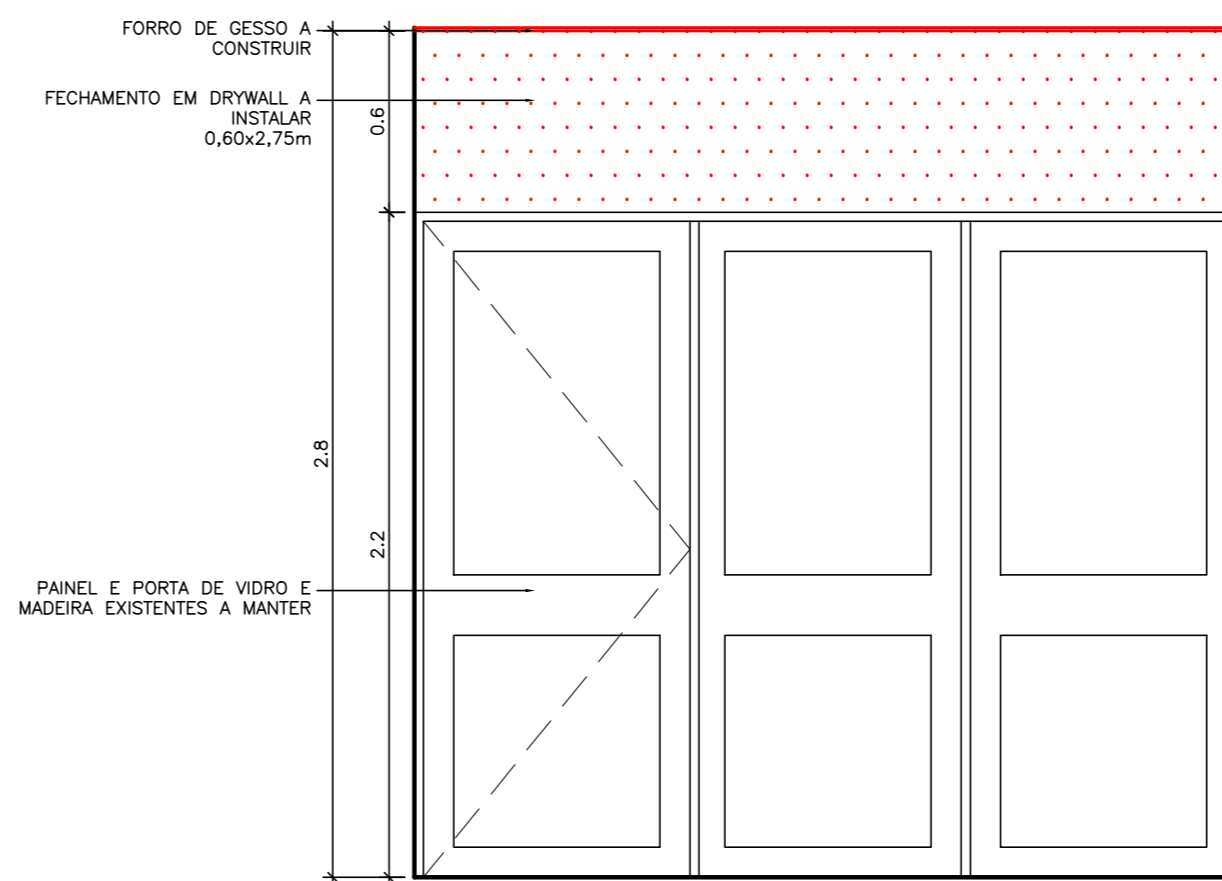


VISTA 2
ESCALA 1:25

UFES


UNIVERSIDADE FEDERAL DO ESPIRITO SANTO
SUPERINTENDÊNCIA DE INFRAESTRUTURA

REITOR:	EUSTÁQUIO VINICIUS RIBEIRO DE CASTRO			
SUPERINT.:	ALESSANDRO MATTEDI			
PROJETO:	GOIABEIRAS			
CAMPUS:	CENTRO TECNOLÓGICO			
EDIFICACAO:	CT 3			
TIPO:	REFORMA			
TITULO:	VISTAS			
RESP. PROJETO:	CREA/CAU:	PRANCHA:		
RICARDO NACARI MAIOLI	A40020-3	05/13		
RESP. TECNICO:	CREA/CAU:			
PROJETISTA:				
ESCALA:	AREA TOTAL:	DATA:	REVISAO:	DESENHISTA:
1/25	M ²	SET/2023	MAI/2024	

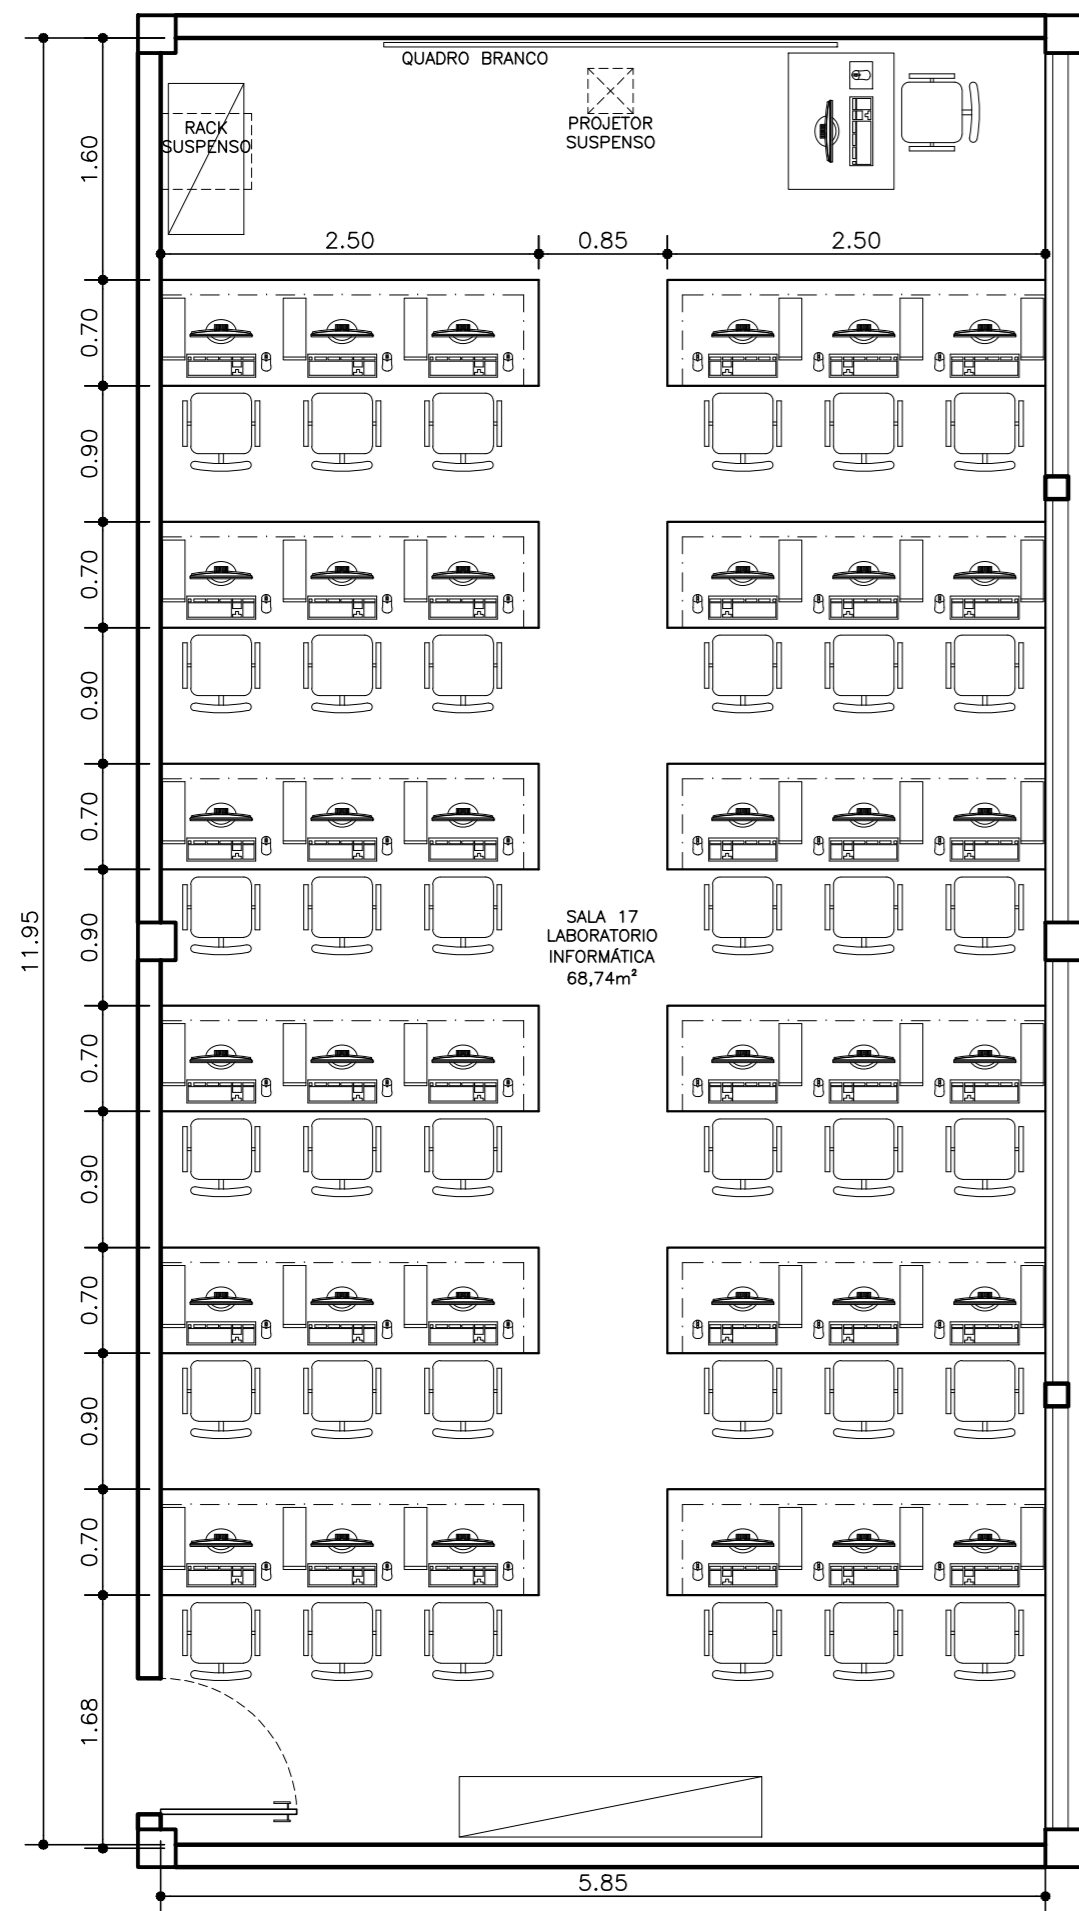


PLANTA BAIXA - LAYOUT

ESCALA: 1/50

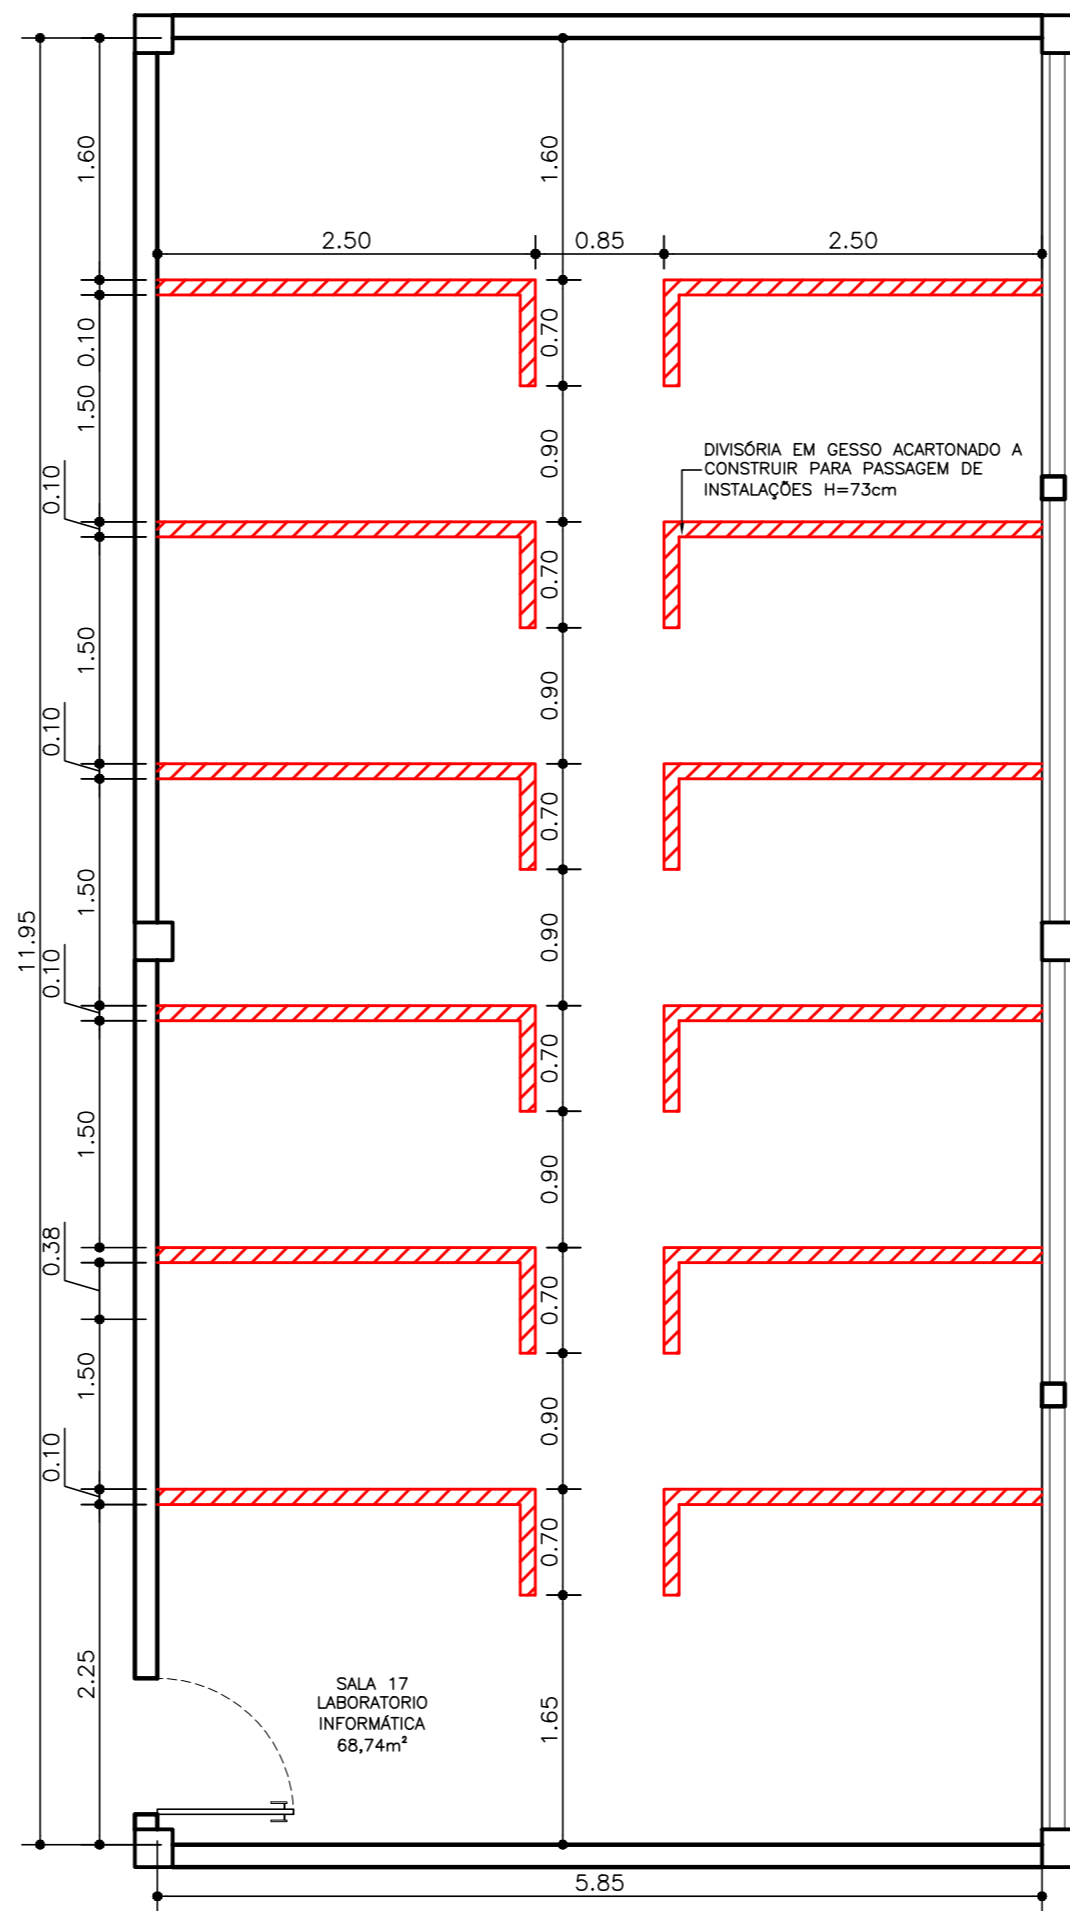


PLANTA BAIXA - A CONSTRUIR

ESCALA: 1/50

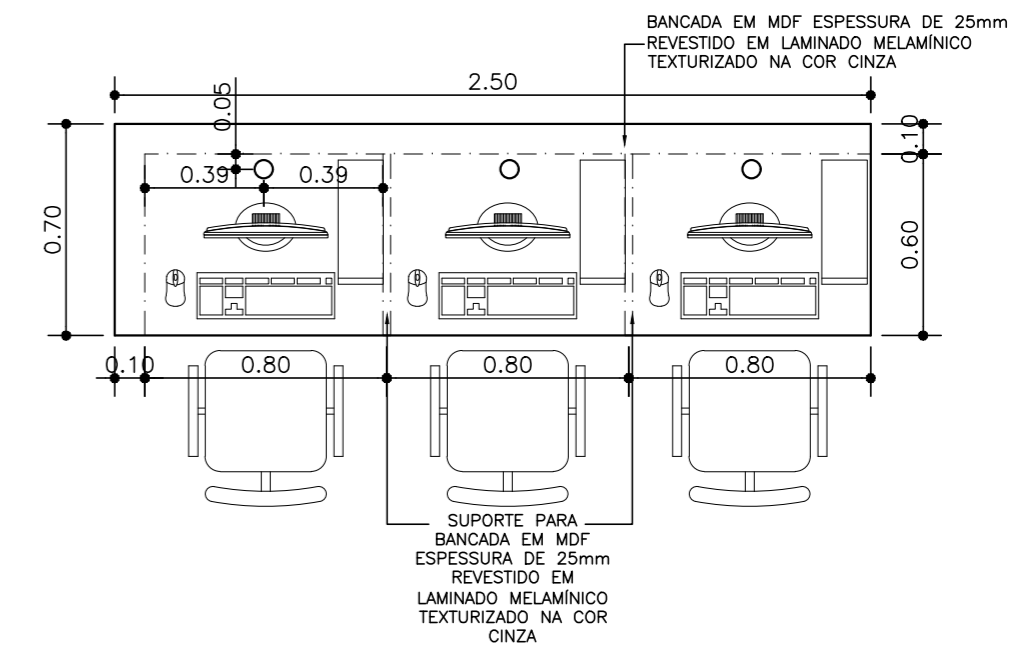


DET. BANCADA - PLANTA BAIXA

ESCALA: 1/25

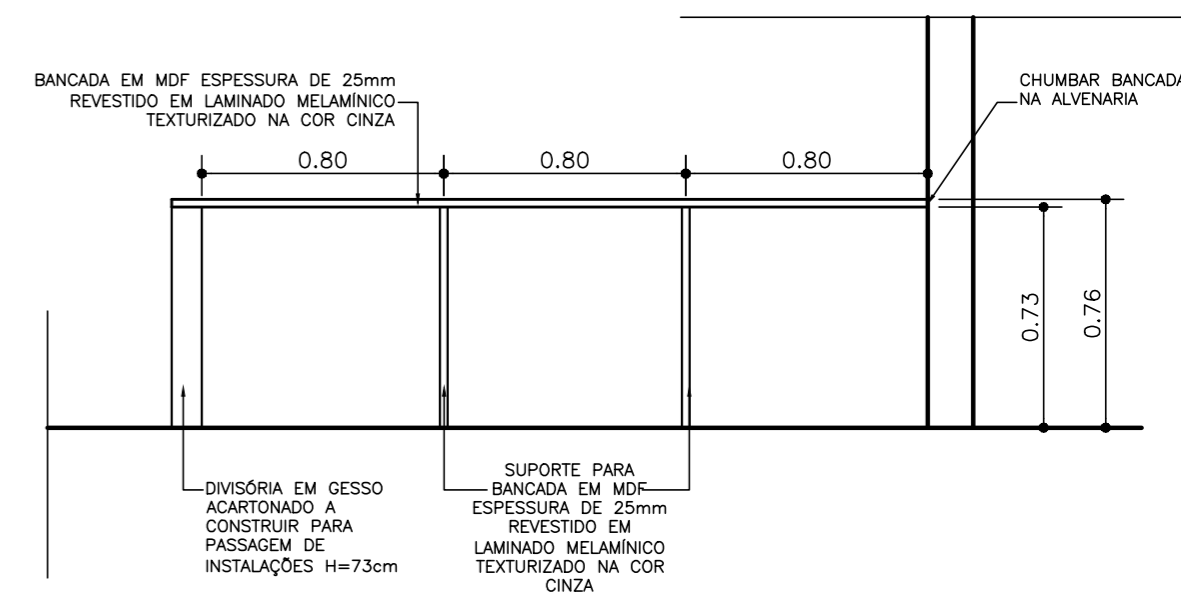

DET. BANCADA - VISTA

ESCALA: 1/25

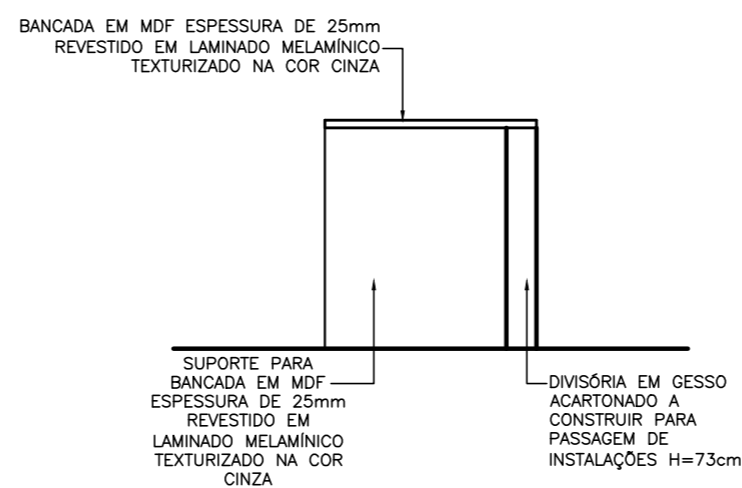

DET. BANCADA - CORTE


ESCALA: 1/25

UFES
UNIVERSIDADE FEDERAL DO ESPÍRITO SANTO
SUPERINTENDÊNCIA DE INFRAESTRUTURA

REITOR: EUSTÁQUIO VINÍCIUS RIBEIRO DE CASTRO
SUPERINT.: ALESSANDRO MATTEDI
PROJETO: GOIABEIRAS
CAMPUS: CENTRO TECNOLÓGICO
EDIFICAÇÃO: CT 3
TIPO: REFORMA
TÍTULO: DETALHAMENTO LABORATÓRIO DE INFORMÁTICA


RESP. PROJETO:	RICARDO NACARI MAIOLI	CREA/CAU:	A40020-3	PRANCHA:	06/13
RESP. TÉCNICO:		CREA/CAU:			
PROJETISTA:					
ESCALA:	1/50	ÁREA TOTAL:	M ²	DATA:	SET/2023
				REVISÃO:	MAI/2024
				DESENHISTA:	



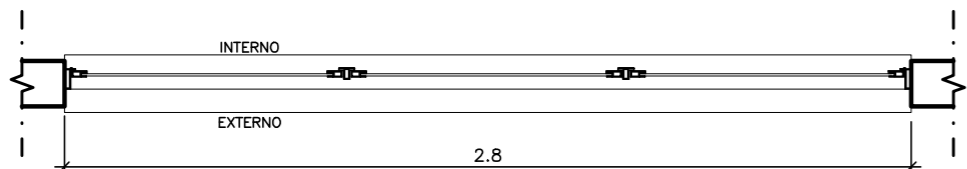


PLANTA BAIXA - J1

ESC.: 1/25

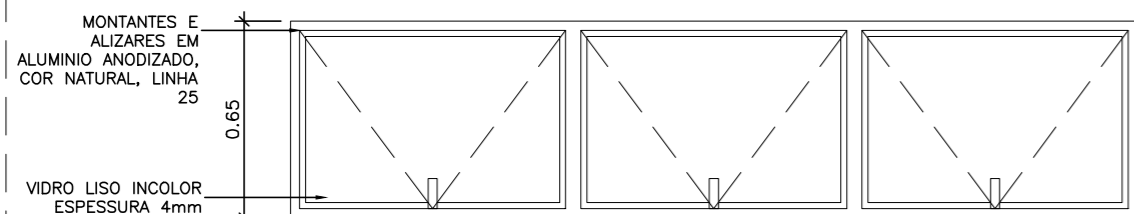


VISTA - J1

ESC.: 1/25

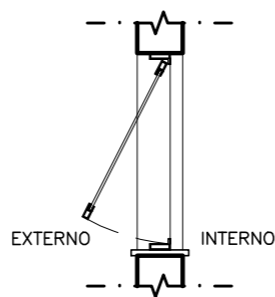


CORTE - J1

ESC.: 1/25

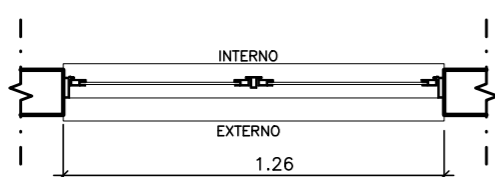


PLANTA BAIXA - J2

ESC.: 1/25

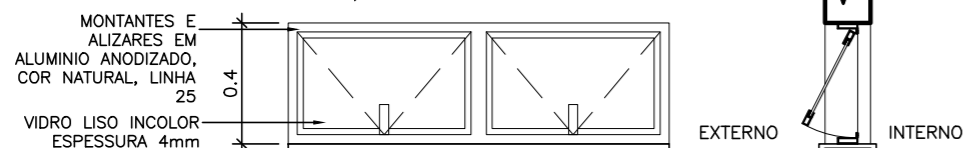


VISTA - J2

ESC.: 1/25

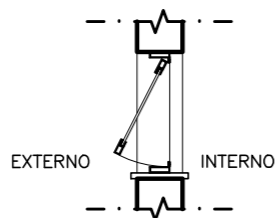


CORTE - J2

ESC.: 1/25

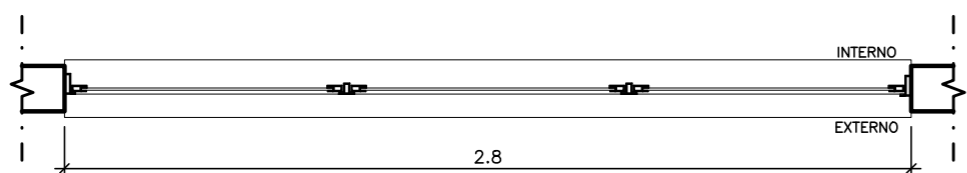


PLANTA BAIXA 01 - J3

ESC.: 1/25

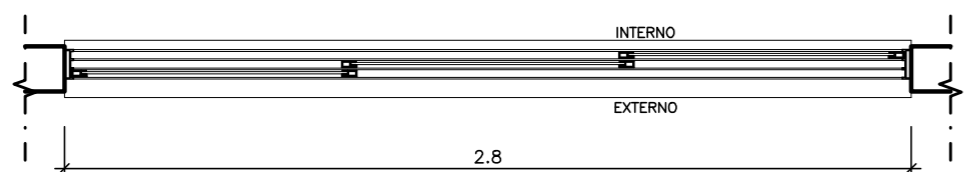


PLANTA BAIXA 02 - J3

ESC.: 1/25

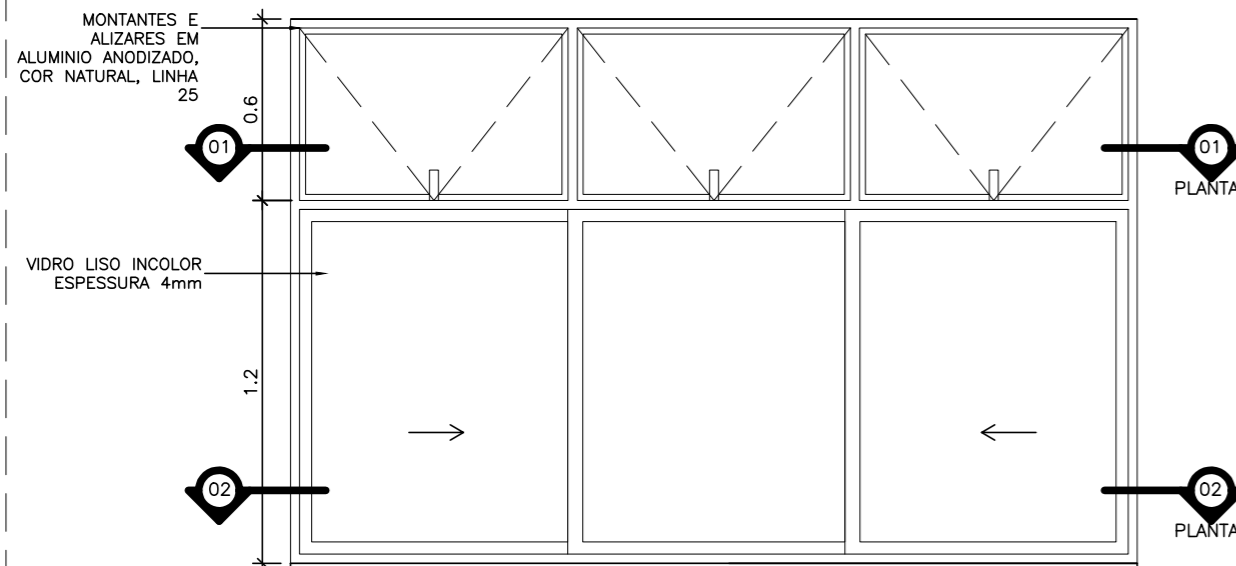


VISTA - J3

ESC.: 1/25

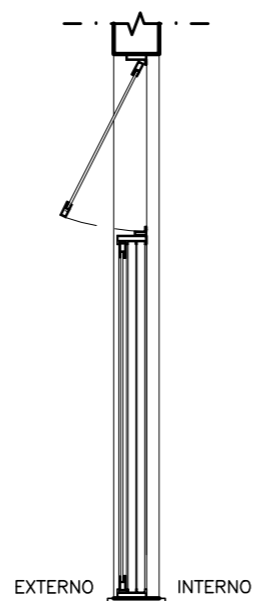


CORTE - J3

ESC.: 1/25

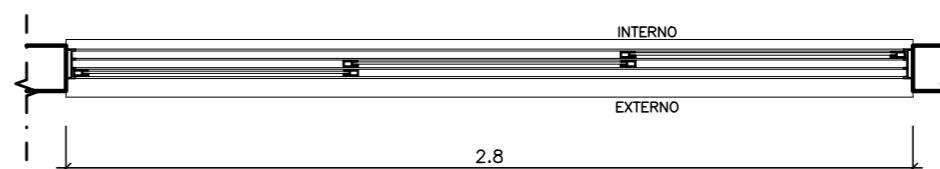


PLANTA BAIXA J4

ESC.: 1/25

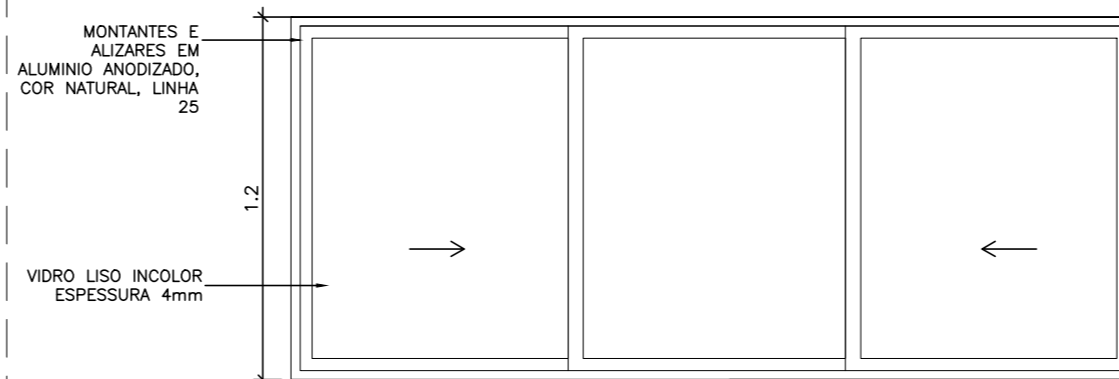


VISTA - J4

ESC.: 1/25

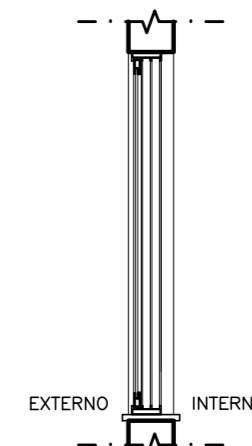

CORTE - J4

ESC.: 1/25

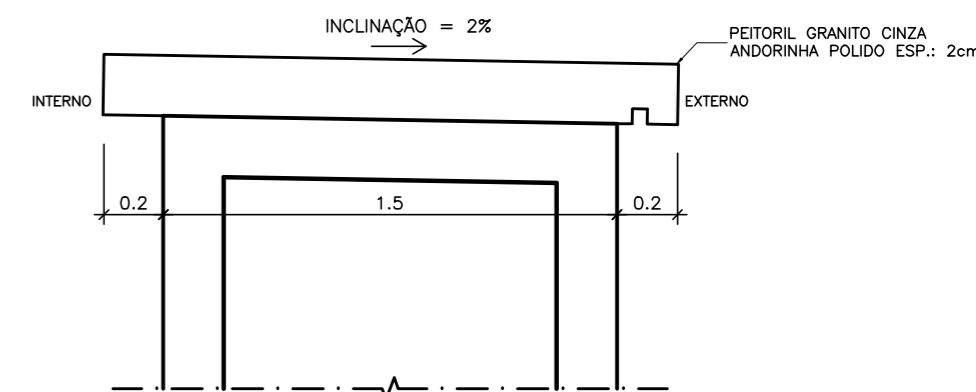

DETALHE PEITORIL


ESC.: 1/2.5

UFES


UNIVERSIDADE FEDERAL DO ESPIRITO SANTO
SUPERINTENDÊNCIA DE INFRAESTRUTURA

REITOR:	EUSTÁQUIO VINÍCIUS RIBEIRO DE CASTRO		
SUPERINT.:	ALESSANDRO MATTEDI		
PROJETO:	GOIABEIRAS		
CAMPUS:	CENTRO TECNOLÓGICO		
EDIFICAÇÃO:	CT 3		
TIPO:	REFORMA		
TÍTULO:	DETALHAMENTO ESQUADRIAS - JANELAS		
RESP. PROJETO:	CREA/CAU:	PRANCHA:	07/13
	RICARDO NACARI MAIOLI	A40020-3	
RESP. TÉCNICO:	CREA/CAU:		
PROJETISTA:			
ESCALA:	ÁREA TOTAL:	DATA:	REVISÃO:
1/25	M ²	SET/2023	MAI/2024
			DESENHISTA:




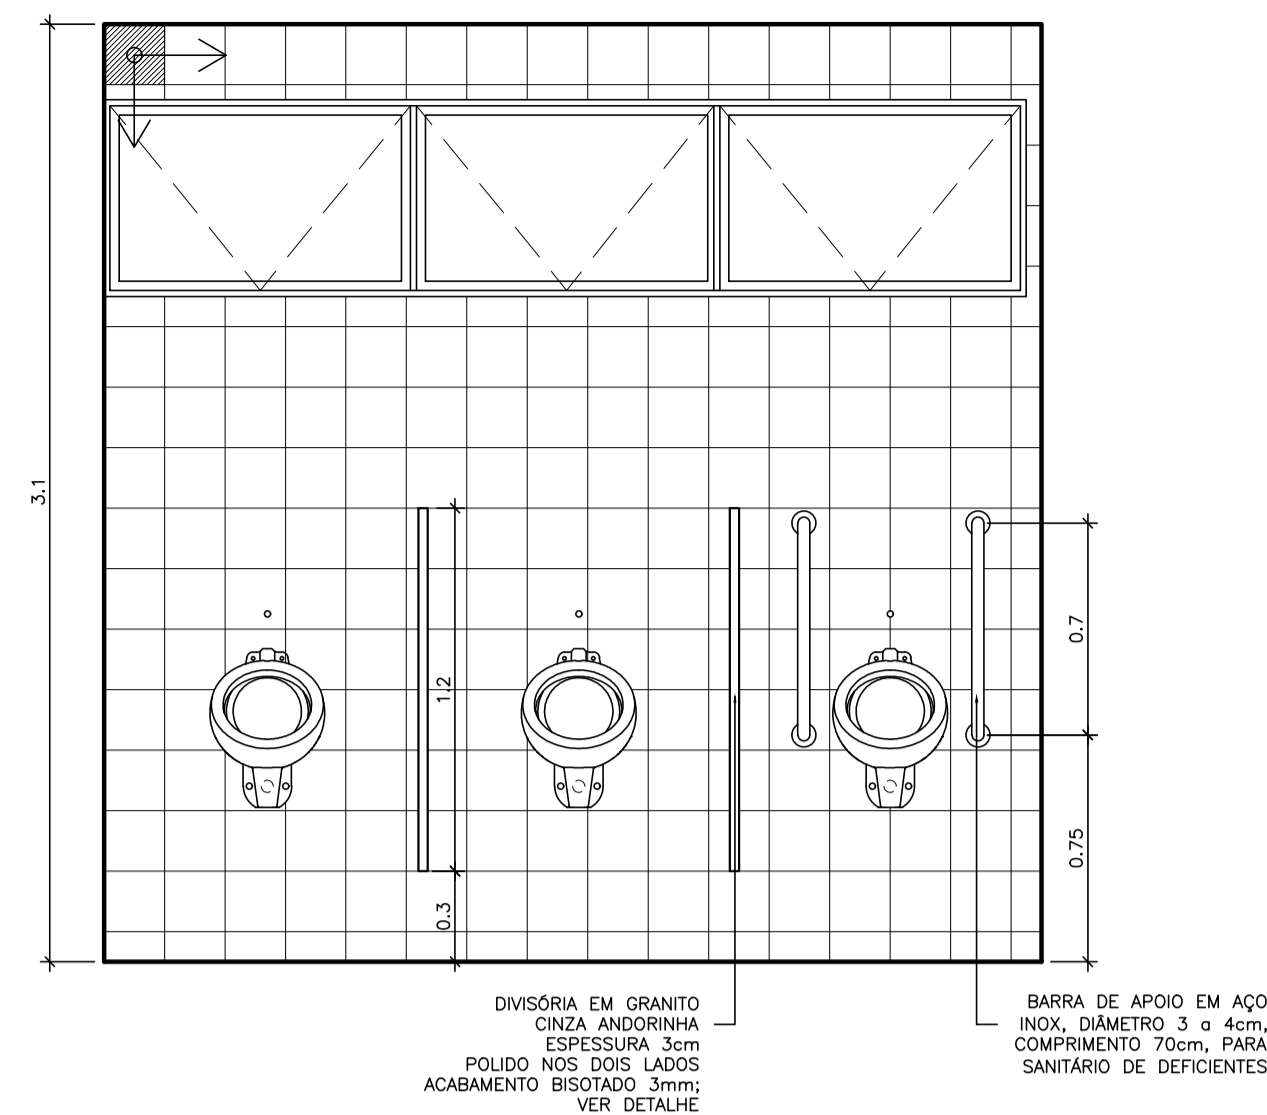


VISTA D
ESCALA 1:25

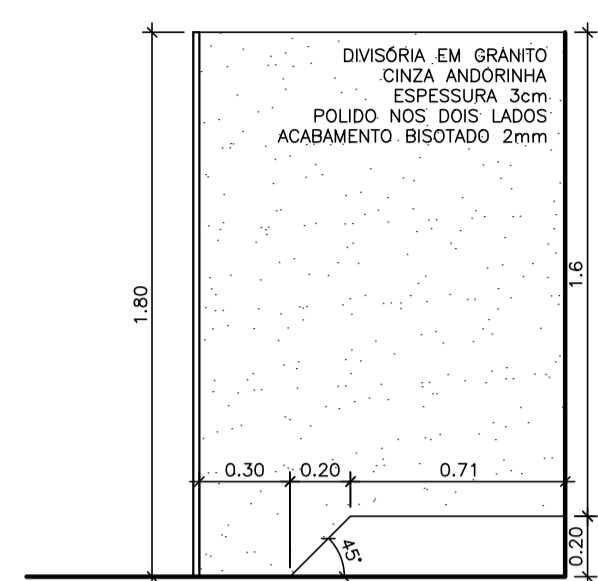


DET. DIVISÓRIA SANITÁRIOS
ESCALA 1:25

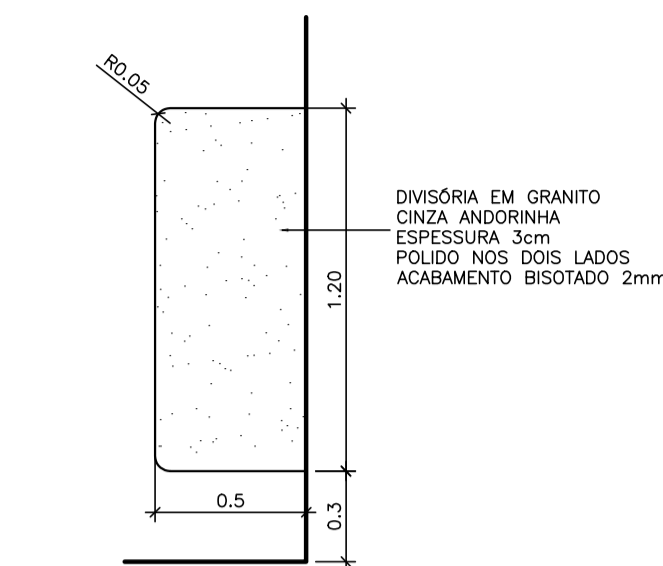


DET. DIVISÓRIA MICTÓRIOS
ESCALA 1:25

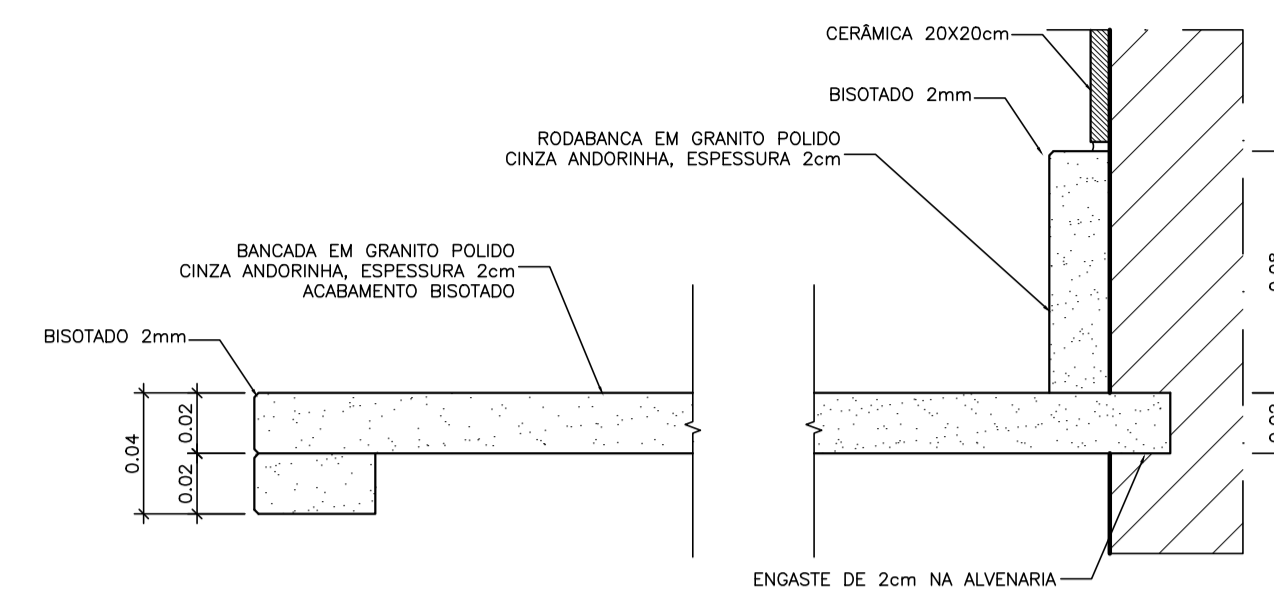


DETALHE BORDA E RODABANCA DA BANCADA
ESCALA 1:2,5

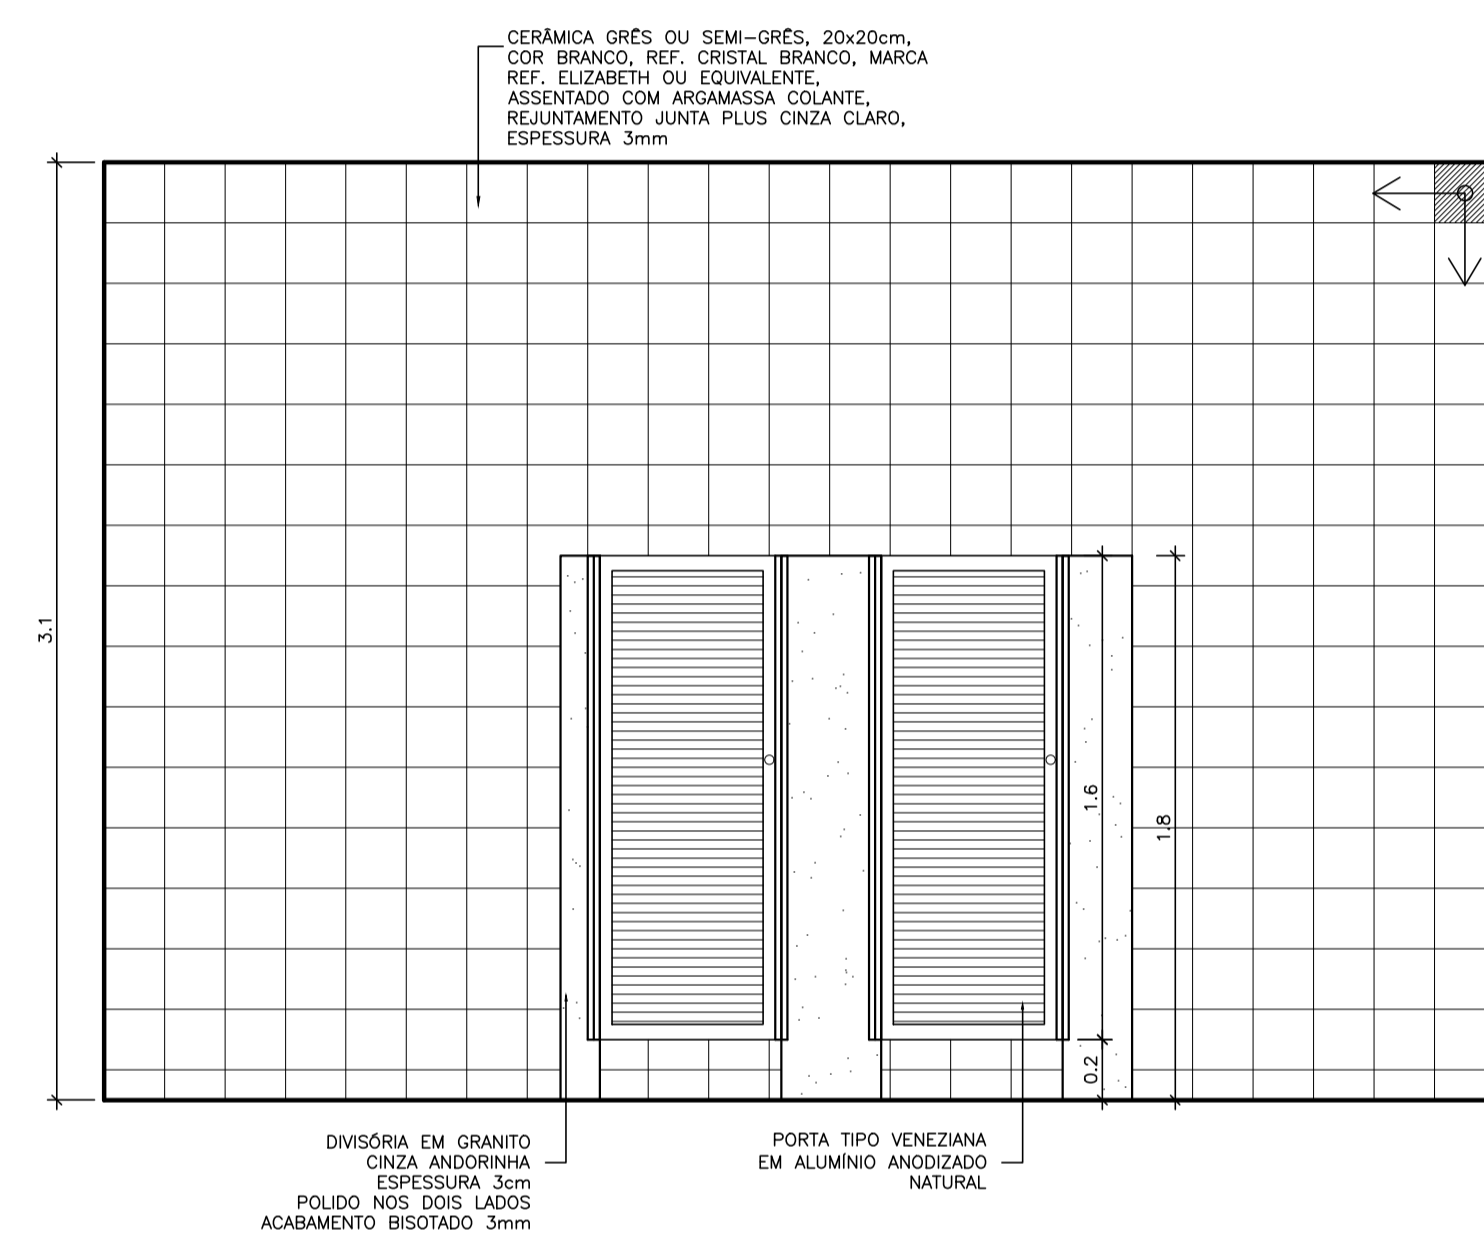


VISTA A
ESCALA 1:25

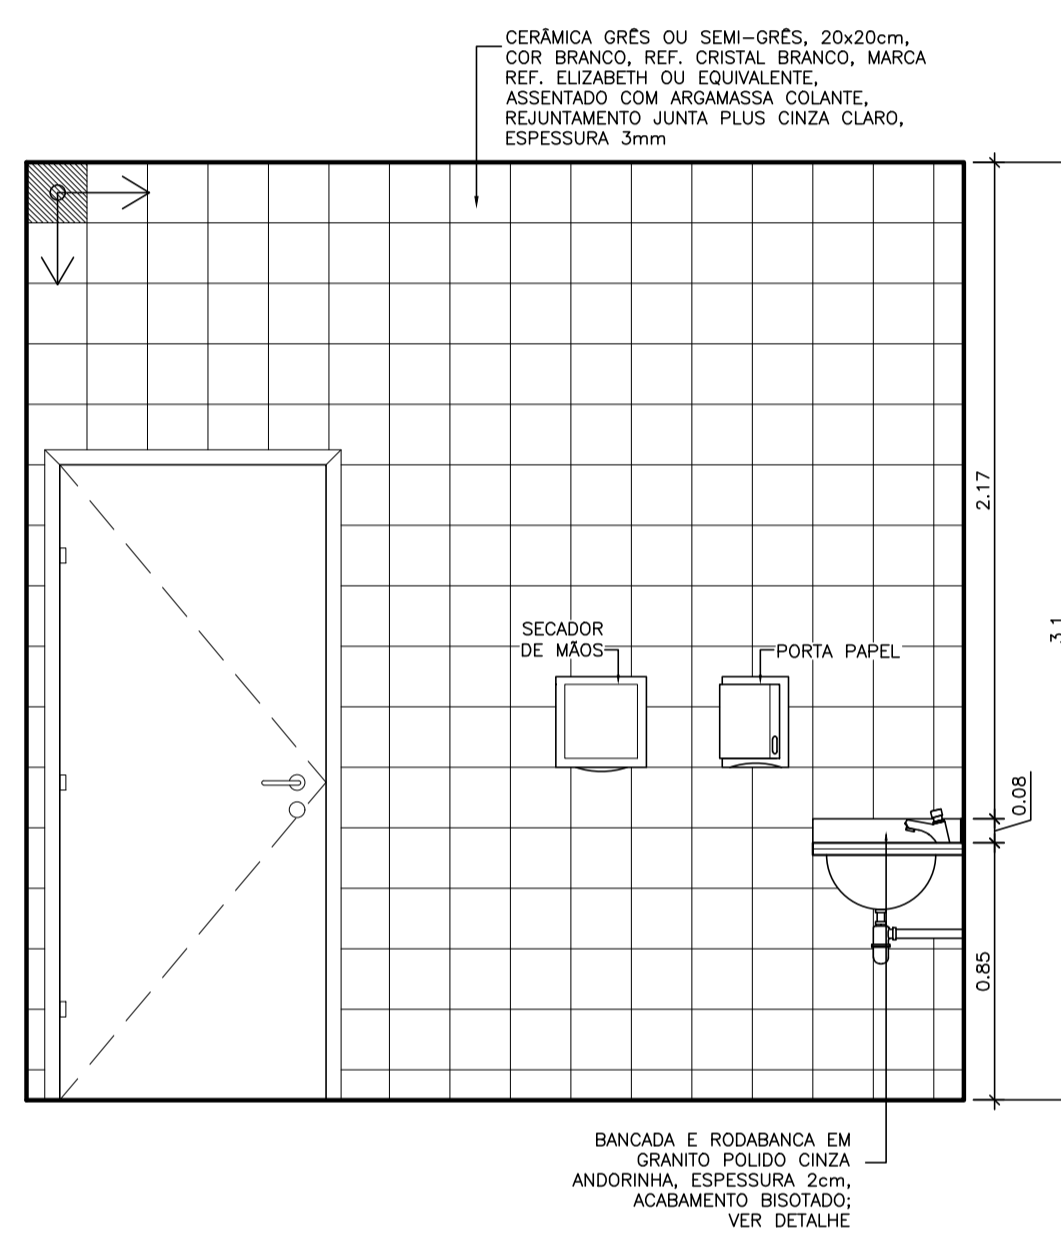


VISTA B
ESCALA 1:25

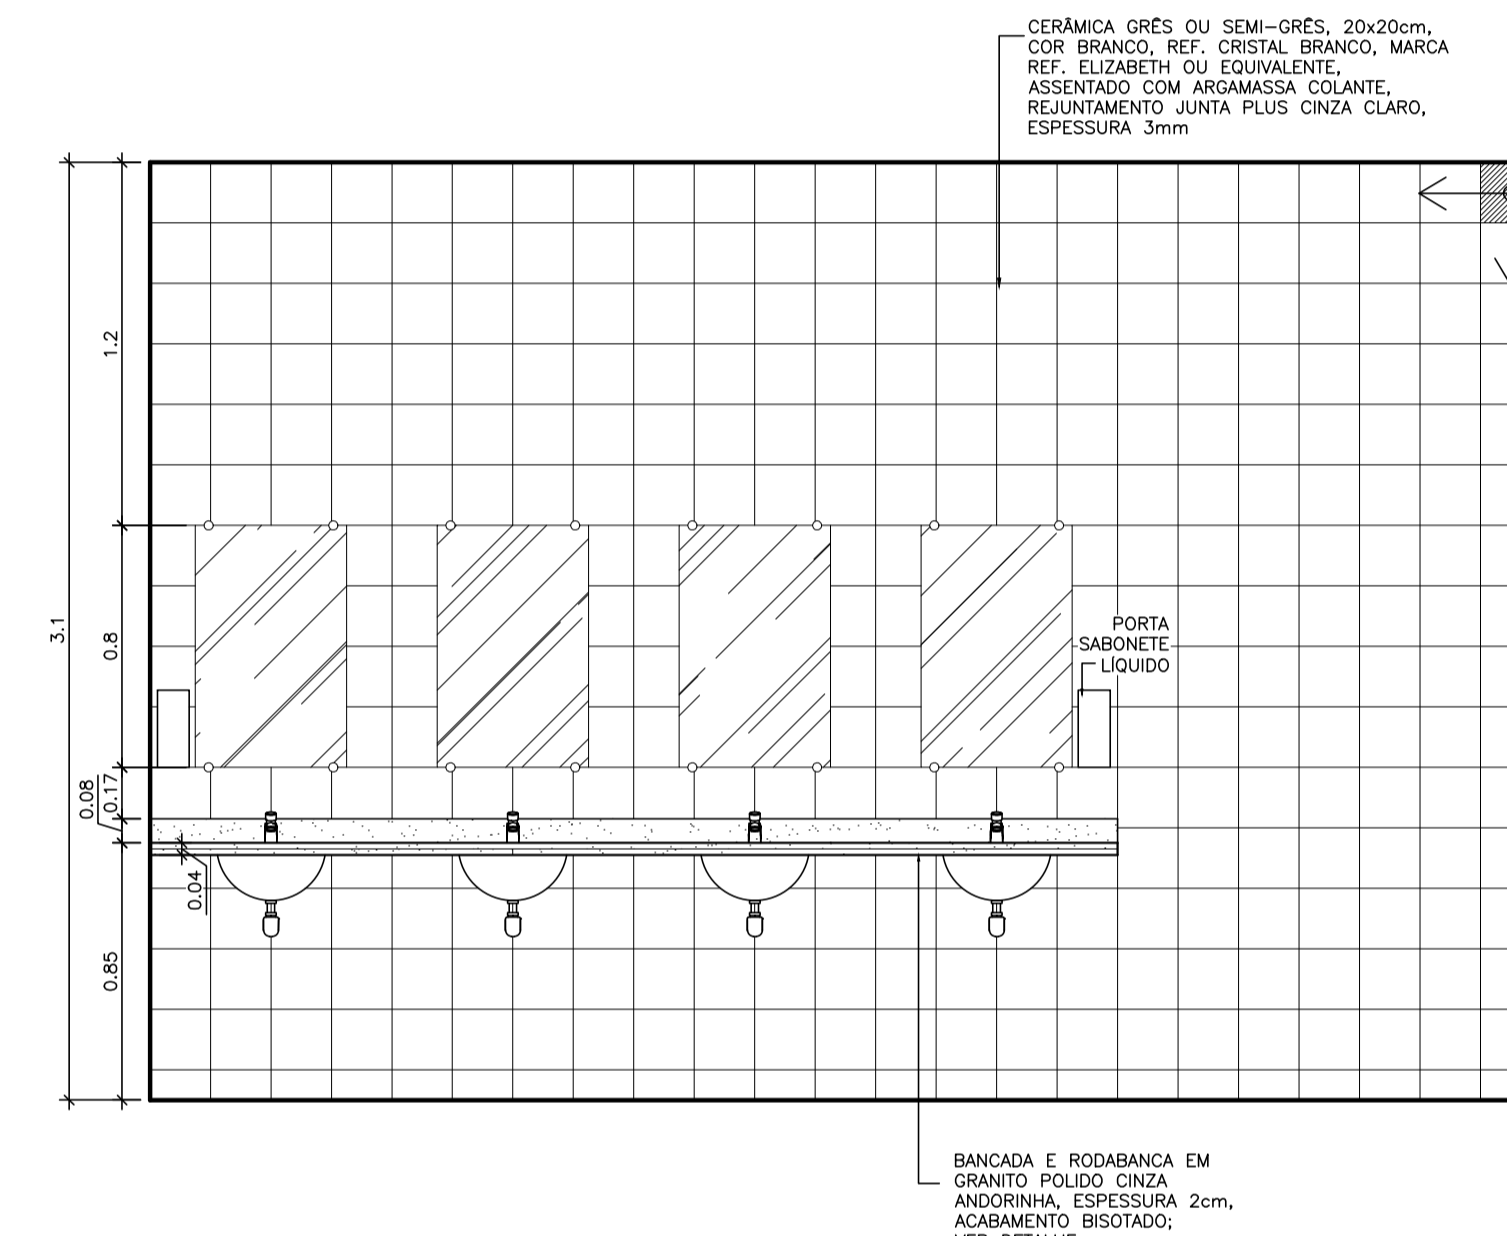

VISTA C
ESCALA 1:25

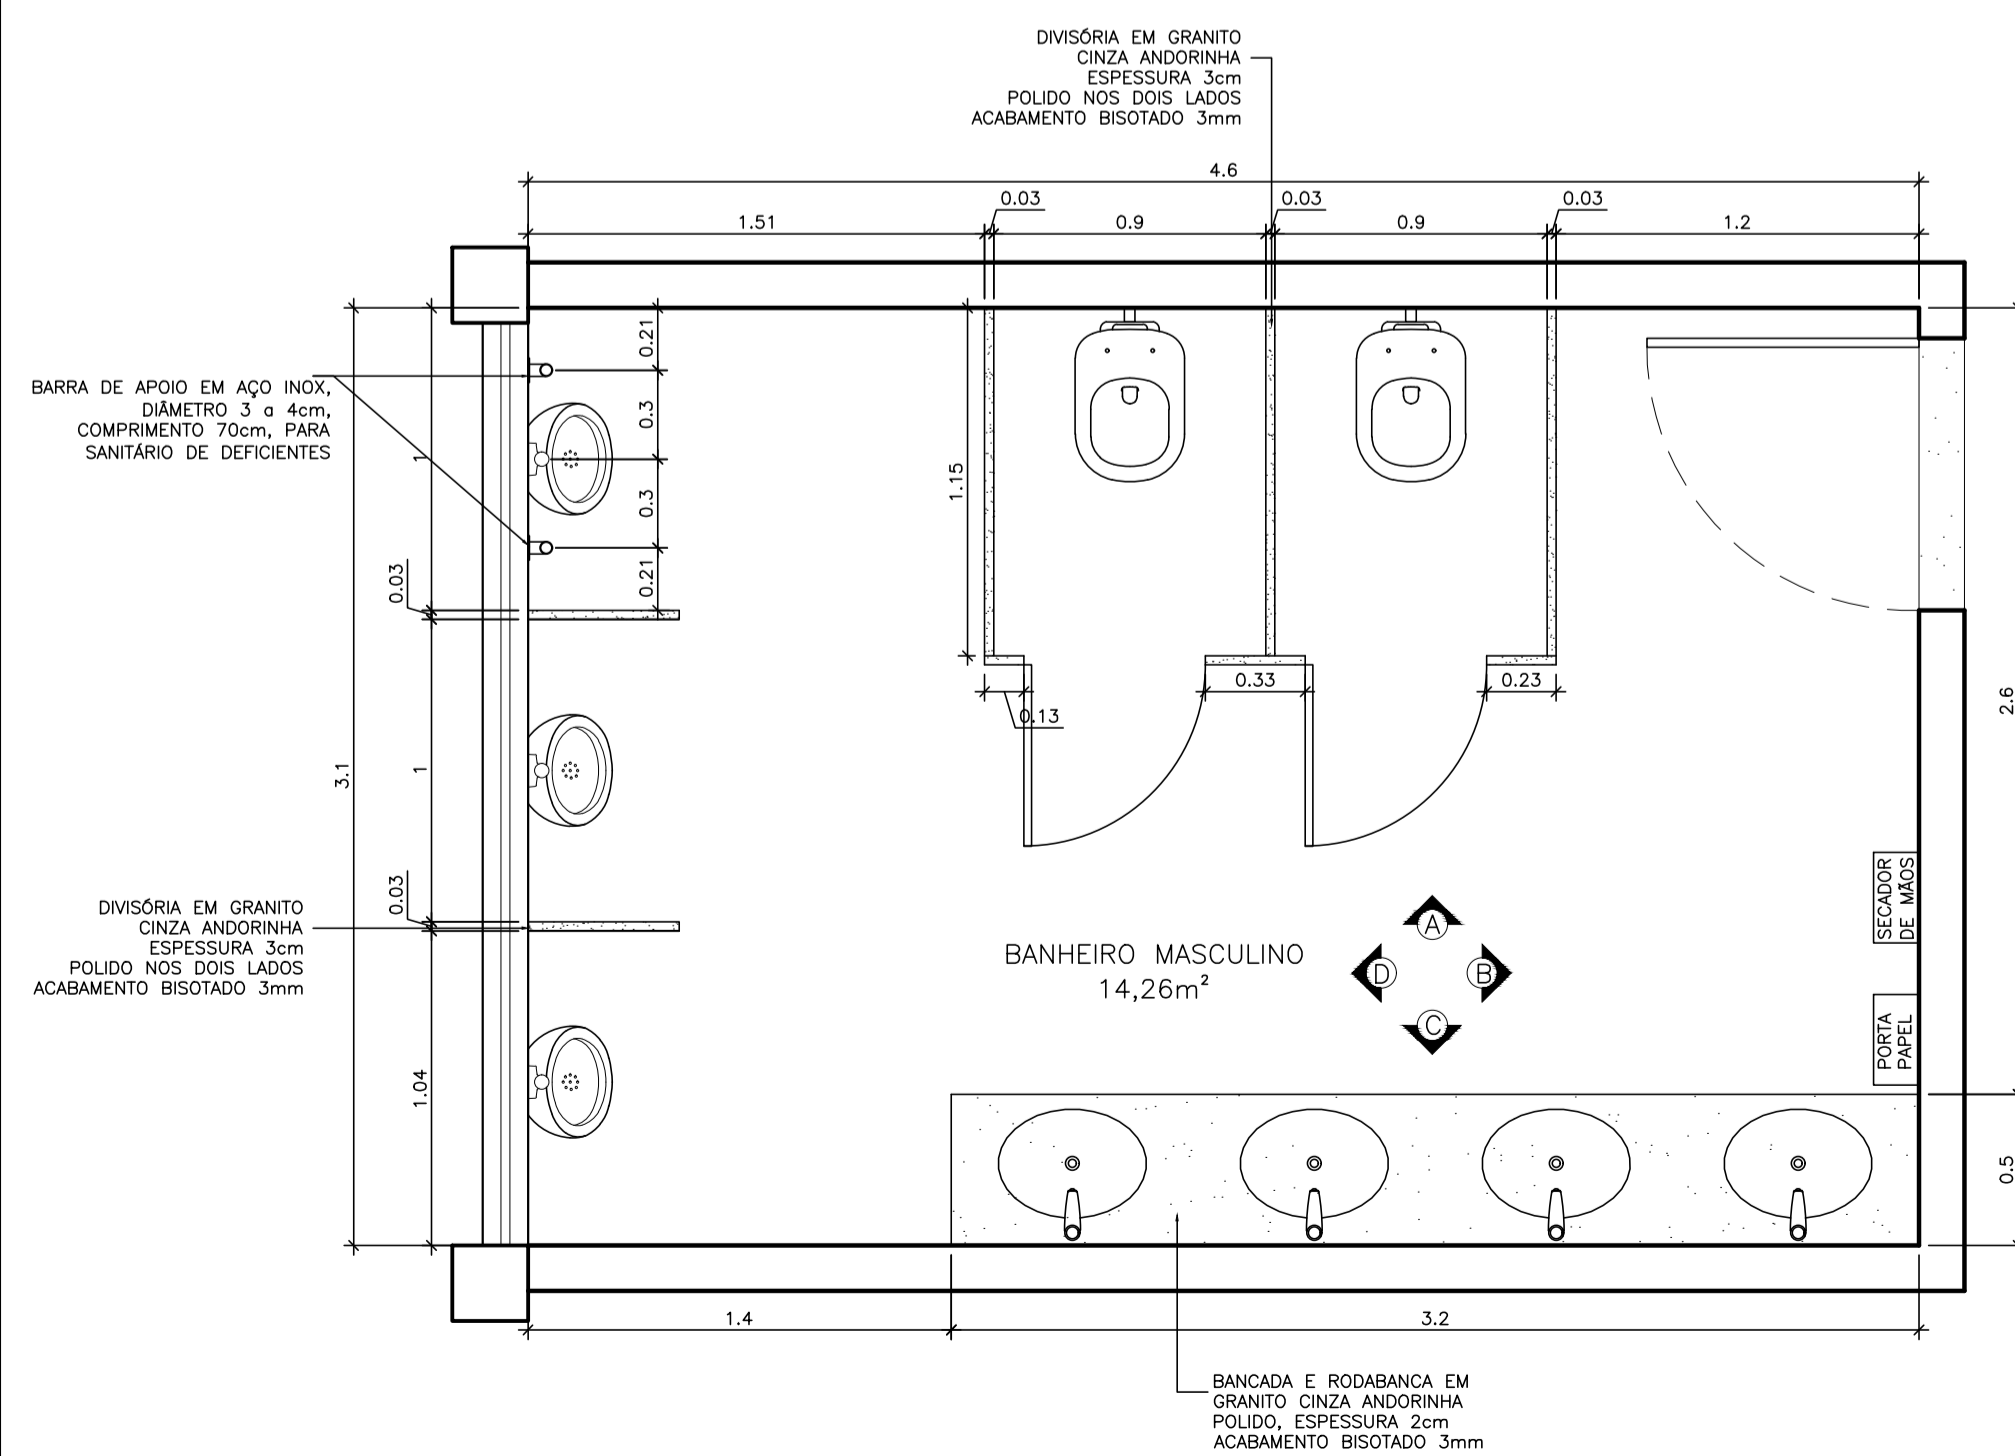

PLANTA BAIXA BANHEIRO MASC.
ESCALA 1:25

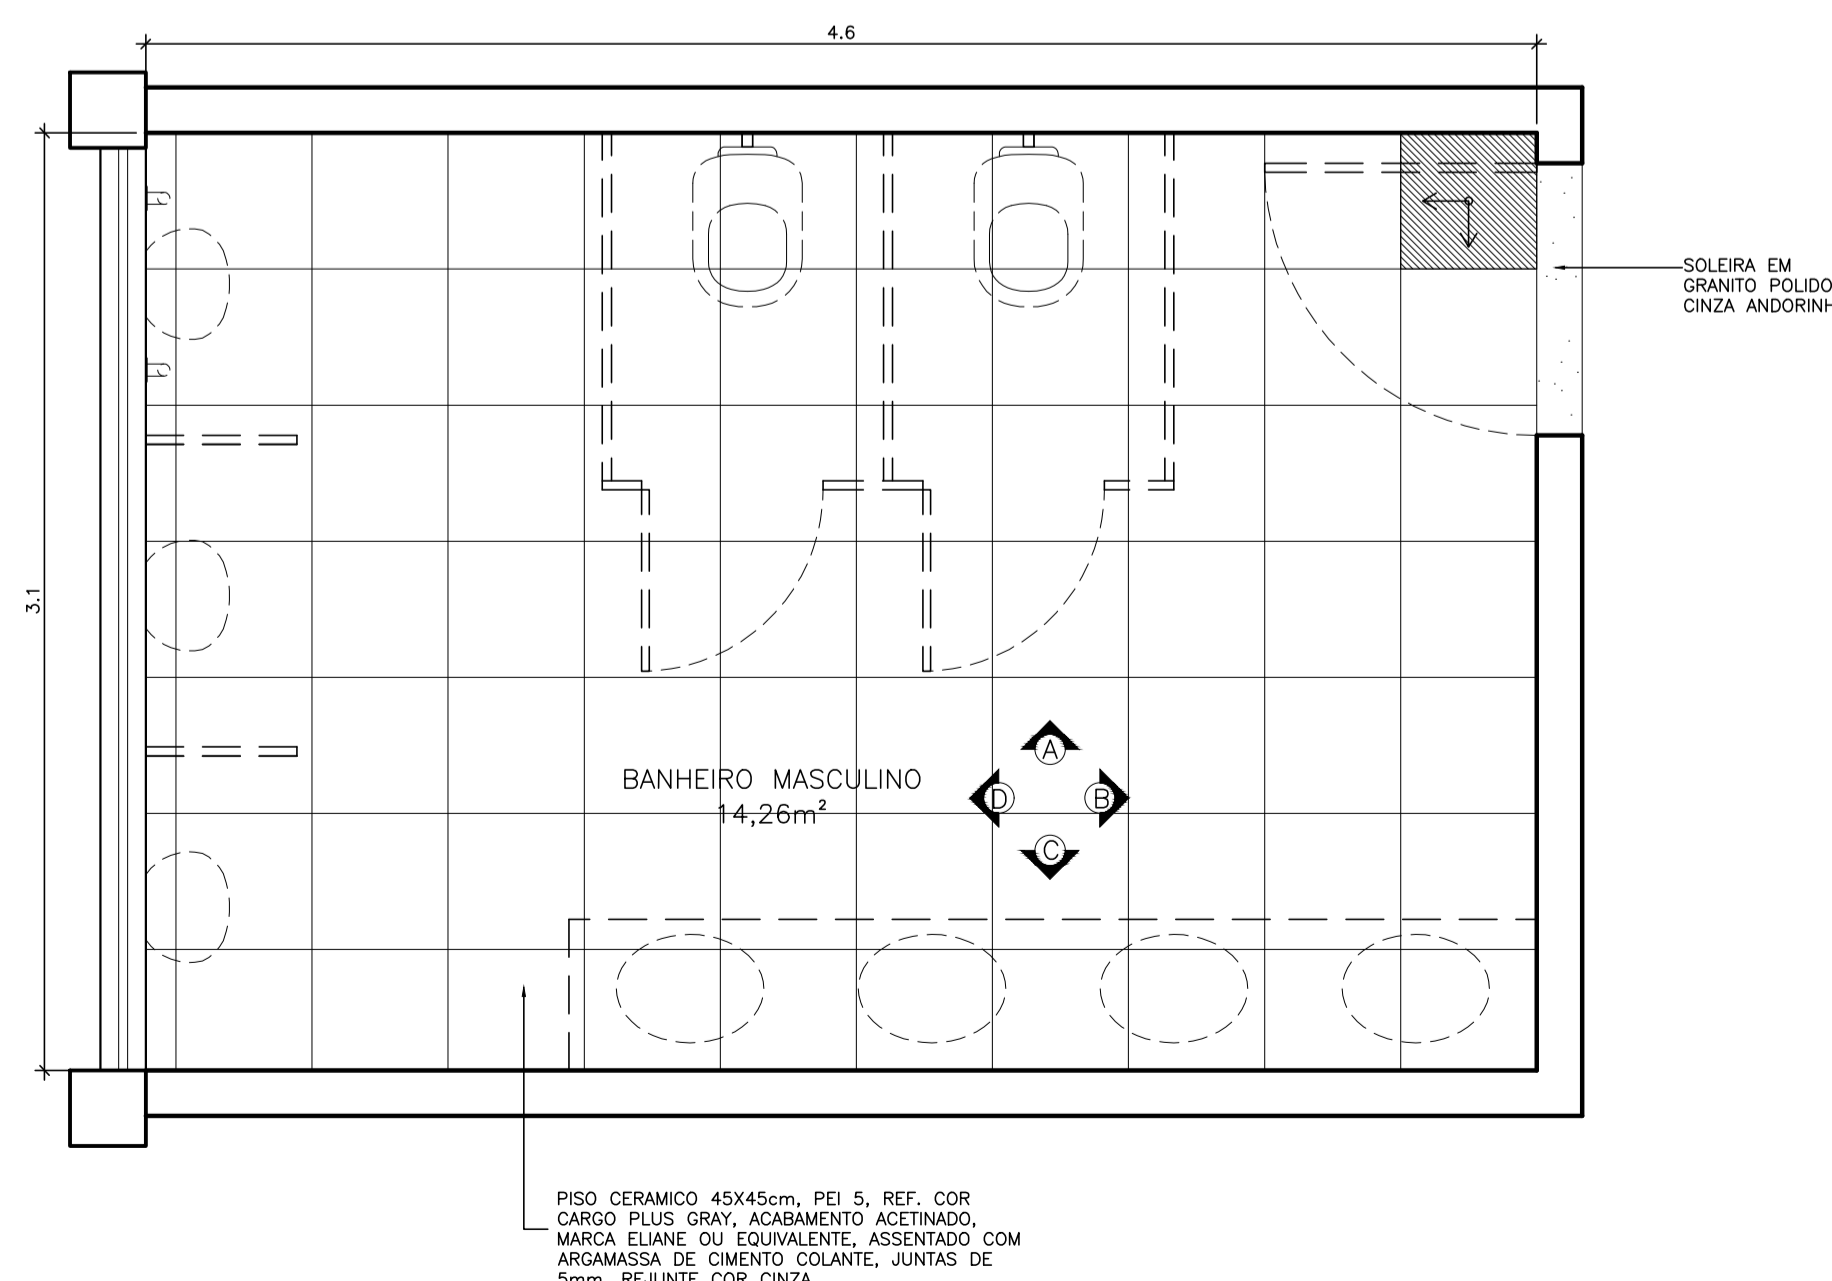

PAGINAÇÃO DE PISO
ESCALA 1:25


EQUIPAMENTOS:	
CUBA LOUÇA BRANCA OVAL, DE EMBUTIR, MODELO L37, MARCA DE REF. DECA (OU SIMILAR)	
TORNEIRA DE MESA PARA LAVATÓRIO, ACABAMENTO CROMADO, MODELO 1197, MARCA DE REF. DECA (SIMILAR FABRIMAR OU DOCOL)	
BACIA SANITÁRIA DE LOUÇA BRANCA, DUPLO AÇIONAMENTO, MARCA REF. DECA, LÍNSIA RAVENA	
PUCHA MANUAL AÇUA JET, LÍNSIA AQUARIUS, COM REFRISTROM MARCA DE REF. FABRIMAR, DECA OU DOCOL	
MICTÓRIO DE LOUÇA BRANCA, MARCA REF. DECA, CELITE OU IDEAL STANDARD	
ESPELHO 50x100x100mm COM ESPESSURA 4mm, COM CHAPA COMPENSADA 10mm, MOLDURA EM ALUMÍNIO EM PERIL L 3/4", FIXADO COM PARAFUSOS CROMADOS	

UFES
UNIVERSIDADE FEDERAL DO ESPÍRITO SANTO
PREFEITURA UNIVERSITÁRIA


REITOR: EUSTAQUIO VINÍCIUS RIBEIRO DE CASTRO
PREFEITO: ALESSANDRO MATTEDI
PROJETO: GOIABEIRAS
CAMPUS: CENTRO TECNOLÓGICO
EDIFICAÇÃO: CT 3
TIPO: REFORMA
TÍTULO: DETALHAMENTO BANHEIRO MASCULINO

RESP. PROJETO:	CREA/CAU:	FRANCHA:
RICARDO NACARI MAIOLI	A40020-3	
RESP. TÉCNICO:	CREA/CAU:	
PROJETISTA:		
ESCALA:	ÁREA TOTAL:	DATA:
1/25	M²	SET/2023
		REVISÃO:
		MAI/2024
		DESENHISTA:


08/13

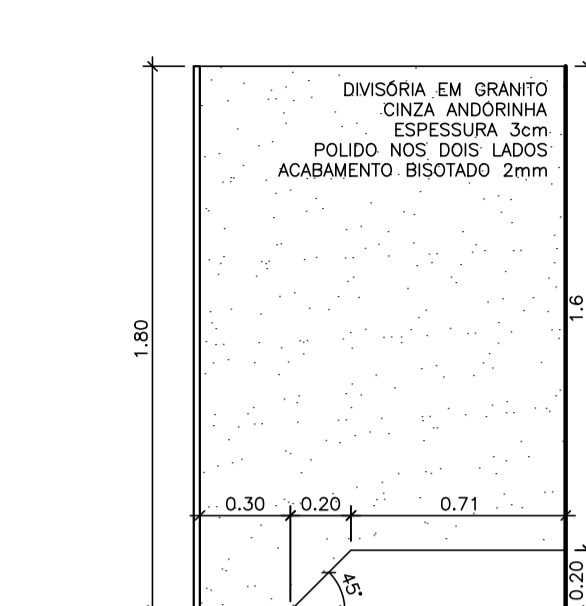


DET. DIVISÓRIA SANITÁRIOS
ESCALA 1:25

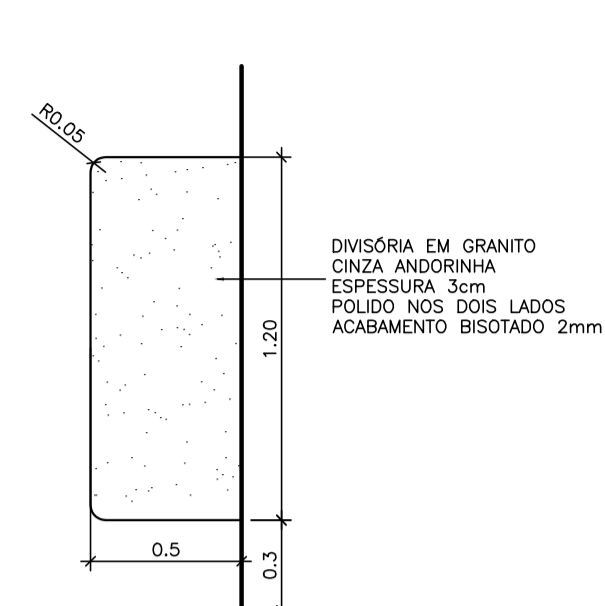


DET. DIVISÓRIA MICTÓRIOS
ESCALA 1:25

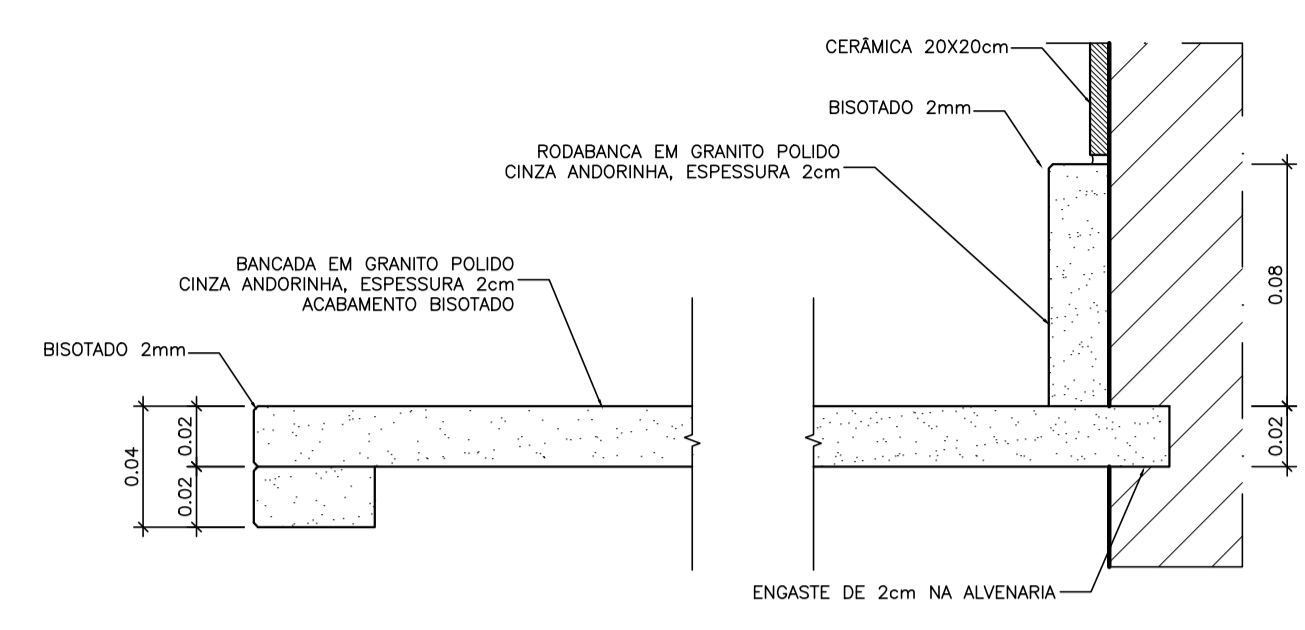


DETALHE BORDA E RODABANCA DA BANCADA
ESCALA 1:2,5

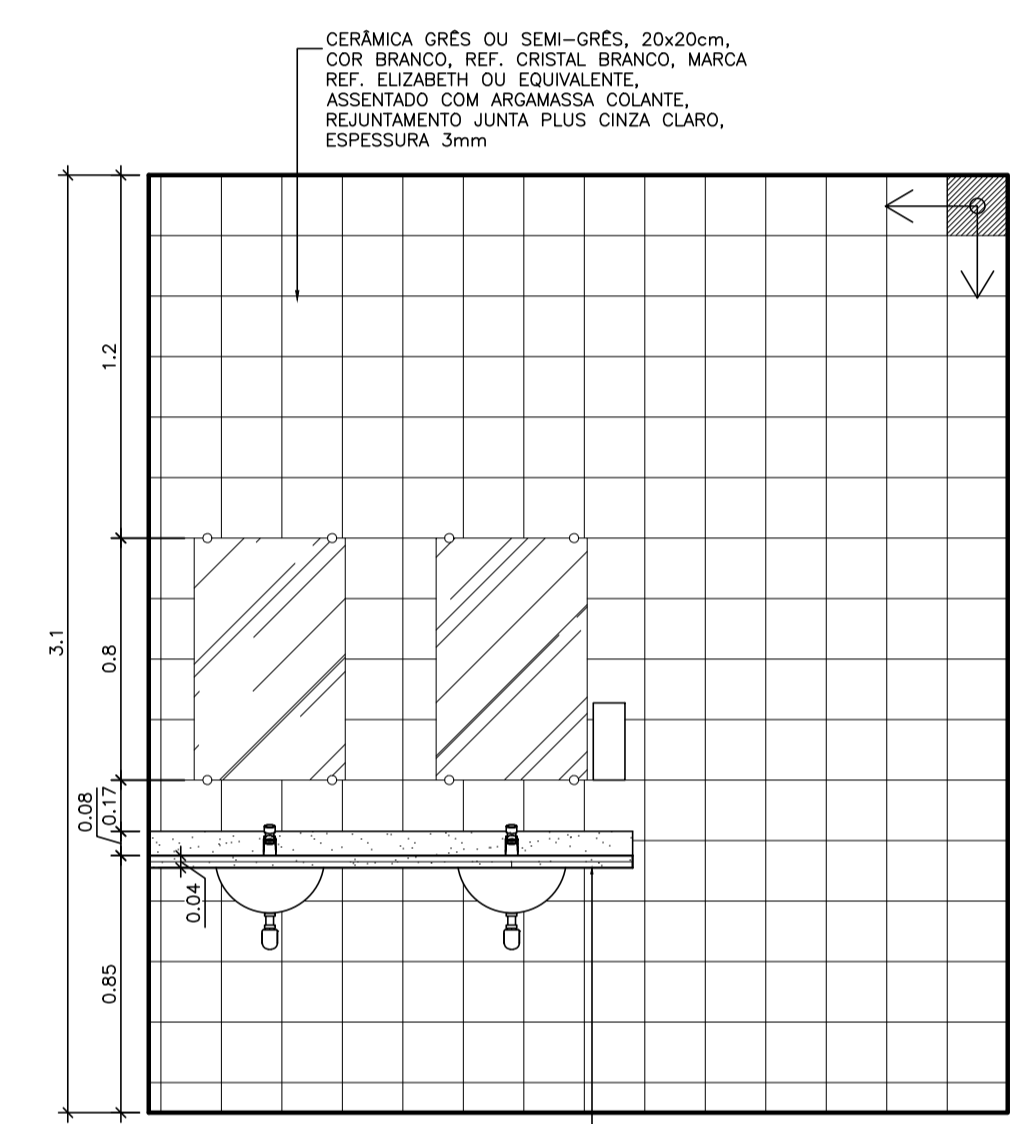


VISTA A
ESCALA 1:25

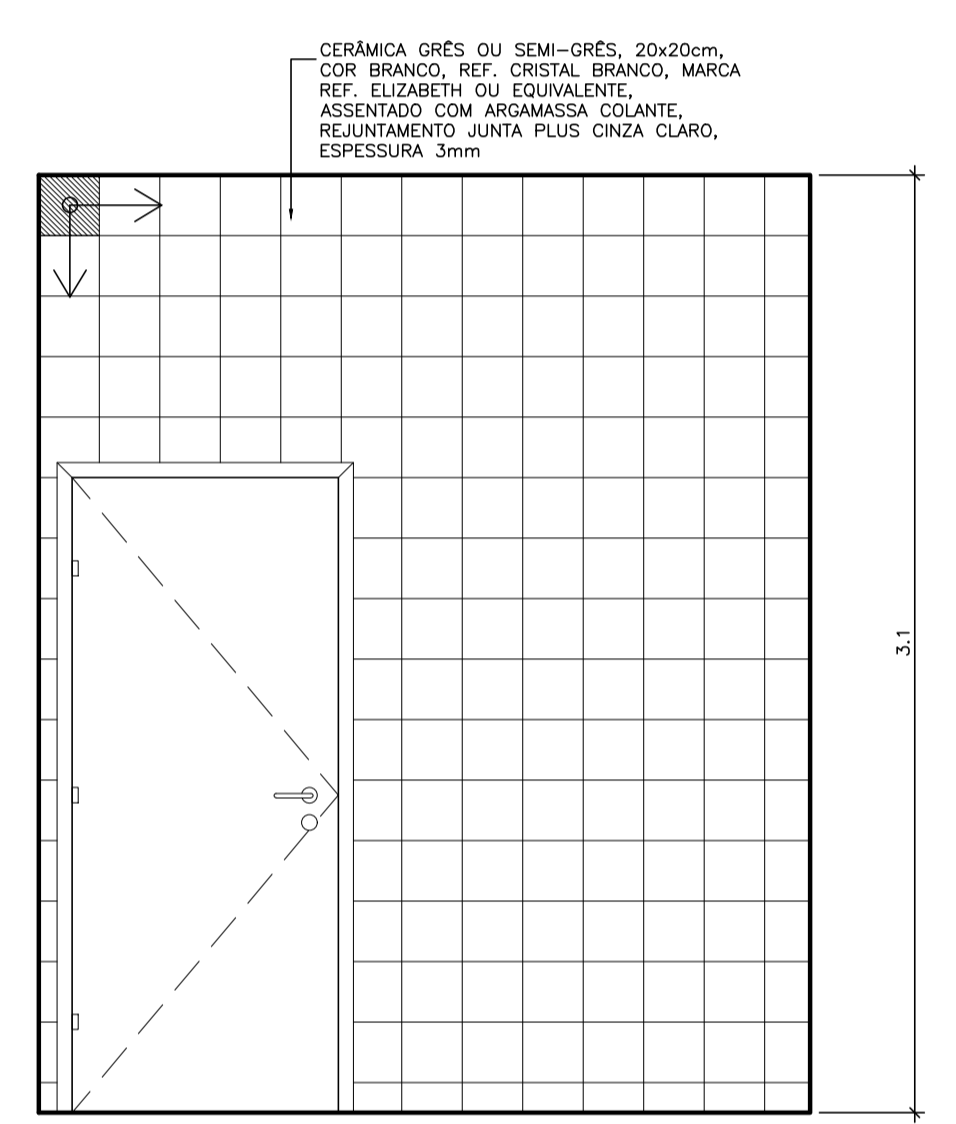


VISTA B
ESCALA 1:25

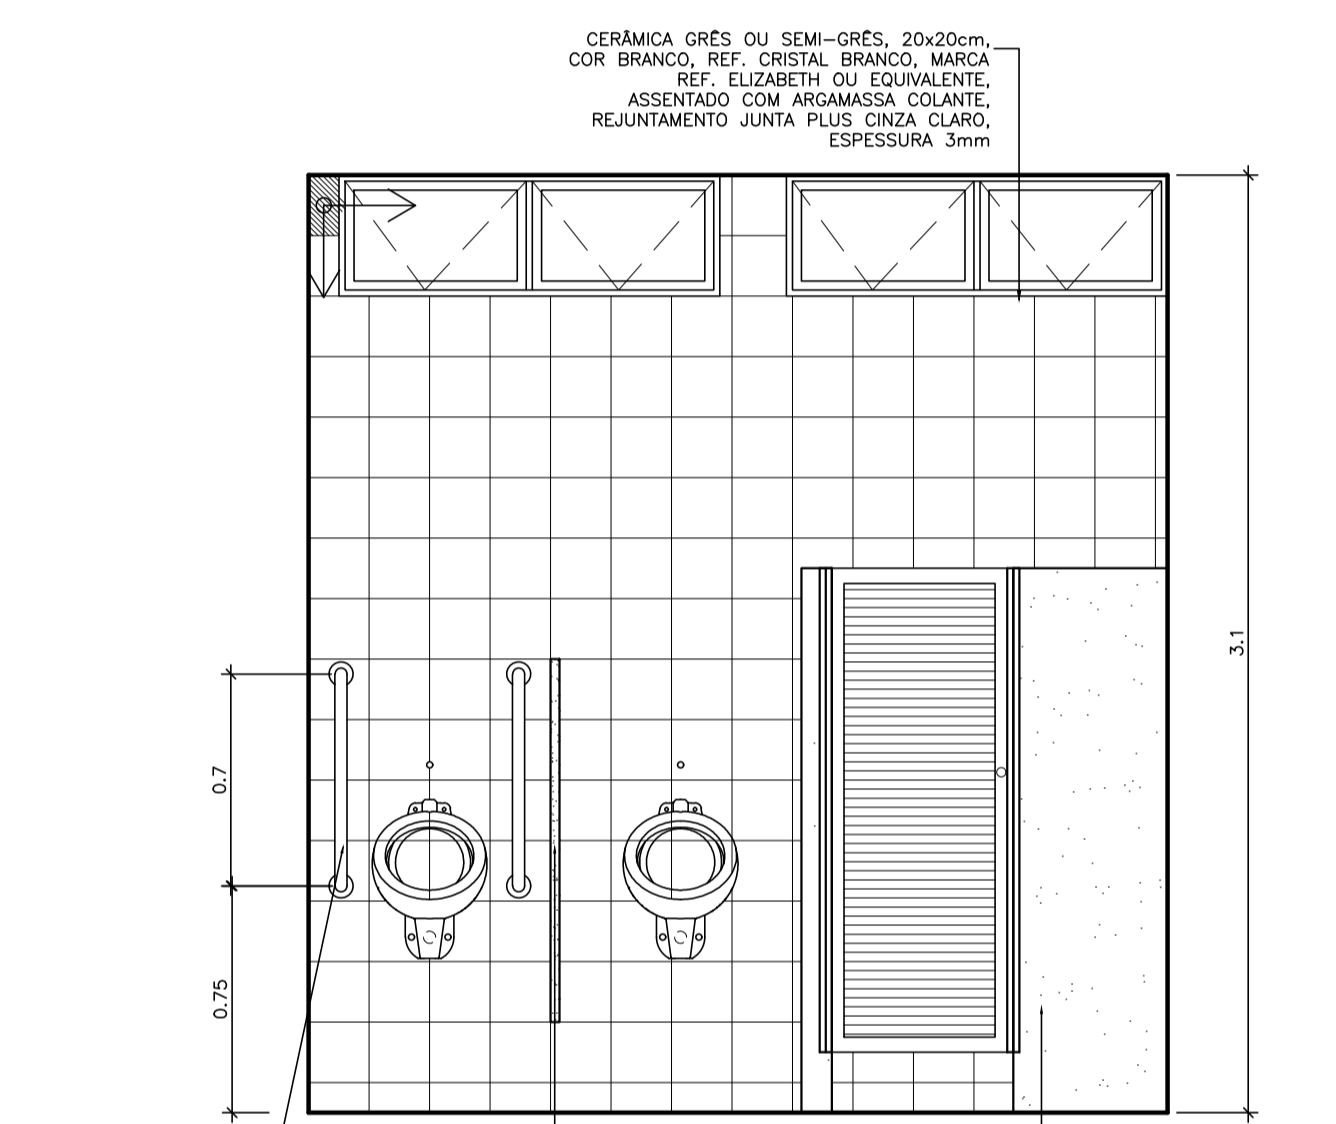


VISTA C
ESCALA 1:25

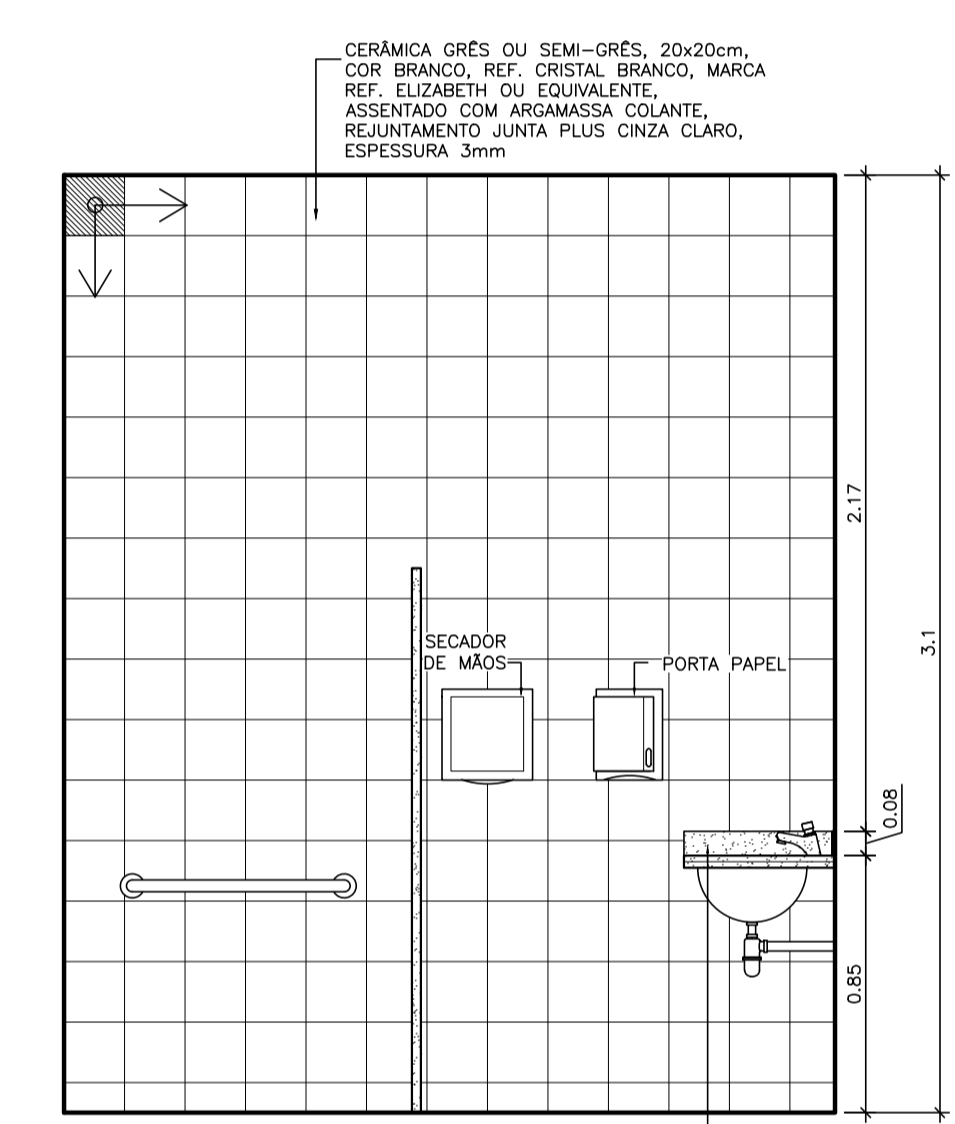

VISTA D
ESCALA 1:25

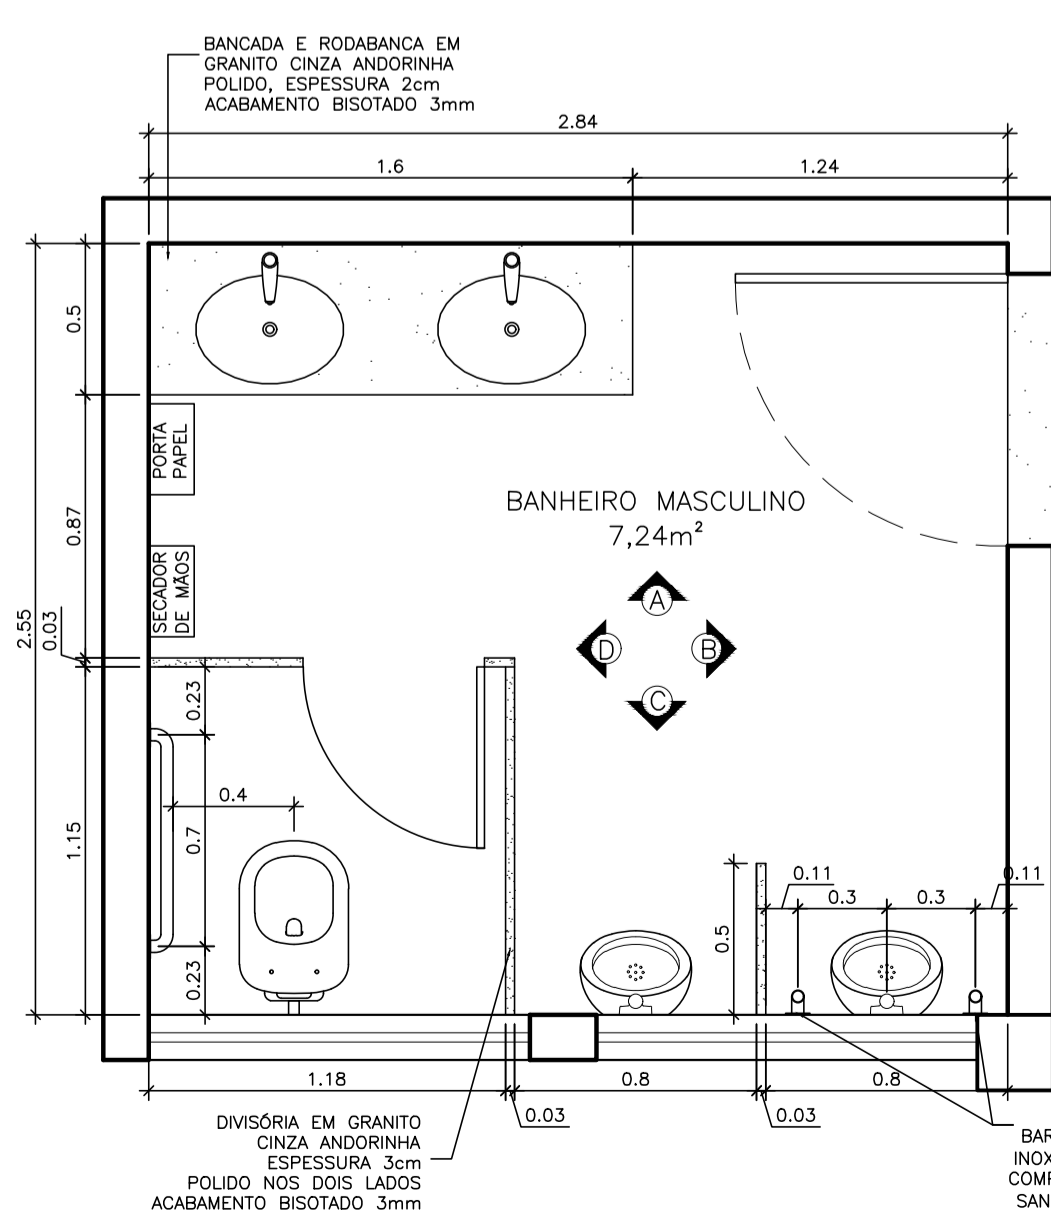

PLANTA BAIXA BANHEIRO MASC.
ESCALA 1:25

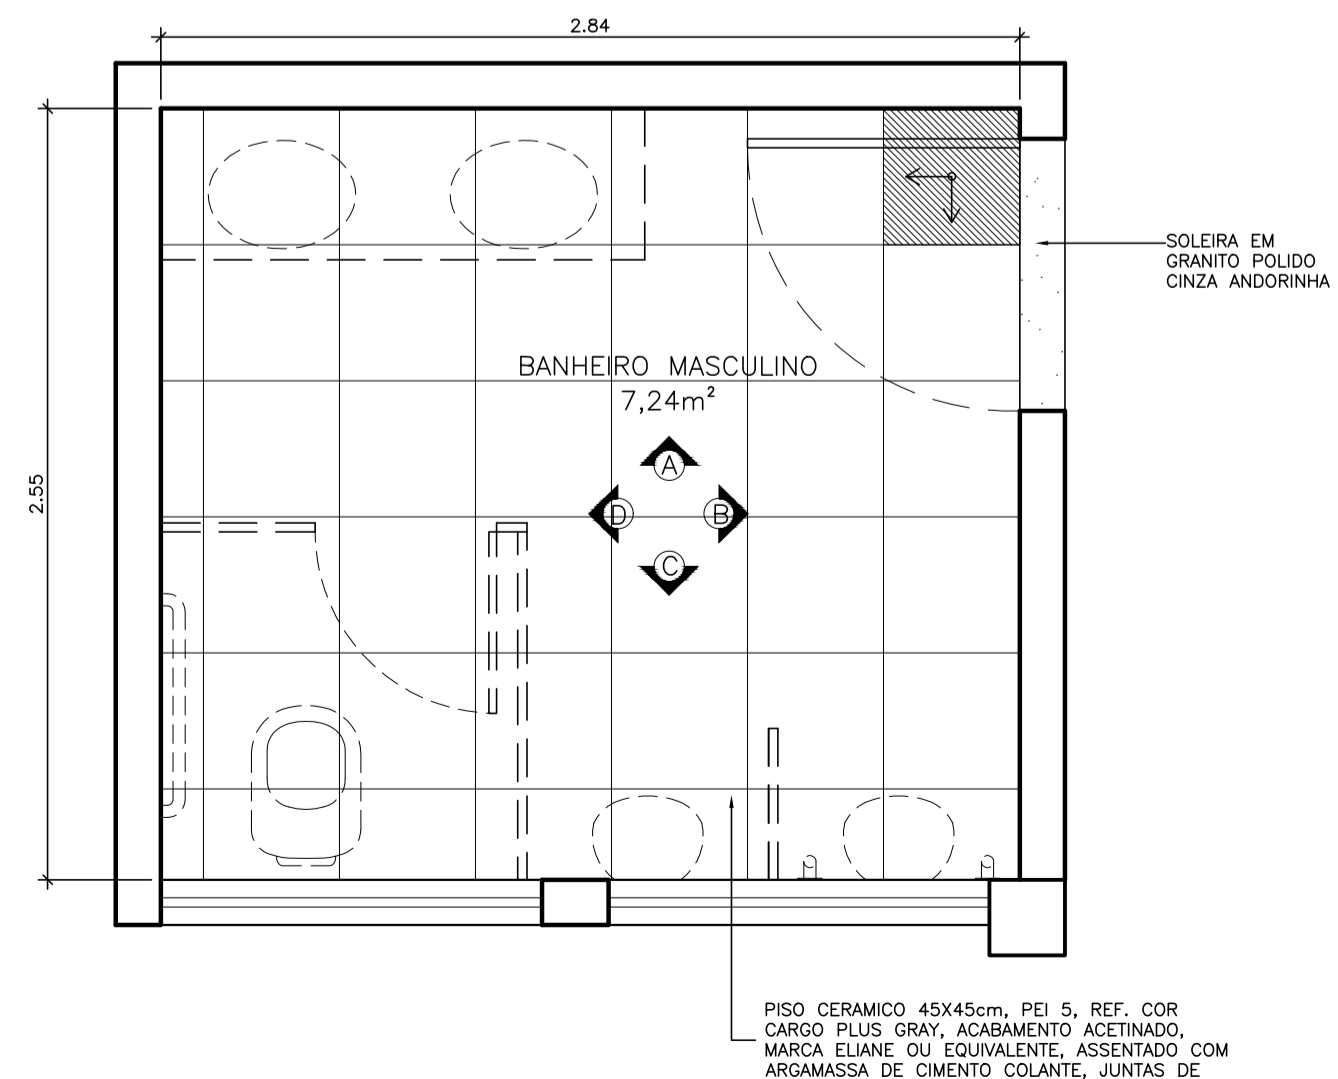

PAGINAÇÃO DE PISO
ESCALA 1:25

EQUIPAMENTOS:

- CLUBA LOUÇA BRANCA OVAL, DE EMBUTIR, MODELO L37, MARCA DE REF. DECA (OU SIMILAR)
- TORNEIRA DE MESA PARA LAVATÓRIO, ACABAMENTO CROMADO, MODELO L197, MARCA DE REF. DECA (SIMILAR FABRIMAR OU DOCK)
- BACIA SANITÁRIA DE LOUÇA BRANCA, DUPLO ACIONAMENTO, MARCA REF. DECA, LINHA RAVENA.
- DUCHA MANUAL ÁGUA JET, LINHA AQUARIUS, COM REFINETROM MARCA DE REF. FABRIMAR, DECA OU DOCK.
- MICTÓRIO DE LOUÇA BRANCA, MARCA REF. DECA, CELITE OU IDEAL STANDARD.
- ESPELHO 50cmx30cm COM ESPESSURA 4 mm, COM CHAPA COMPENSADA 18mm, MOLDEIRA EM ALUMÍNIO EM PERFIL L 3-F, FIXADO COM PARAFUSOS CROMADOS

UFES
UNIVERSIDADE FEDERAL DO ESPÍRITO SANTO
PREFEITURA UNIVERSITÁRIA


REITOR: EUSTAQUIO VINÍCIUS RIBEIRO DE CASTRO
PREFEITO: ALESSANDRO MATTEDI

PROJETO: GOIABEIRAS
CAMPUS: CENTRO TECNOLÓGICO
EDIFICAÇÃO: CT 3
TIPO: REFORMA
TÍTULO: DETALHAMENTO BANHEIRO MASCULINO


RESP. PROJETO: RICARDO NACARI MAIOLI
RESP. TÉCNICO: _____

CREA/CAU: A40020-3
FRANCHA: 09/13


PROJETA: _____
ESCALA: 1/25
ÁREA TOTAL: M²
DATA: SET/2023
REVISÃO: MAI/2024
DESENHISTA: _____

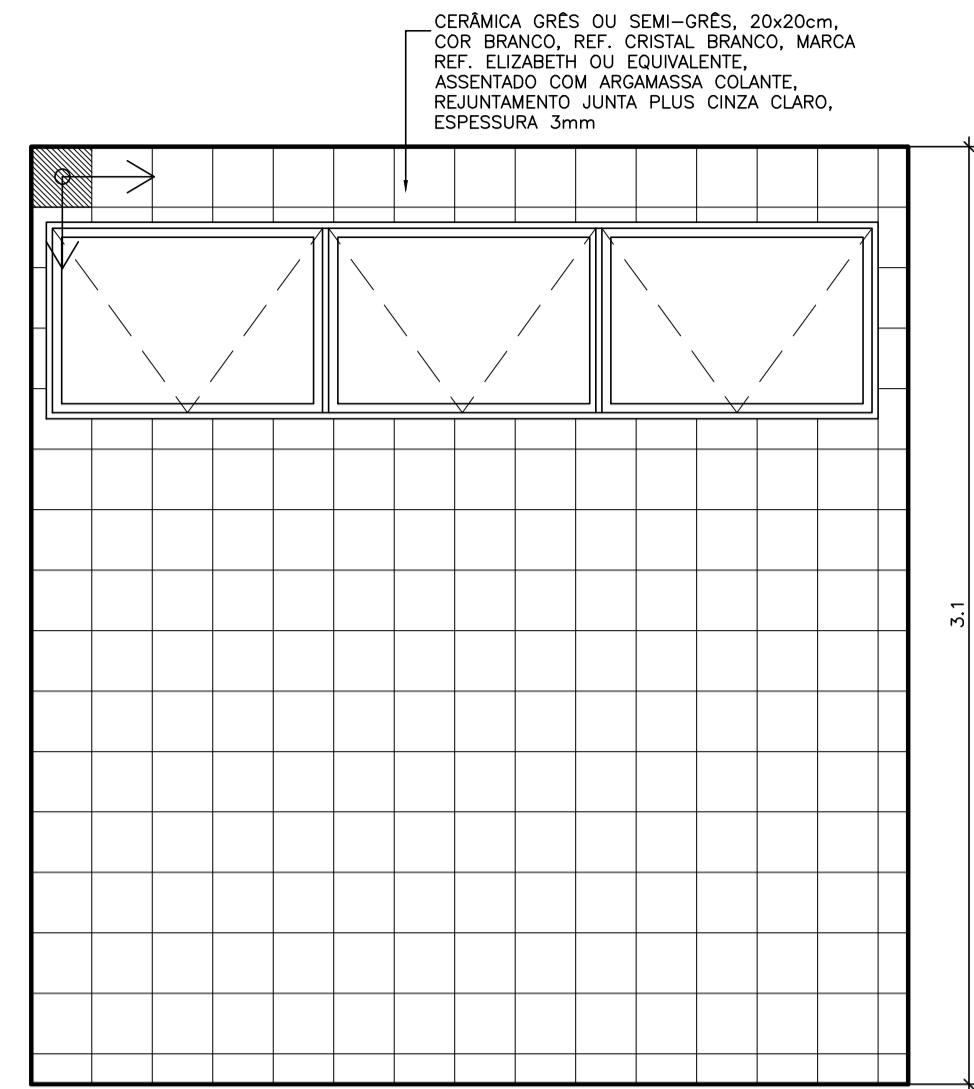


VISTA D
ESCALA 1:25

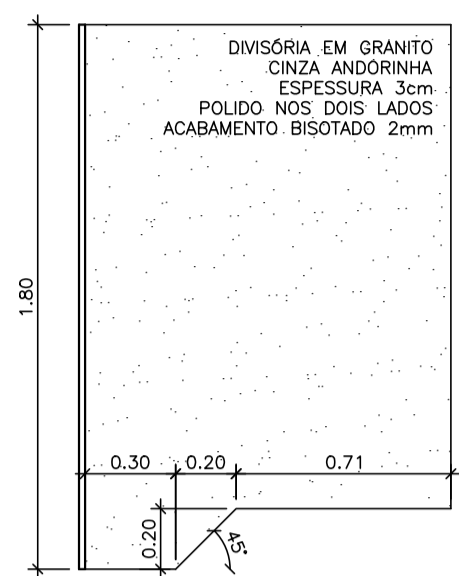


DET. DIVISÓRIA SANITÁRIOS
ESCALA 1:25

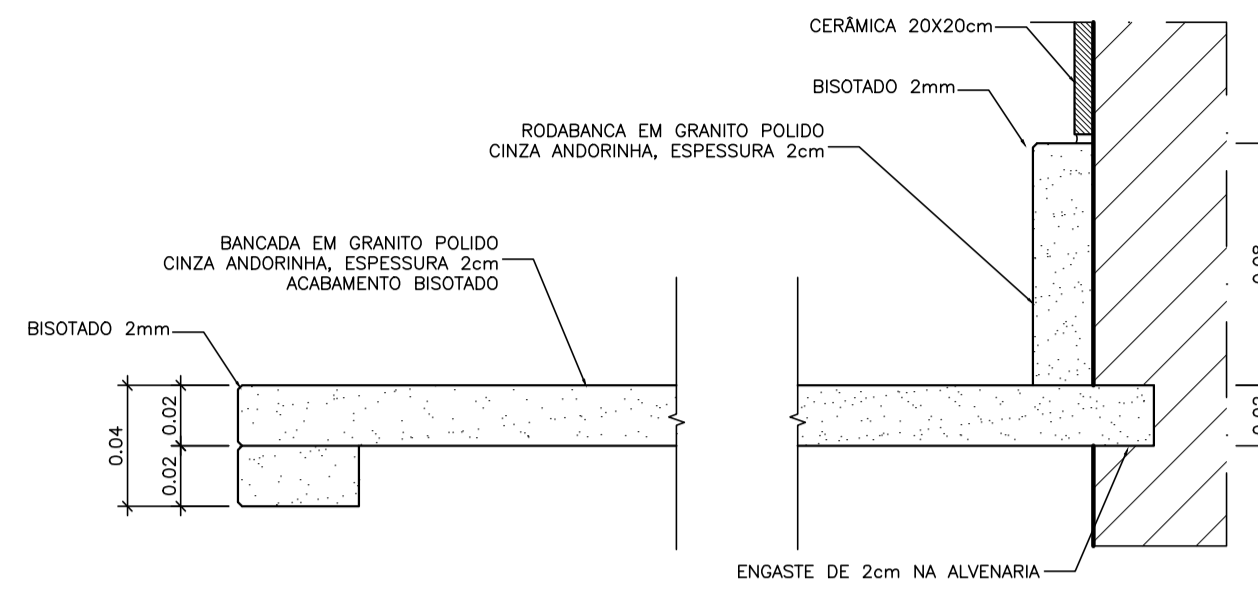


DETALHE BORDA E RODABANCA DA BANCADA
ESCALA 1:2.5

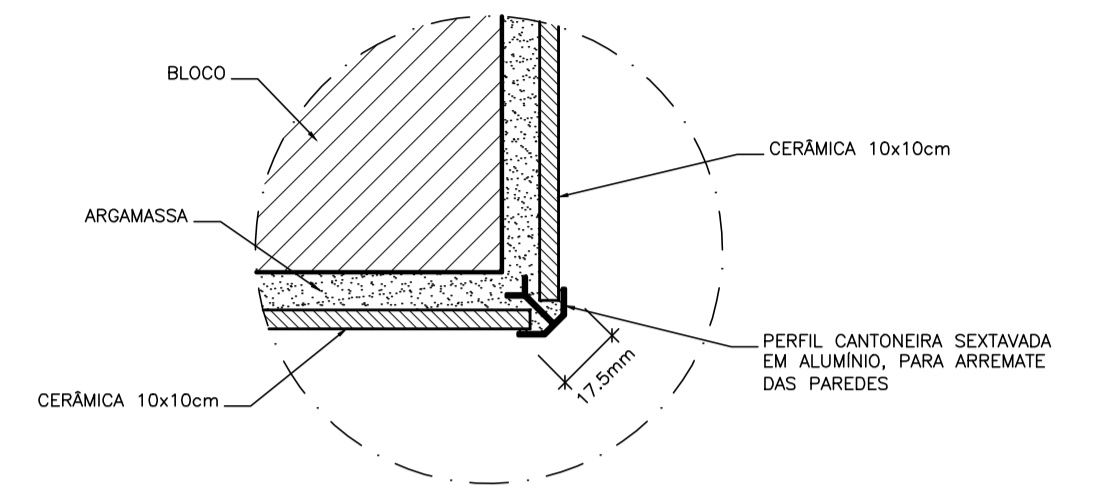


DETALHE PERFIL DE CANTO
SEM ESCALA

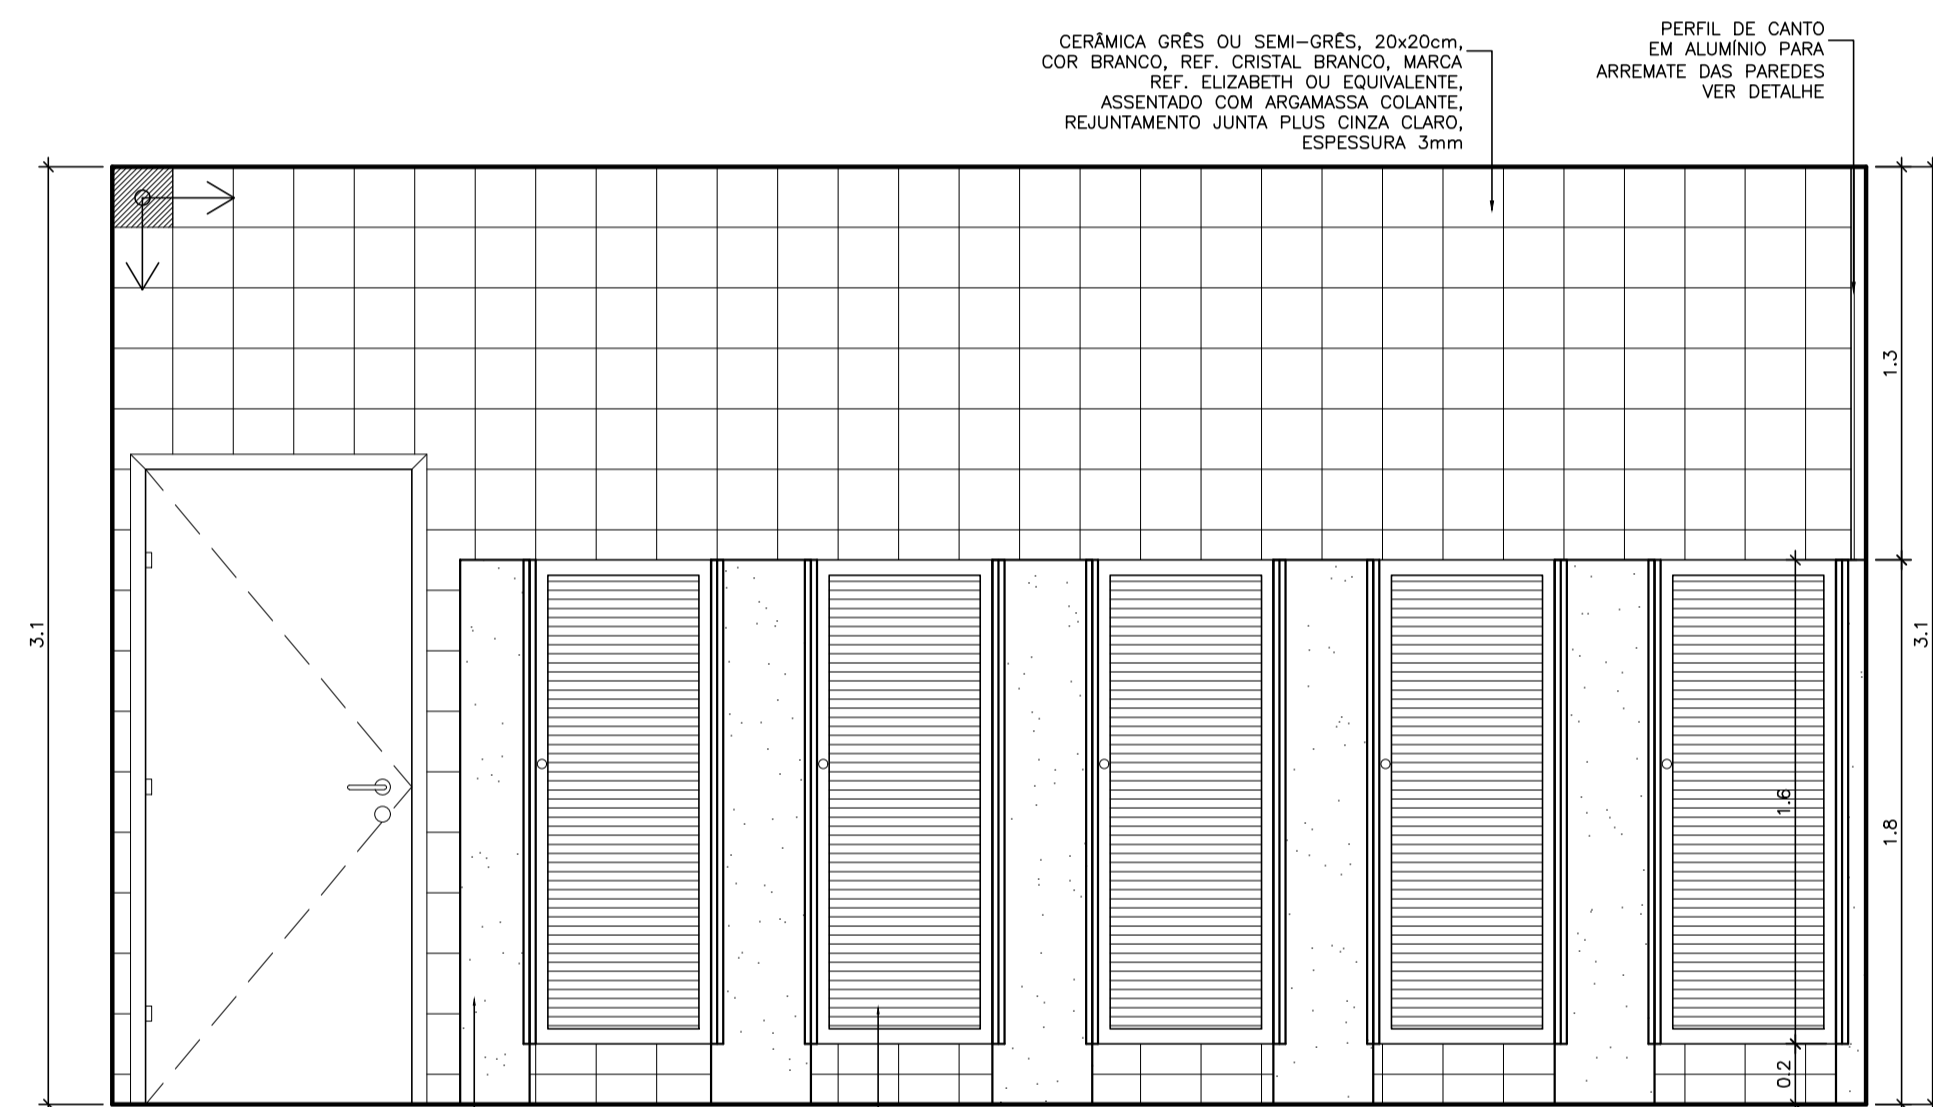


VISTA A
ESCALA 1:25

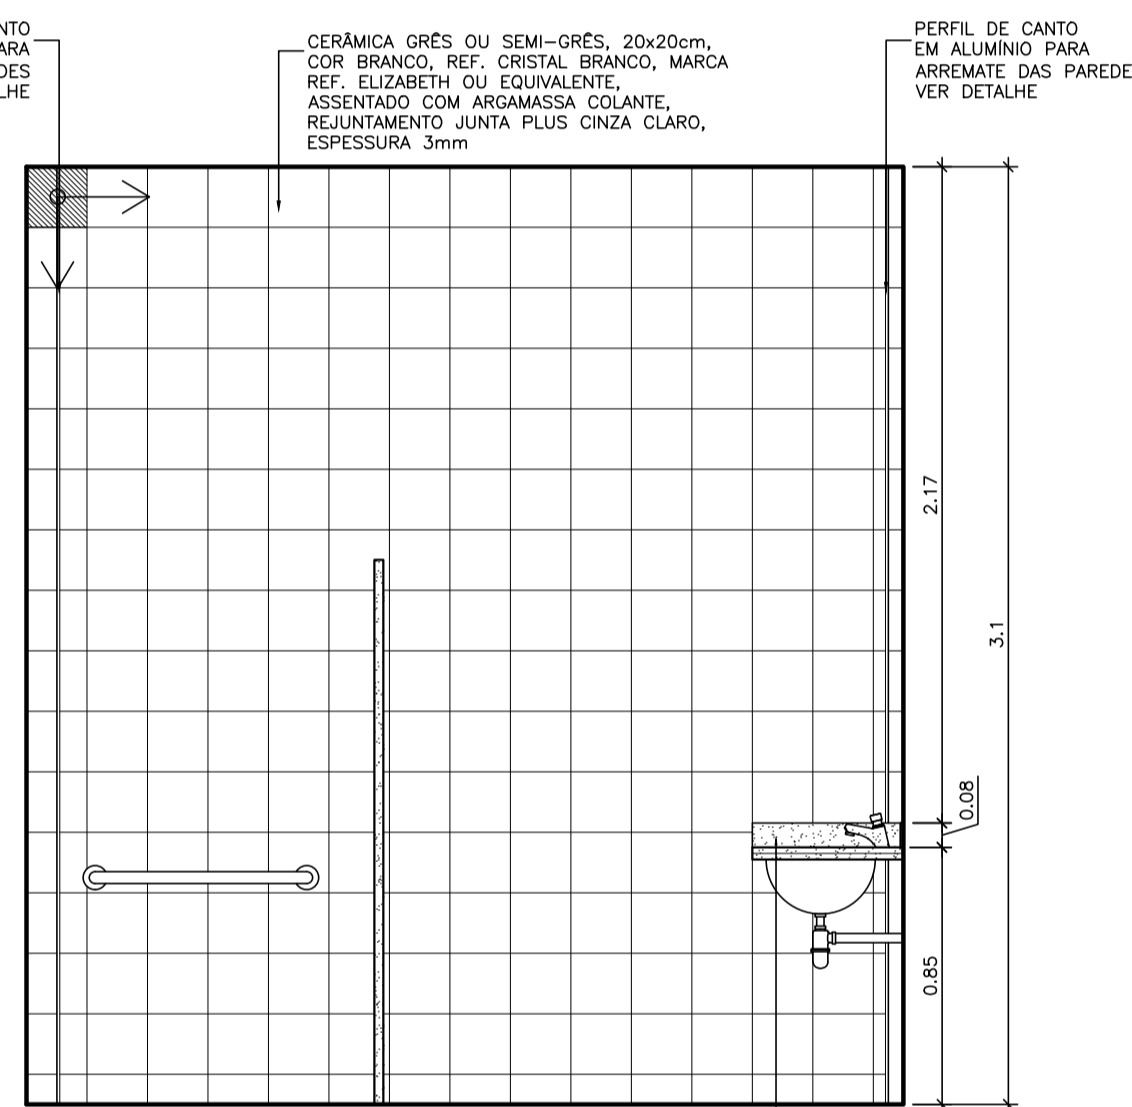


VISTA B
ESCALA 1:25

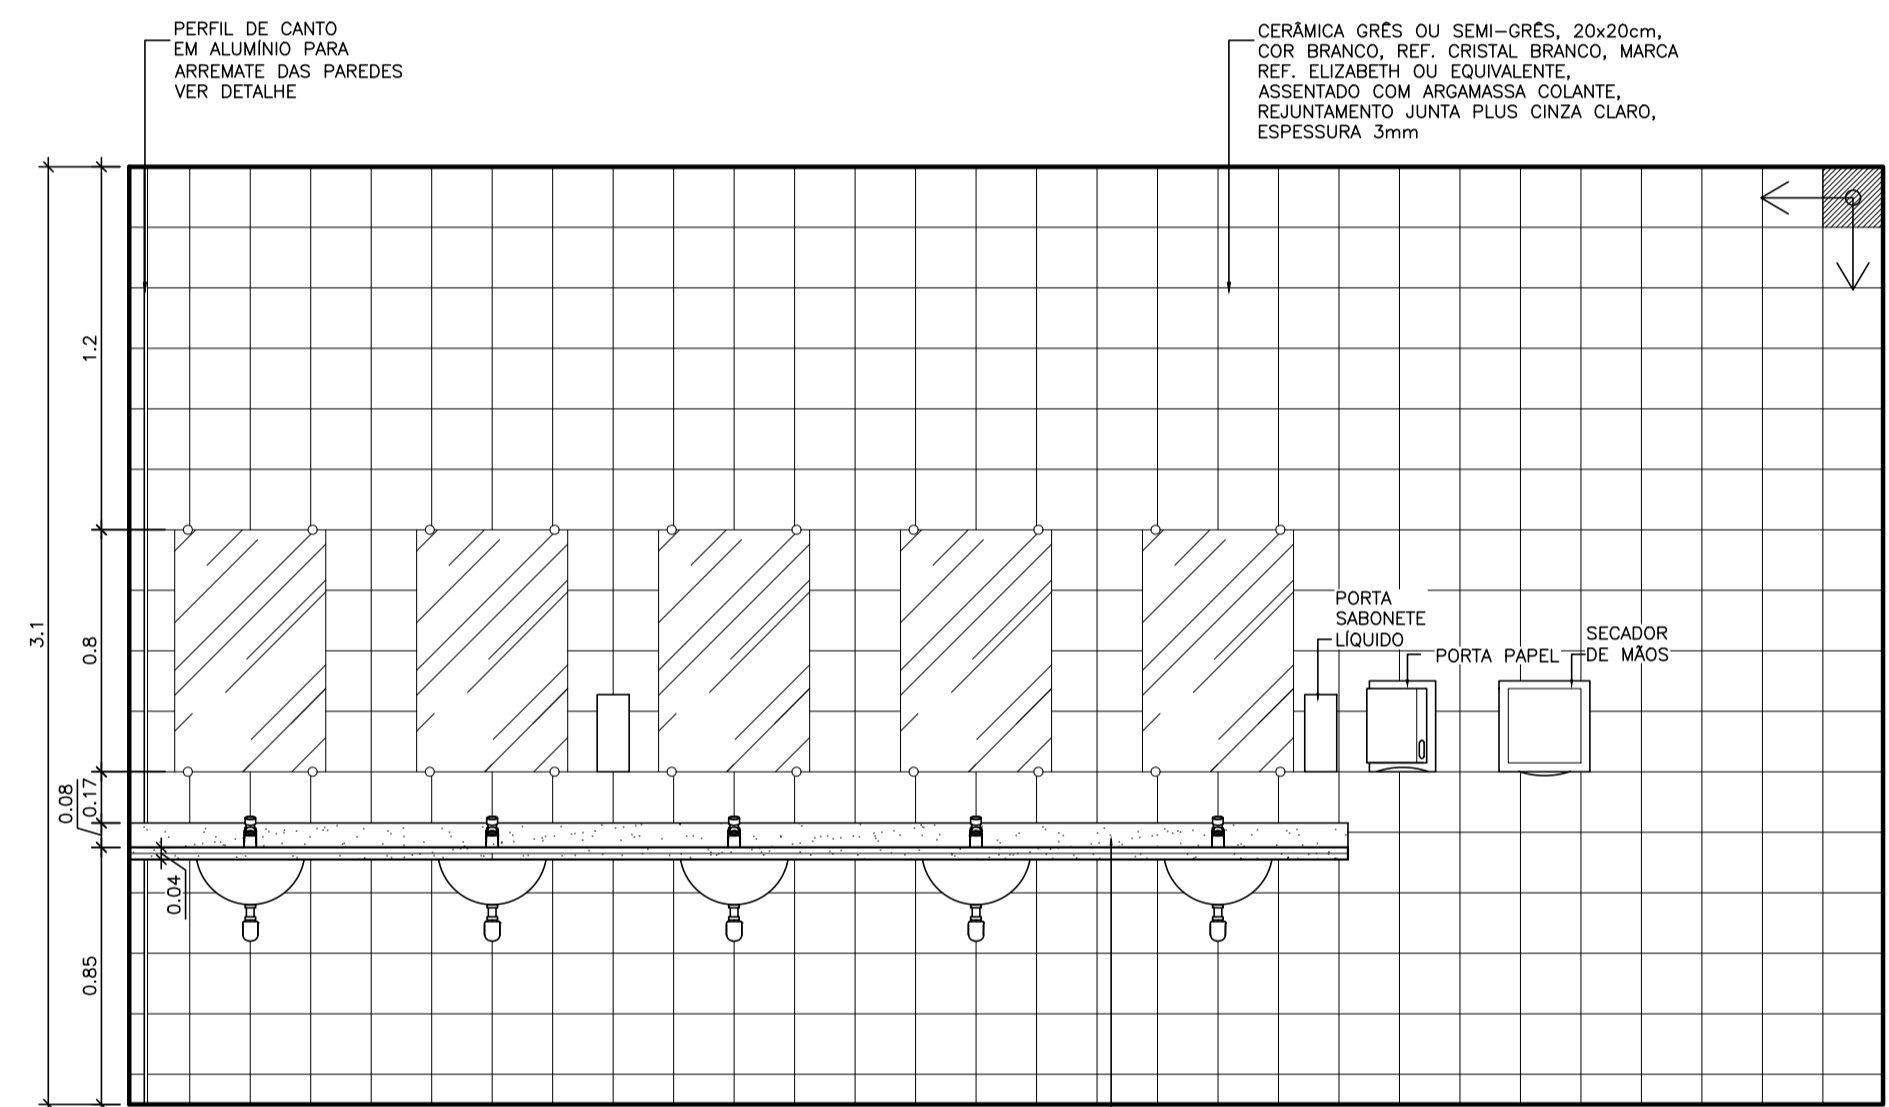

VISTA C
ESCALA 1:25

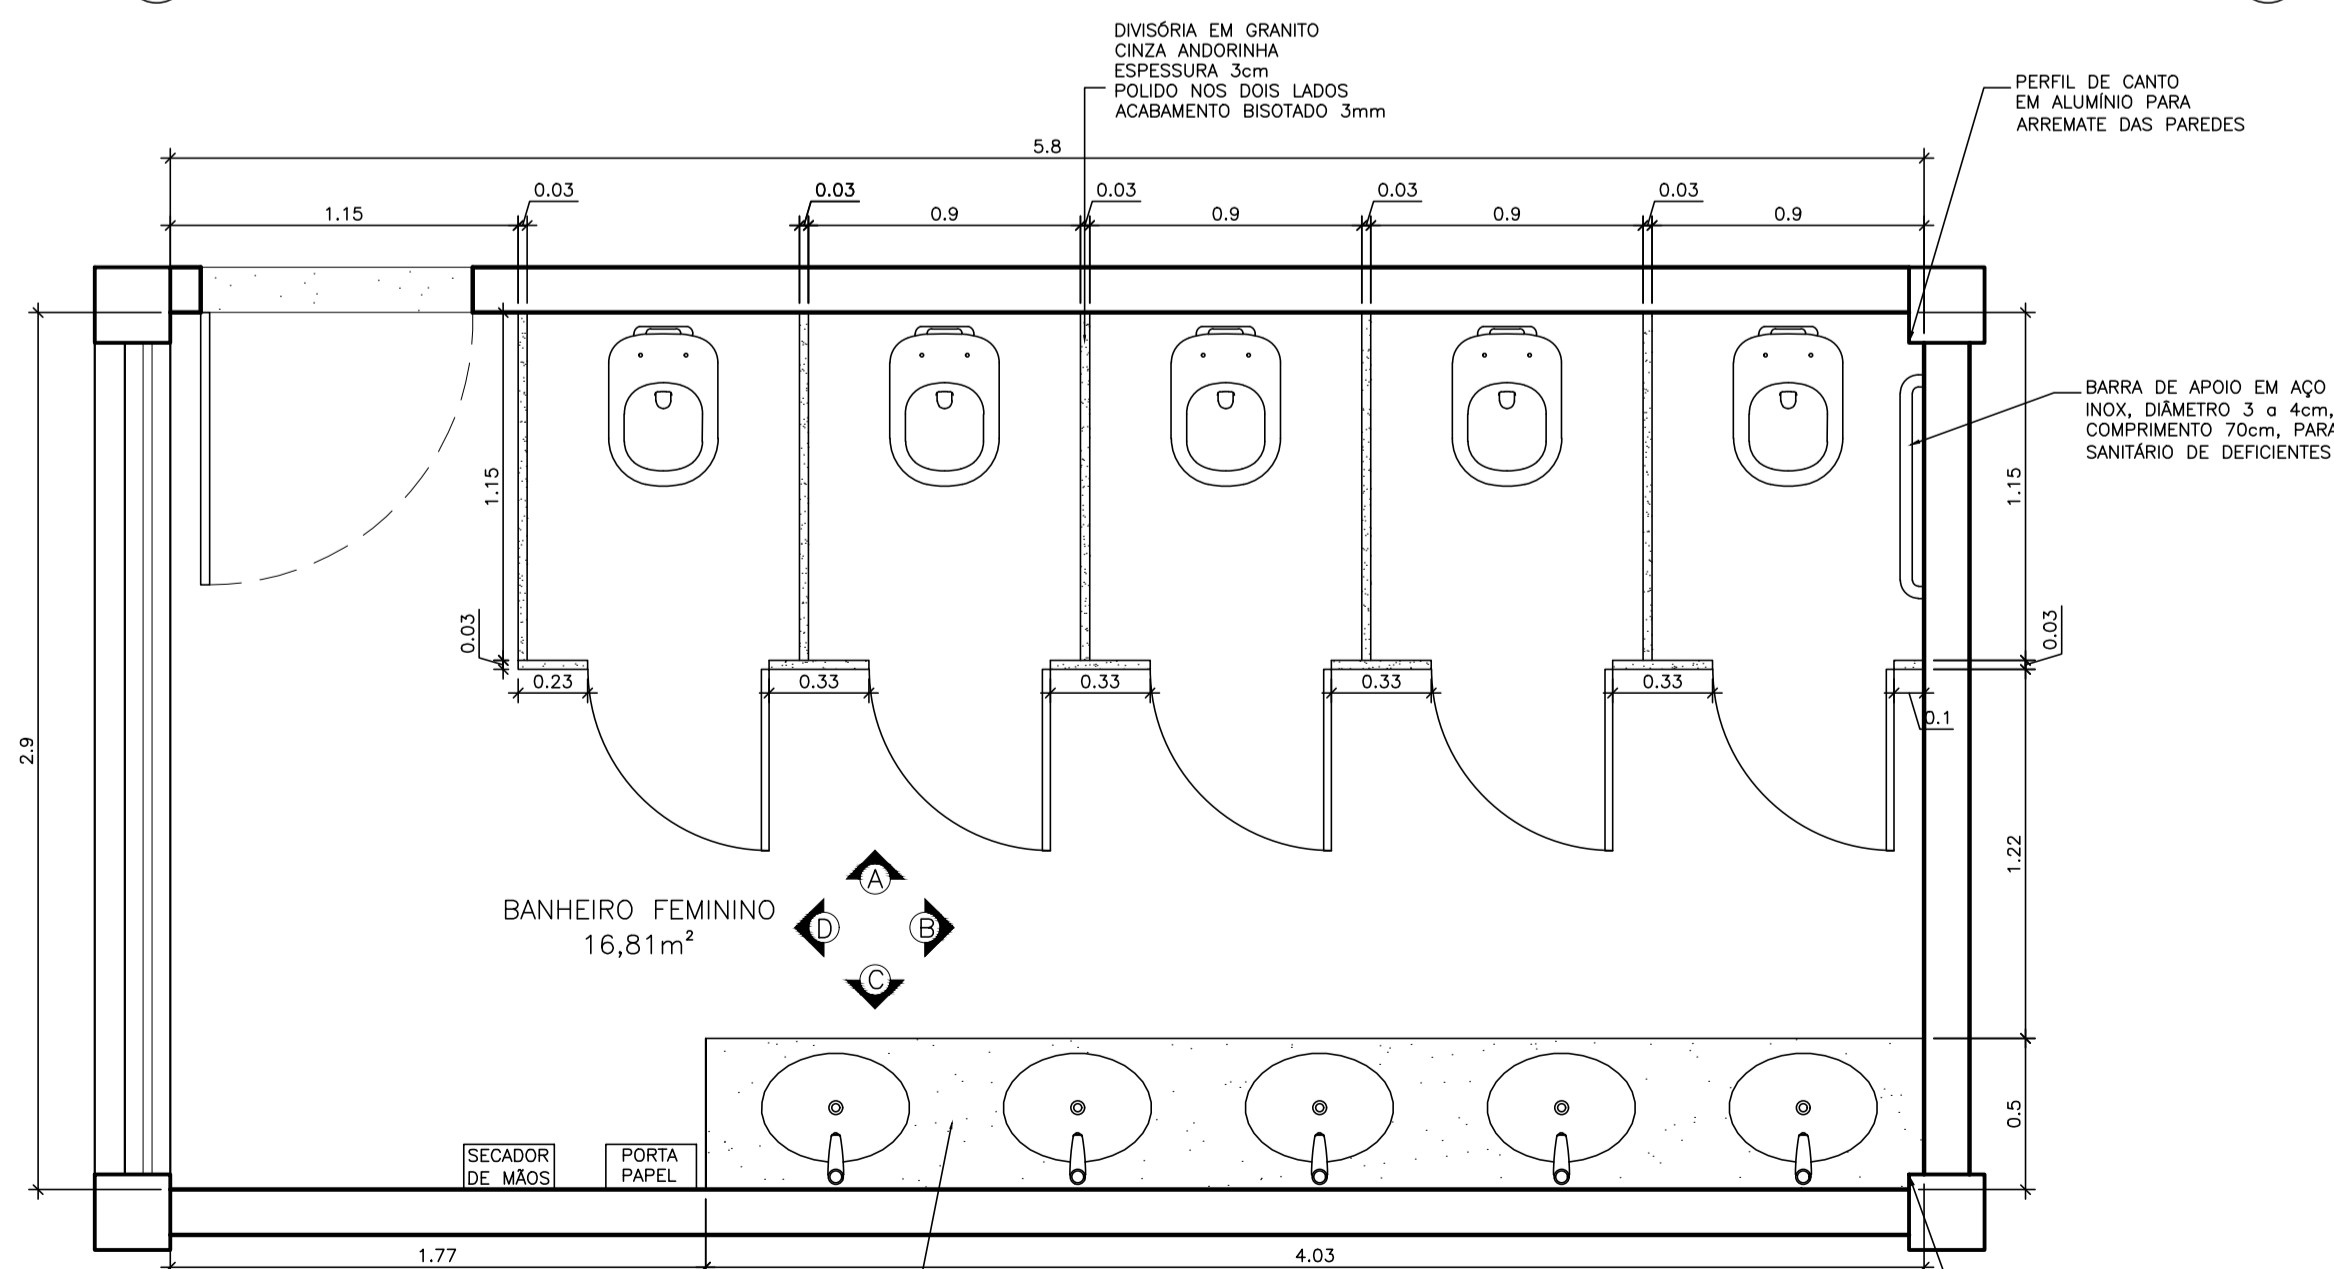

PLANTA BAIXA BANHEIRO FEM.
ESCALA 1:25

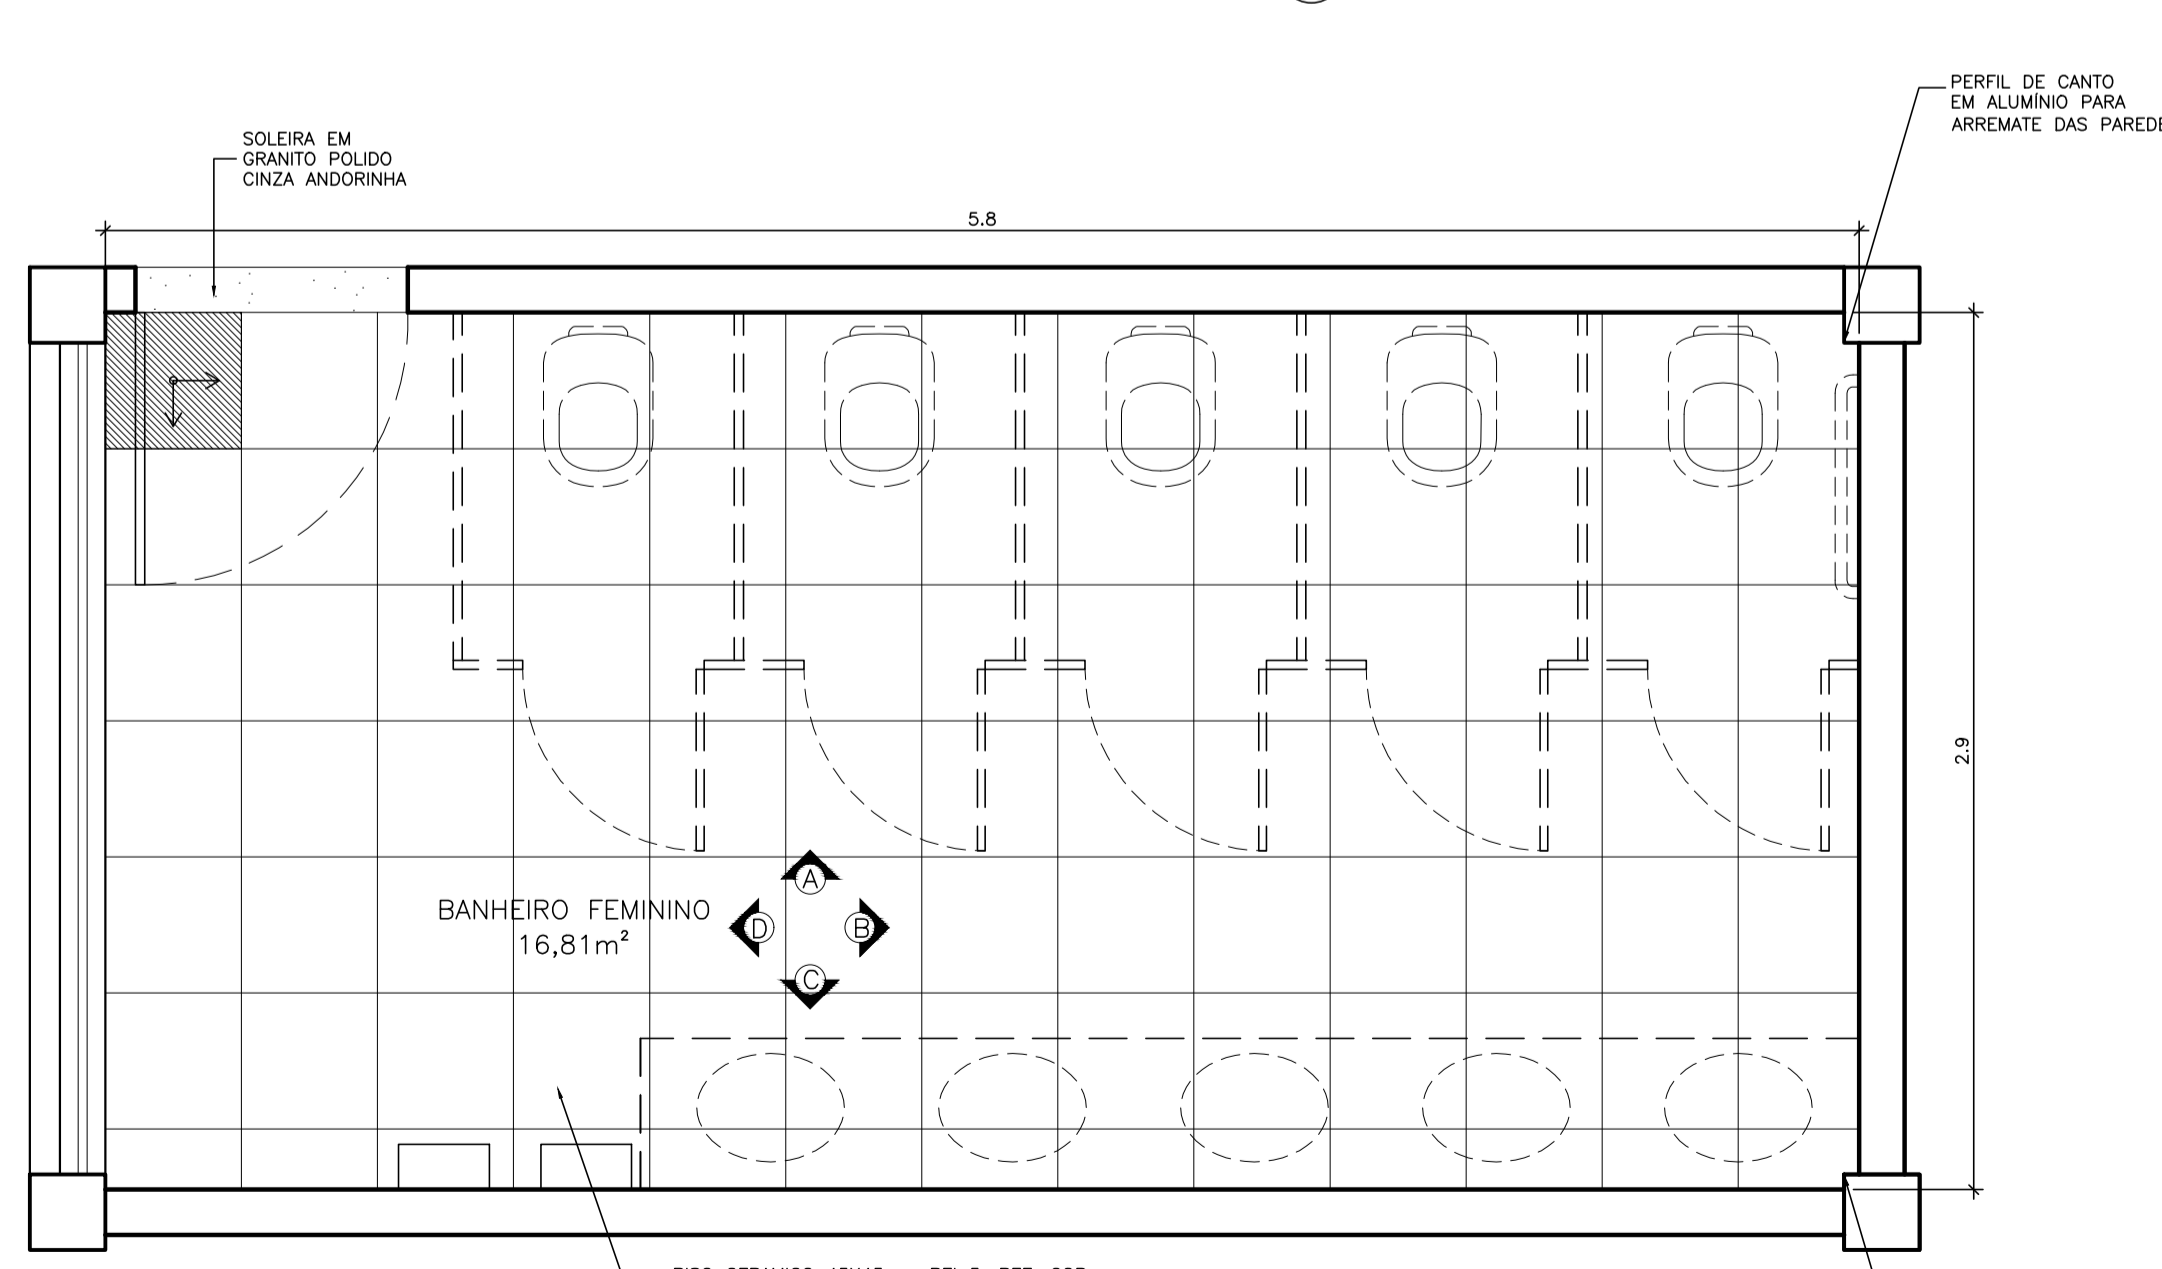

PAGINAÇÃO DE PISO
ESCALA 1:25


EQUIPAMENTOS:

- CLUBA LOUÇA BRANCA OVAL, DE EMBUTIR, MODELO L37, MARCA DE REF. DECA (OU SIMILAR)
- TORNEIRA DE MESA PARA LAVATÓRIO, ACABAMENTO CROMADO, MODELO L197, MARCA DE REF. DECA (SIMILAR FABRIMAR OU DOCKOL)
- BACIA SANITÁRIA DE LOUÇA BRANCA, DUPLO AÇIONAMENTO, MARCA REF. DECA, LINHA RAVENA.
- DUCHA MANUAL ÁGUA JET, LINHA AQUARIUS, COM REFINSTRON MARCA DE REF. FABRIMAR, DECA OU DOCKOL.
- MICETÓRIO DE LOUÇA BRANCA, MARCA REF. DECA, CELITE OU IDEAL STANDARD.
- ESPELHO 50cmx30cm COM ESPESSURA 4 mm, COM CHAPA COMPENSADA 18mm, MOLDURA EM ALUMÍNIO EM PERFIL 1.3"4", FIXADO COM PARAFUSOS CROMADOS


UFES
UNIVERSIDADE FEDERAL DO ESPÍRITO SANTO
PREFEITURA UNIVERSITÁRIA

REITOR: EUSTÁQUIO VINÍCIUS RIBEIRO DE CASTRO
PROFESSOR: ALESSANDRO MATTEDI
PROJETO: GOIABEIRAS
CAMPUS: CENTRO TECNOLÓGICO
EDIFICAÇÃO: CT 3
TIPO: REFORMA
TÍTULO: DETALHAMENTO BANHEIRO FEMININO


RESP. PROJETO:	RICARDO NACARI MAIOLI	CREA/CAU:	A40020-3	FRANCHA:	10/13
RESP. TÉCNICO:		CREA/CAU:			
PROJETISTA:		DATA:	SET/2023	REVISÃO:	MAI/2024
ESCALA:	1/25	ÁREA TOTAL:	M ²	DESENHISTA:	

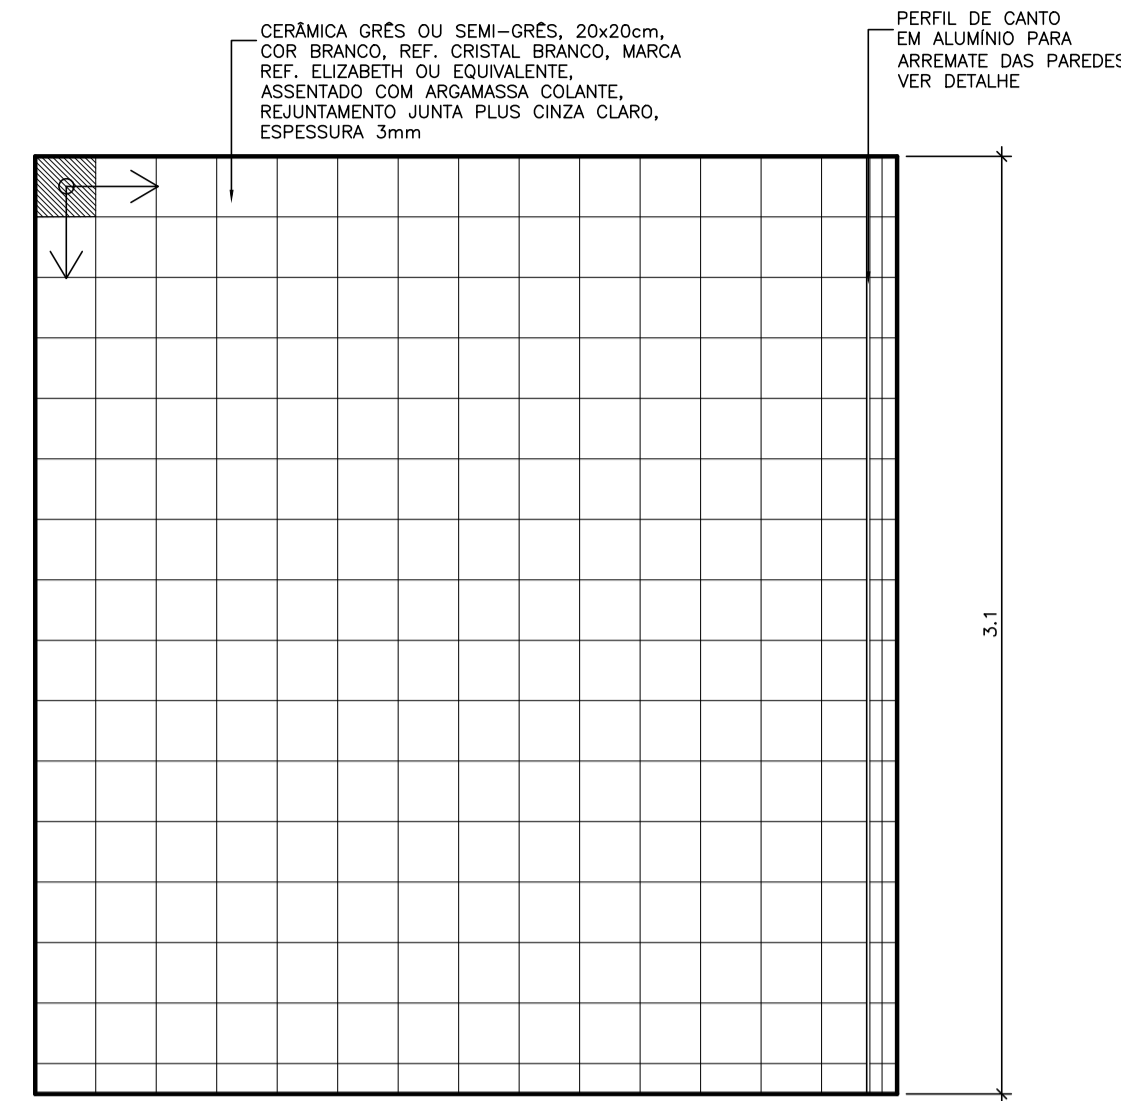


VISTA D
ESCALA 1:25

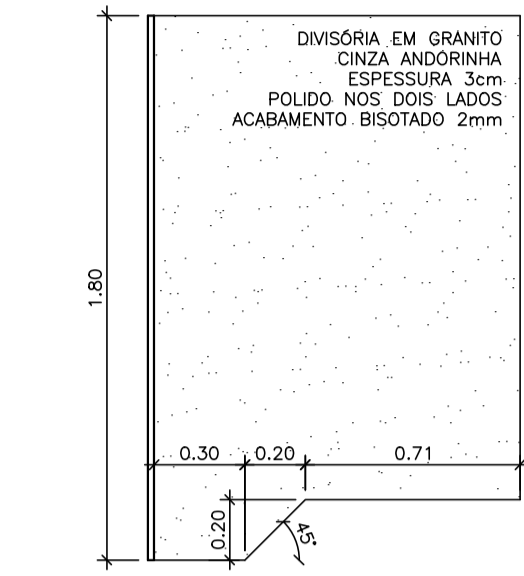


DET. DIVISÓRIA SANITÁRIOS
ESCALA 1:25

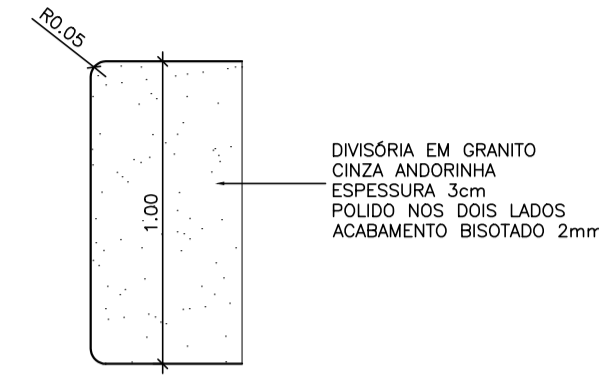


DET. DIVISÓRIA MICTÓRIOS
ESCALA 1:25

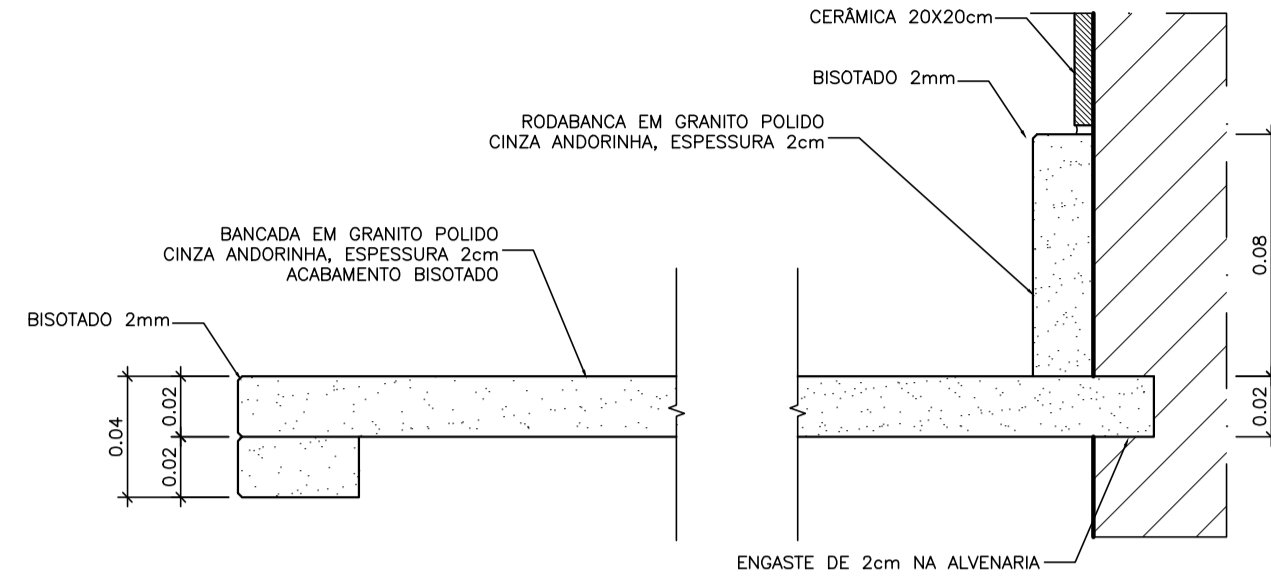


DETALHE BORDA E RODABANCA DA BANCADA
ESCALA 1:2.5

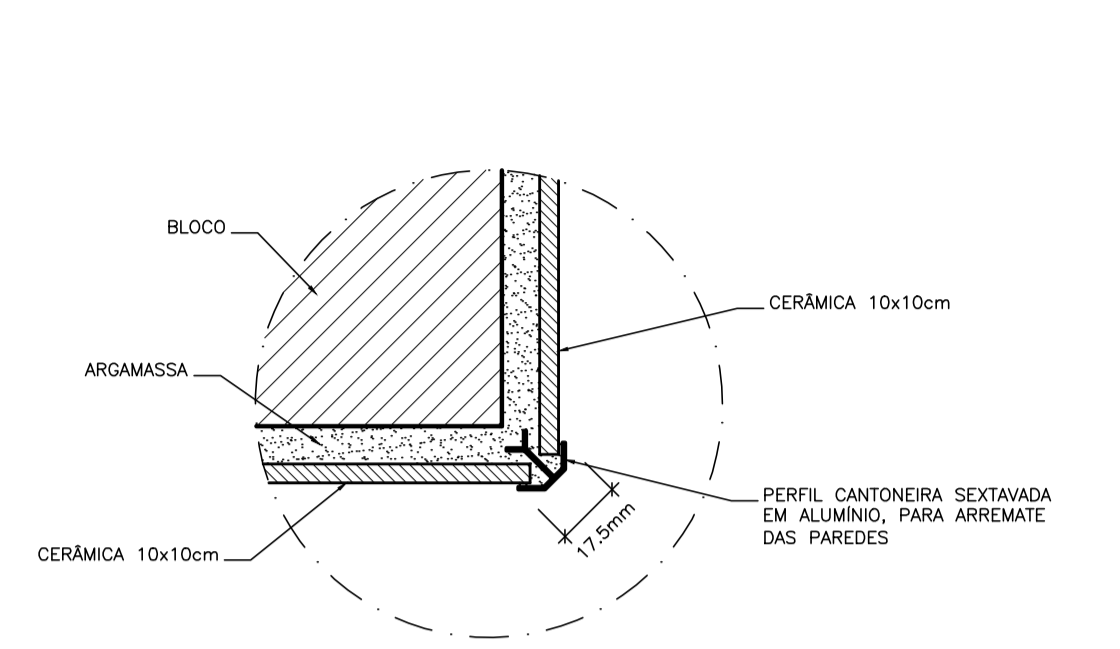


DETALHE PERFIL DE CANTO
SEM ESCALA

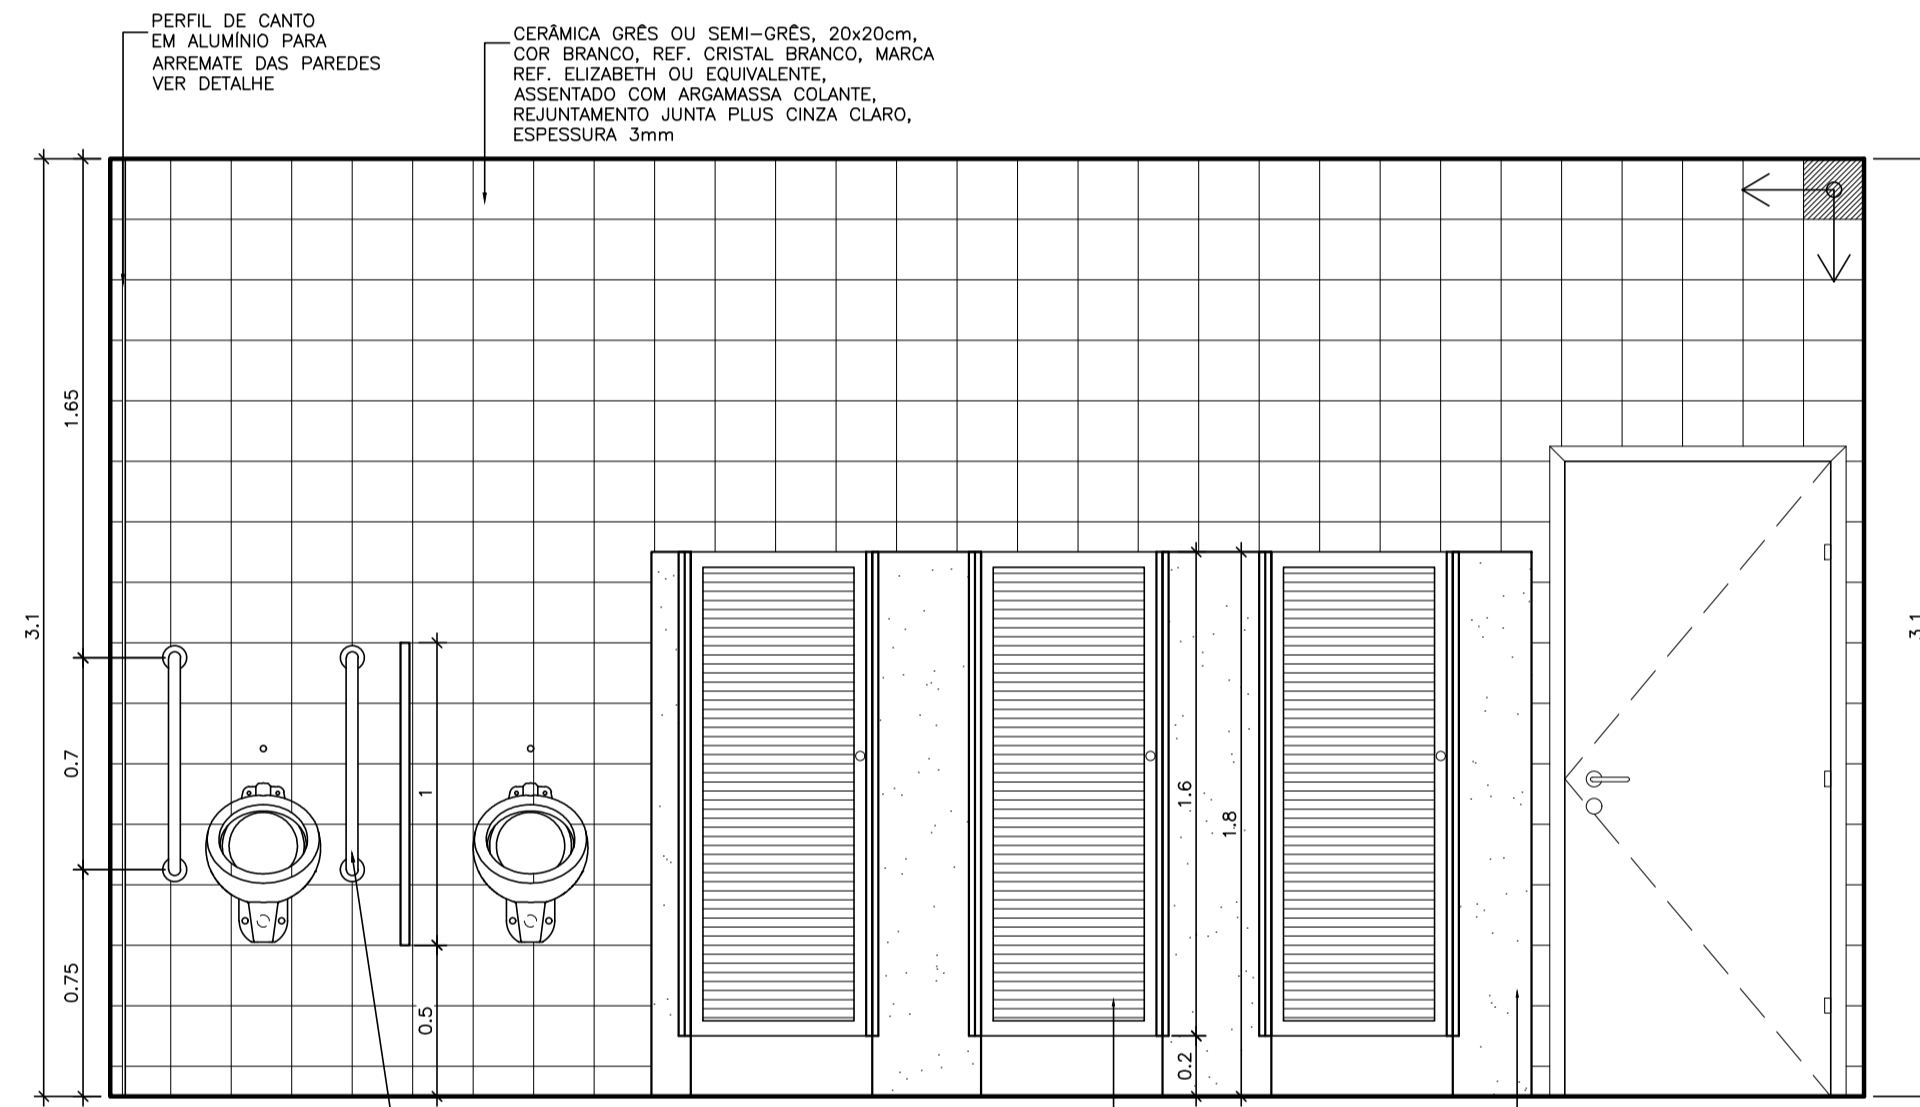


VISTA A
ESCALA 1:25

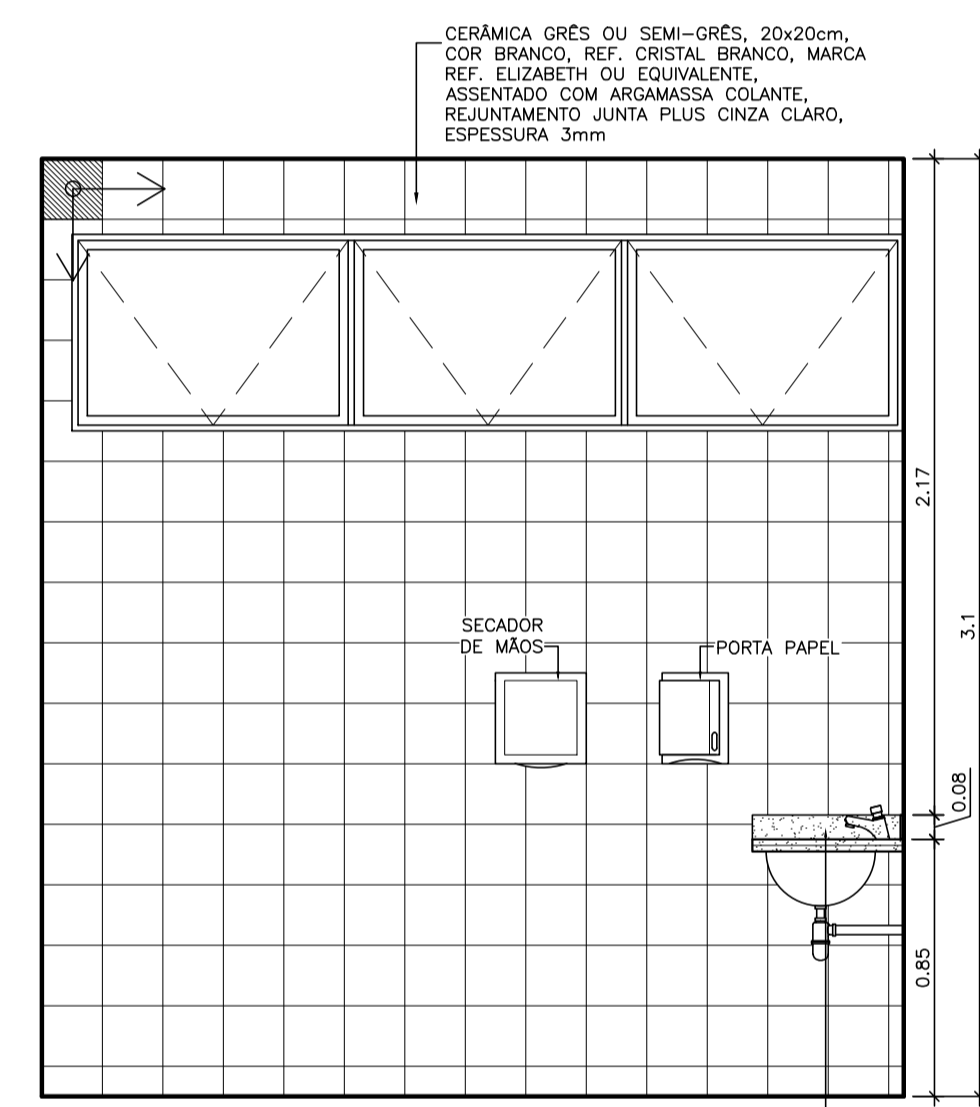


VISTA B
ESCALA 1:25

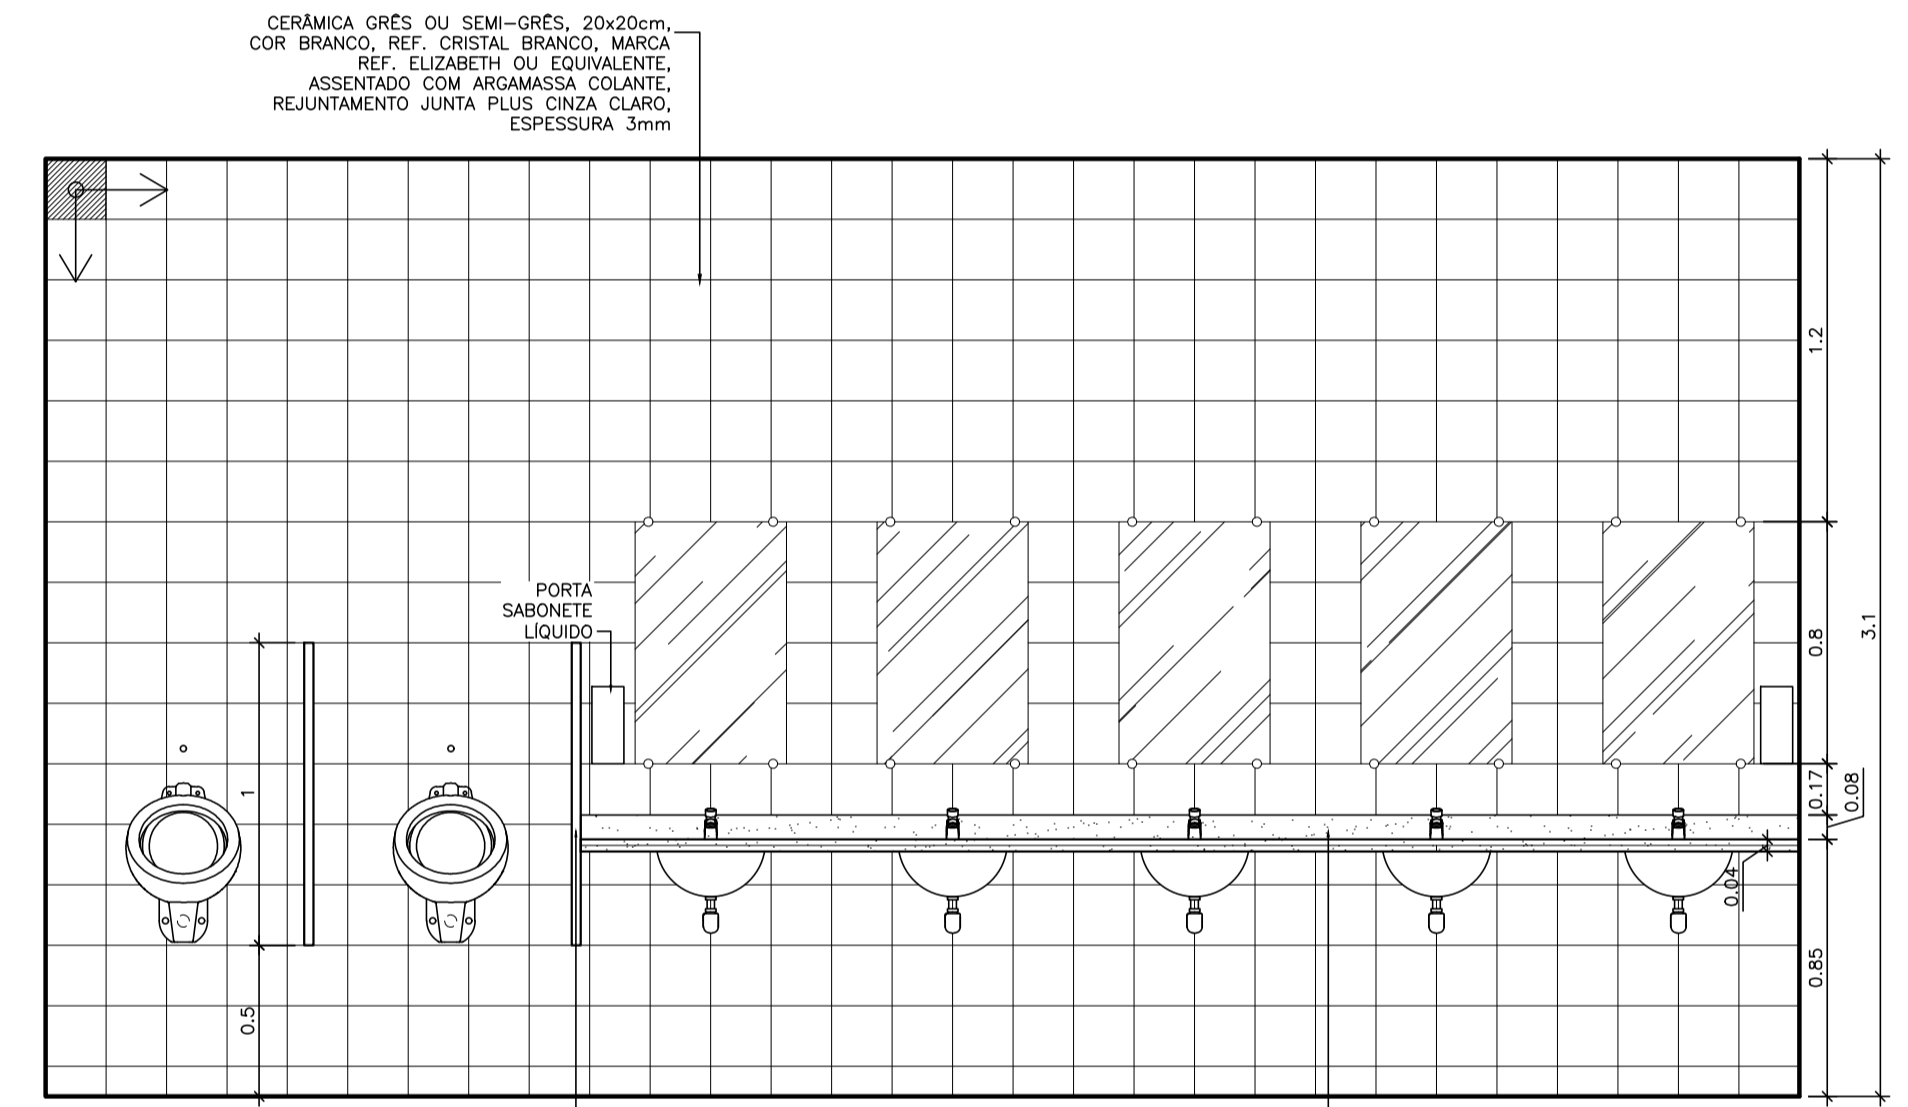

VISTA C
ESCALA 1:25

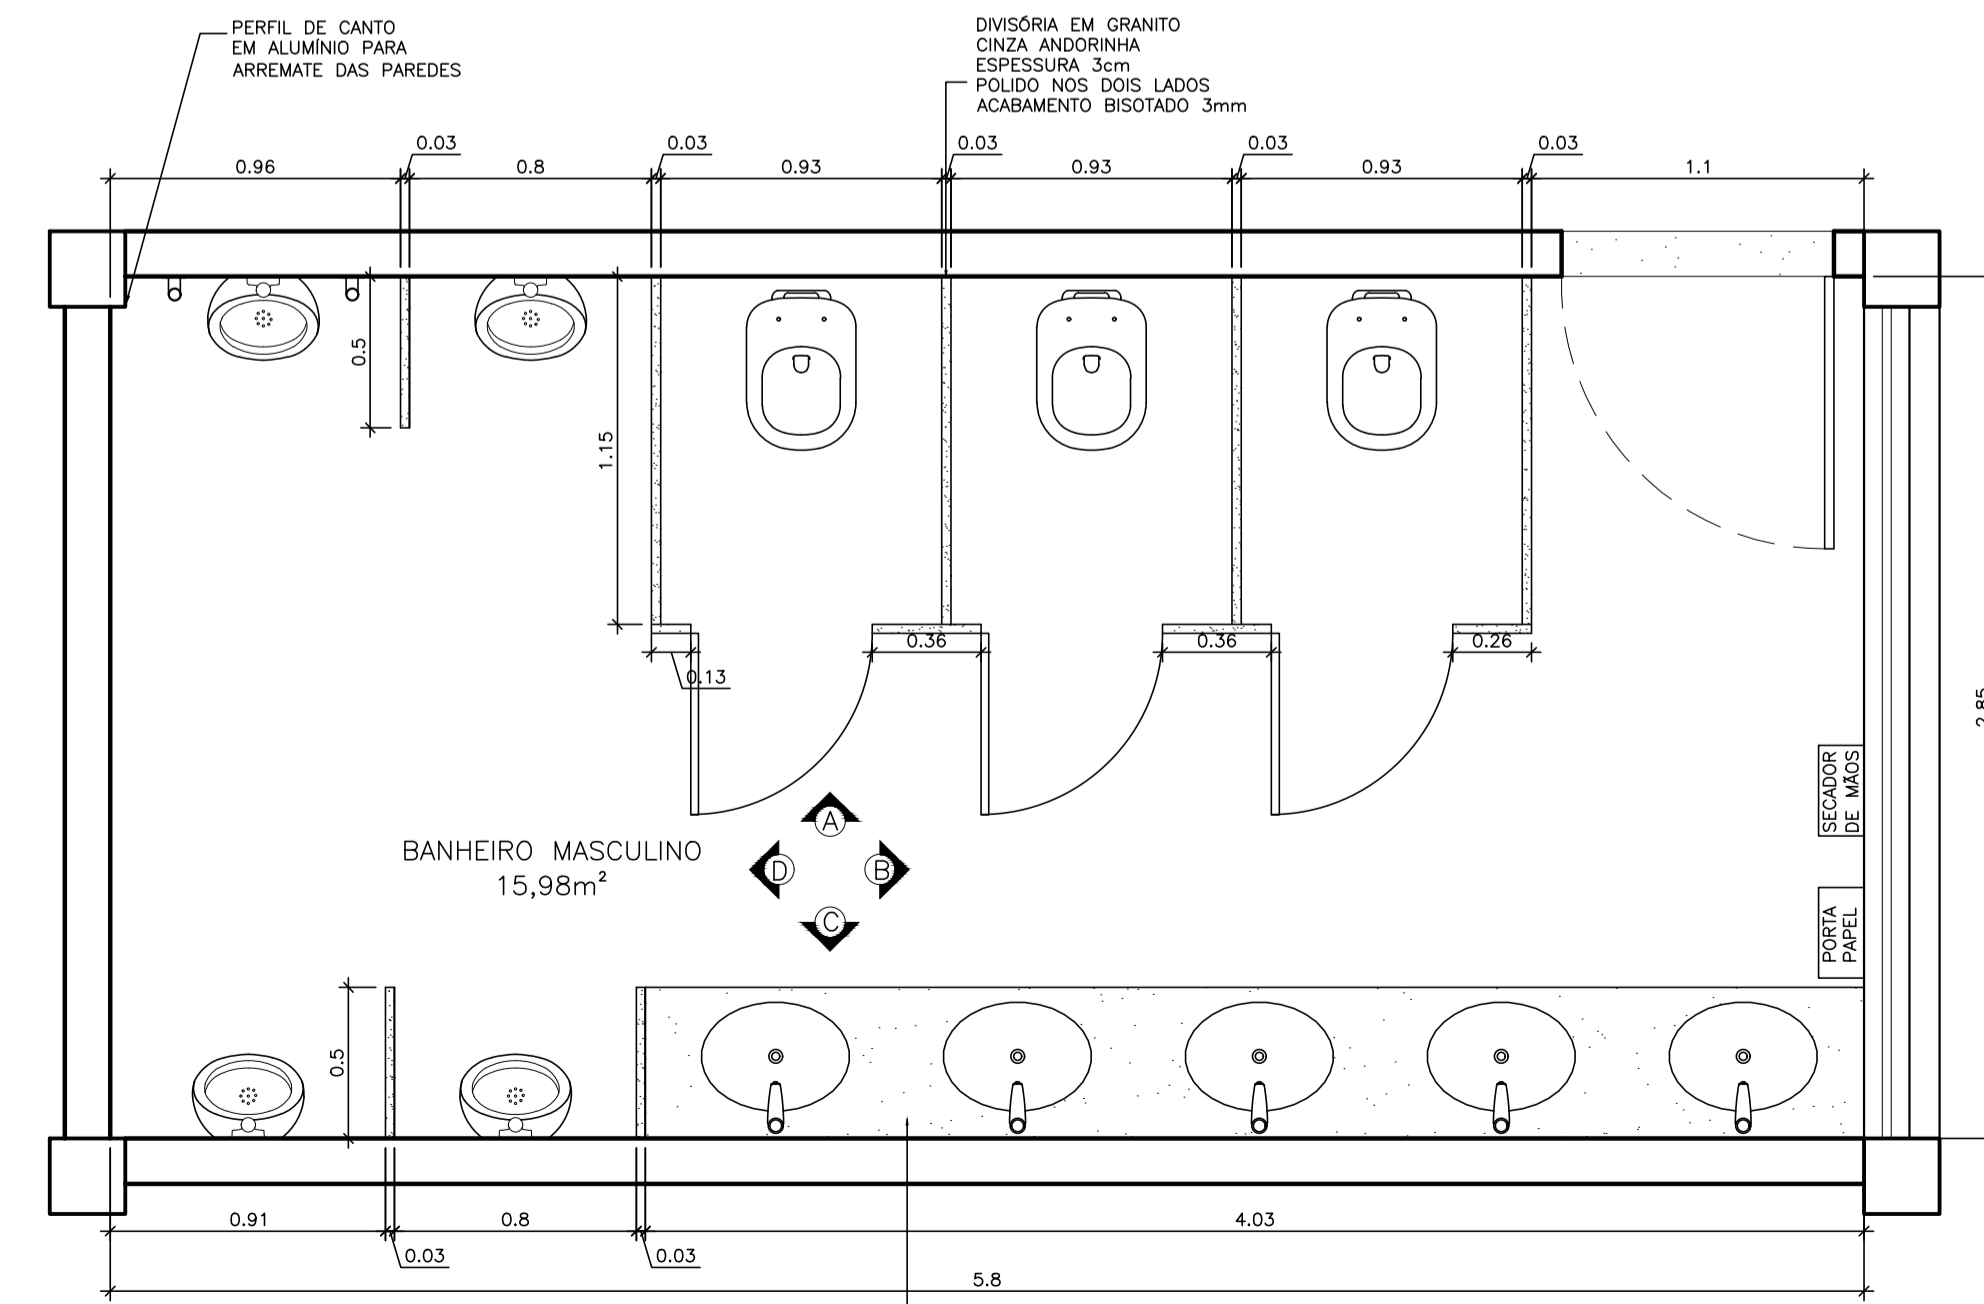

PLANTA BAIXA BANHEIRO MASC.
ESCALA 1:25

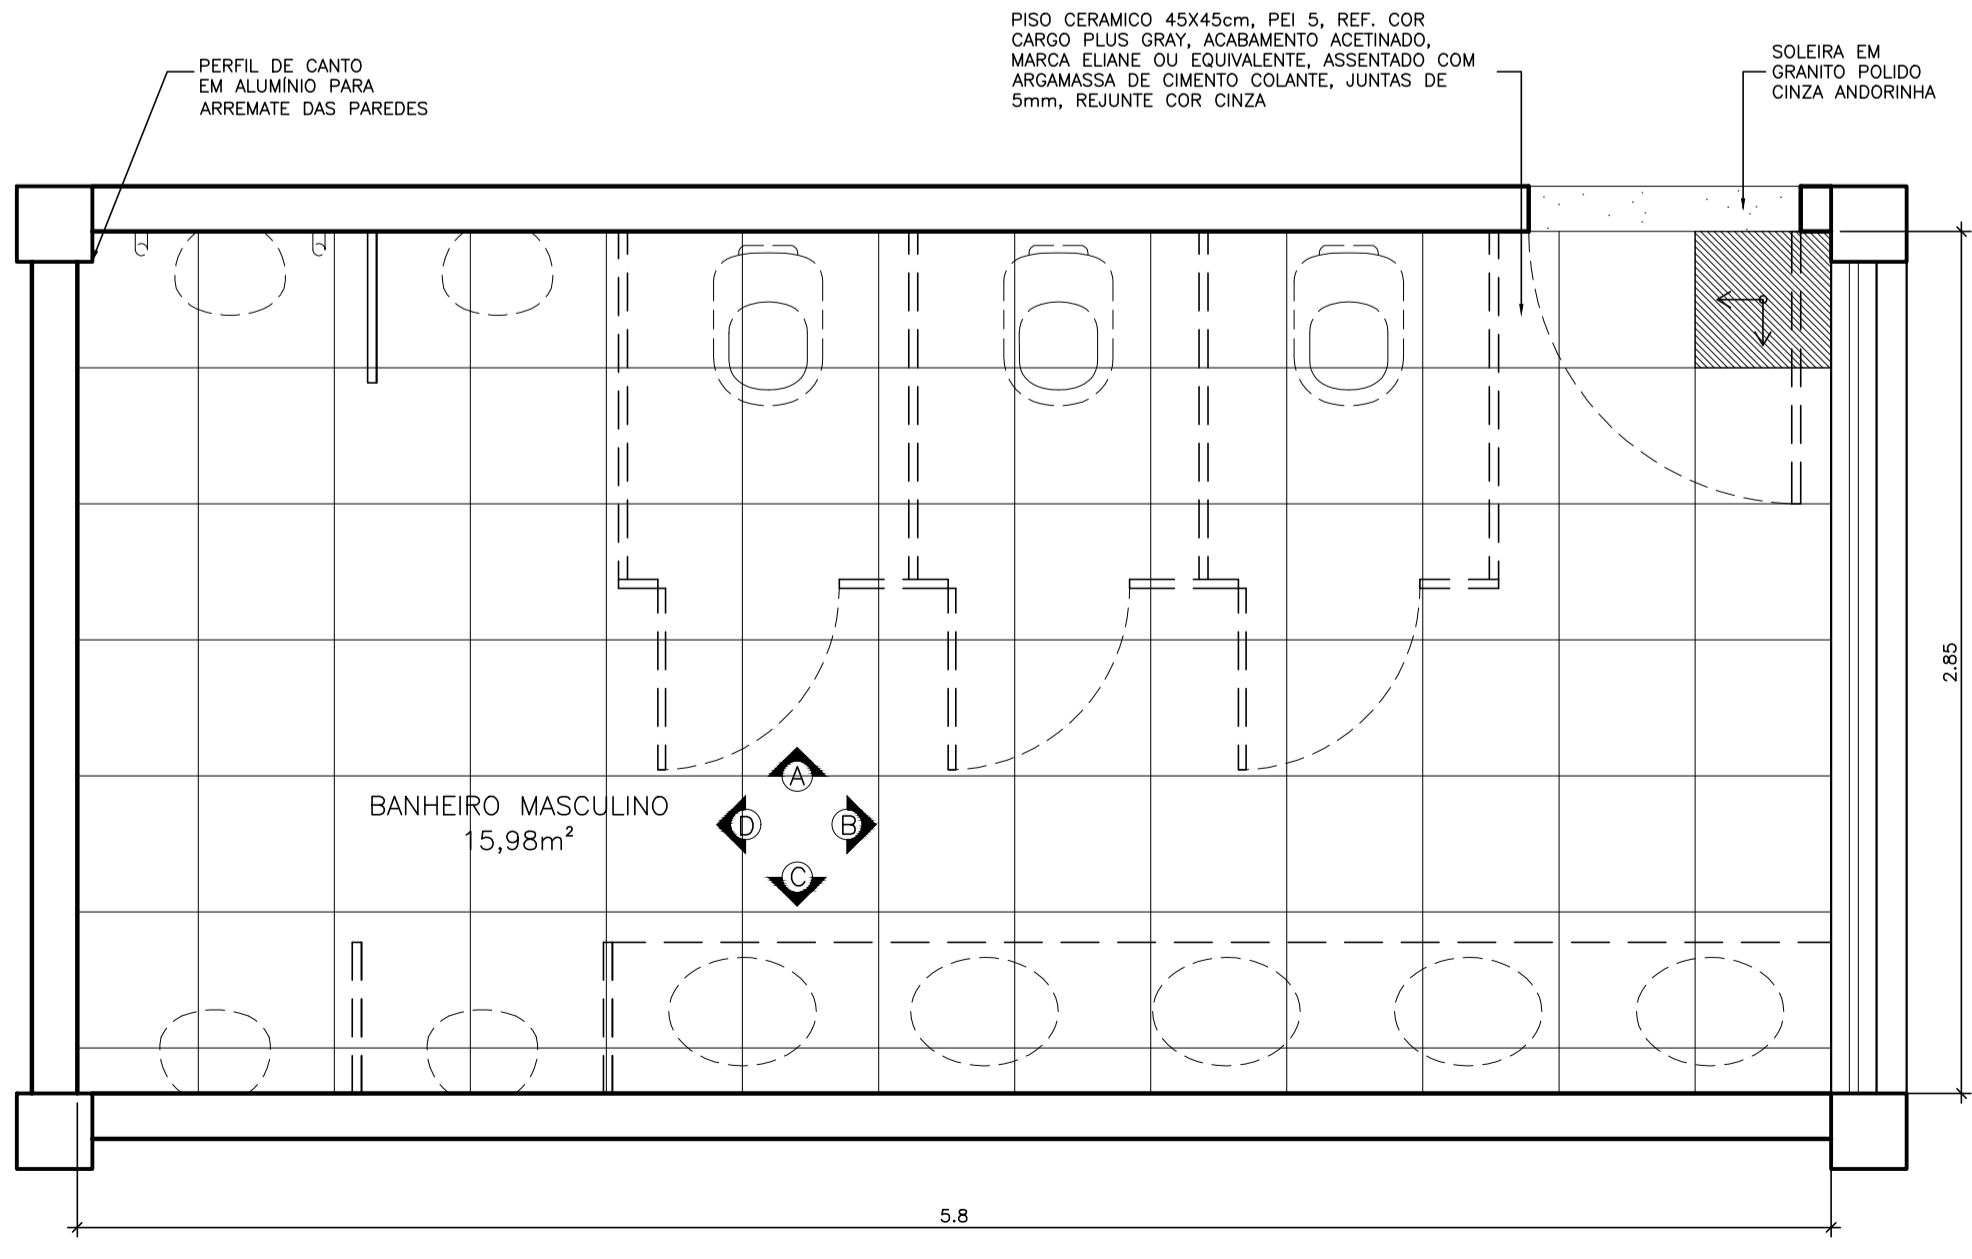

PAGINAÇÃO DE PISO
ESCALA 1:25

EQUIPAMENTOS:

- CLUBA LOUÇA BRANCA OVAL, DE EMBUTIR, MODELO L37, MARCA DE REF. DECA (OU SIMILAR)
- TORNEIRA DE MESA PARA LAVATÓRIO, ACABAMENTO CROMADO, MODELO L197, MARCA DE REF. DECA (SIMILAR FABRIMAR/DOKOL)
- BACIA SANITÁRIA DE LOUÇA BRANCA, DUPLO AÇIONAMENTO, MARCA REF. DECA, LINHA RAVENA.
- DUCHA MANUAL ÁGUA JET, LINHA AQUARIUS, COM REFRISTROM MARCA DE REF. FABRIMAR, DECA OU DOKOL.
- MICTÓRIO DE LOUÇA BRANCA, MARCA REF. DECA, CELITE OU IDEAL STANDARD.
- ESPELHO 50cmx30cm COM ESPESURA 4 mm, COM CHAPA COMPENSADA 18mm, MOLDURA EM ALUMÍNIO EM PERFIL L 3-FI, FIXADO COM PARAFUSOS CROMADOS


UFES
UNIVERSIDADE FEDERAL DO ESPÍRITO SANTO
PREFEITURA UNIVERSITÁRIA

REITOR: EUSTÁQUIO VINÍCIUS RIBEIRO DE CASTRO
PREFEITO: ALESSANDRO MATTEDI
PROJETO: GOIABEIRAS
CAMPUS: CENTRO TECNOLÓGICO
EDIFICAÇÃO: CT 3
TIPO: REFORMA
TÍTULO: DETALHAMENTO BANHEIRO MASCULINO

RESP. PROJETO:	CREA/CAU:	FRANCHA:
RICARDO NACARI MAIOLI	A40020-3	
RESP. TÉCNICO:	CREA/CAU:	
PROJETISTA:		
ESCALA:	ÁREA TOTAL:	DATA:
1/25	M ²	SET/2023
		REVISÃO:
		MAI/2024
		DESENHISTA:


11/13

CERÂMICA GRÉS OU SEMI-GRÉS, 20x20cm, COR BRANCO, REF. CRISTAL BRANCO, MARCA REF. ELIZABETH OU EQUIVALENTE, ASSENTADO COM ARGAMASSA COLANTE, REJUNTAMENTO JUNTA PLUS CINZA CLARO, ESPESSURA 3mm

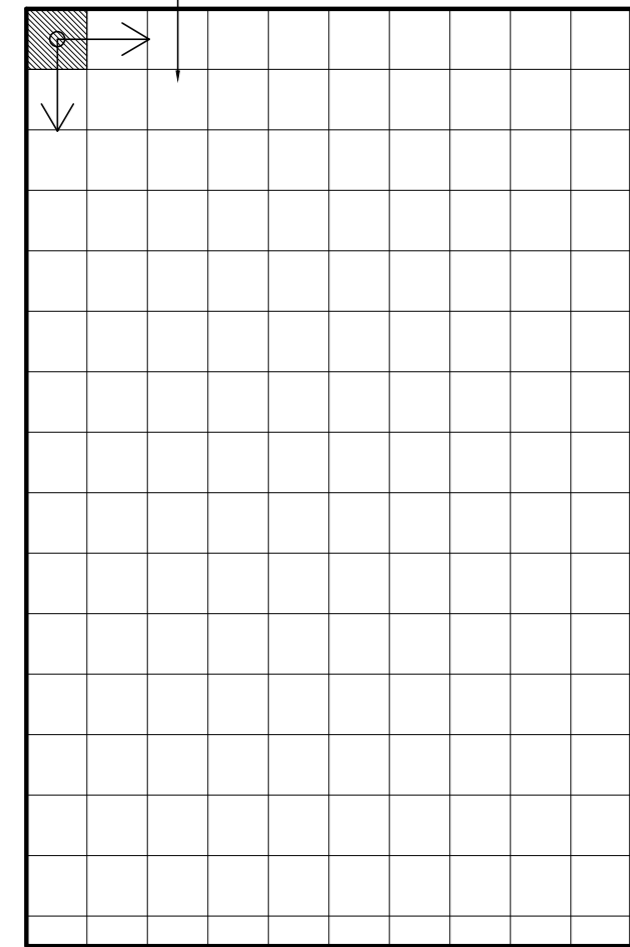


VISTA A
ESCALA 1:25

CERÂMICA GRÉS OU SEMI-GRÉS, 20x20cm, COR BRANCO, REF. CRISTAL BRANCO, MARCA REF. ELIZABETH OU EQUIVALENTE, ASSENTADO COM ARGAMASSA COLANTE, REJUNTAMENTO JUNTA PLUS CINZA CLARO, ESPESSURA 3mm

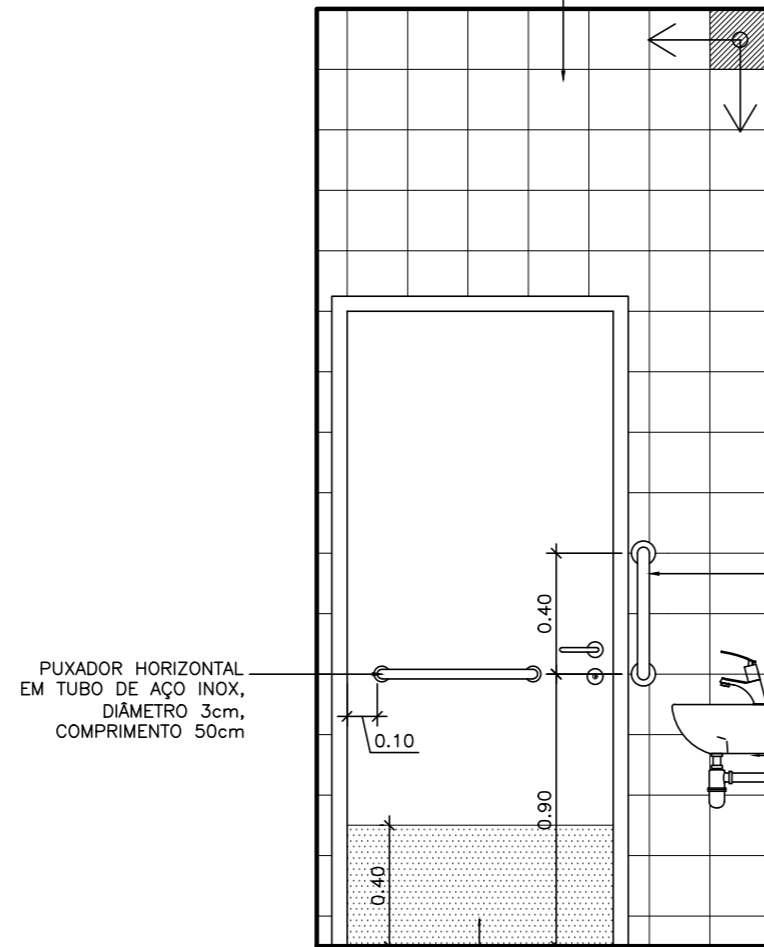


VISTA B
ESCALA 1:25

CERÂMICA GRÉS OU SEMI-GRÉS, 20x20cm, COR BRANCO, REF. CRISTAL BRANCO, MARCA REF. ELIZABETH OU EQUIVALENTE, ASSENTADO COM ARGAMASSA COLANTE, REJUNTAMENTO JUNTA PLUS CINZA CLARO, ESPESSURA 3mm

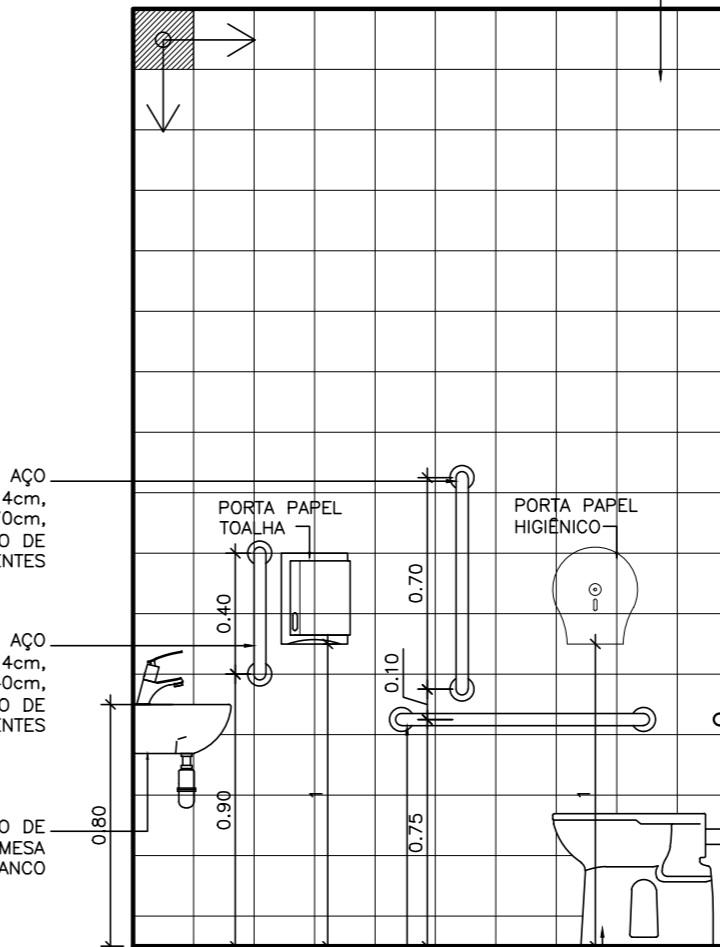


VISTA C
ESCALA 1:25


CERÂMICA GRÉS OU SEMI-GRÉS, 20x20cm, COR BRANCO, REF. CRISTAL BRANCO, MARCA REF. ELIZABETH OU EQUIVALENTE, ASSENTADO COM ARGAMASSA COLANTE, REJUNTAMENTO JUNTA PLUS CINZA CLARO, ESPESSURA 3mm

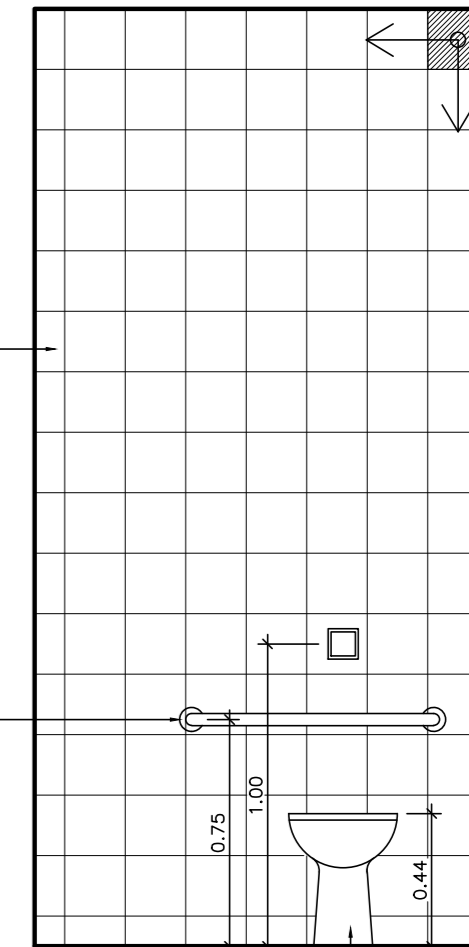

VISTA D
ESCALA 1:25

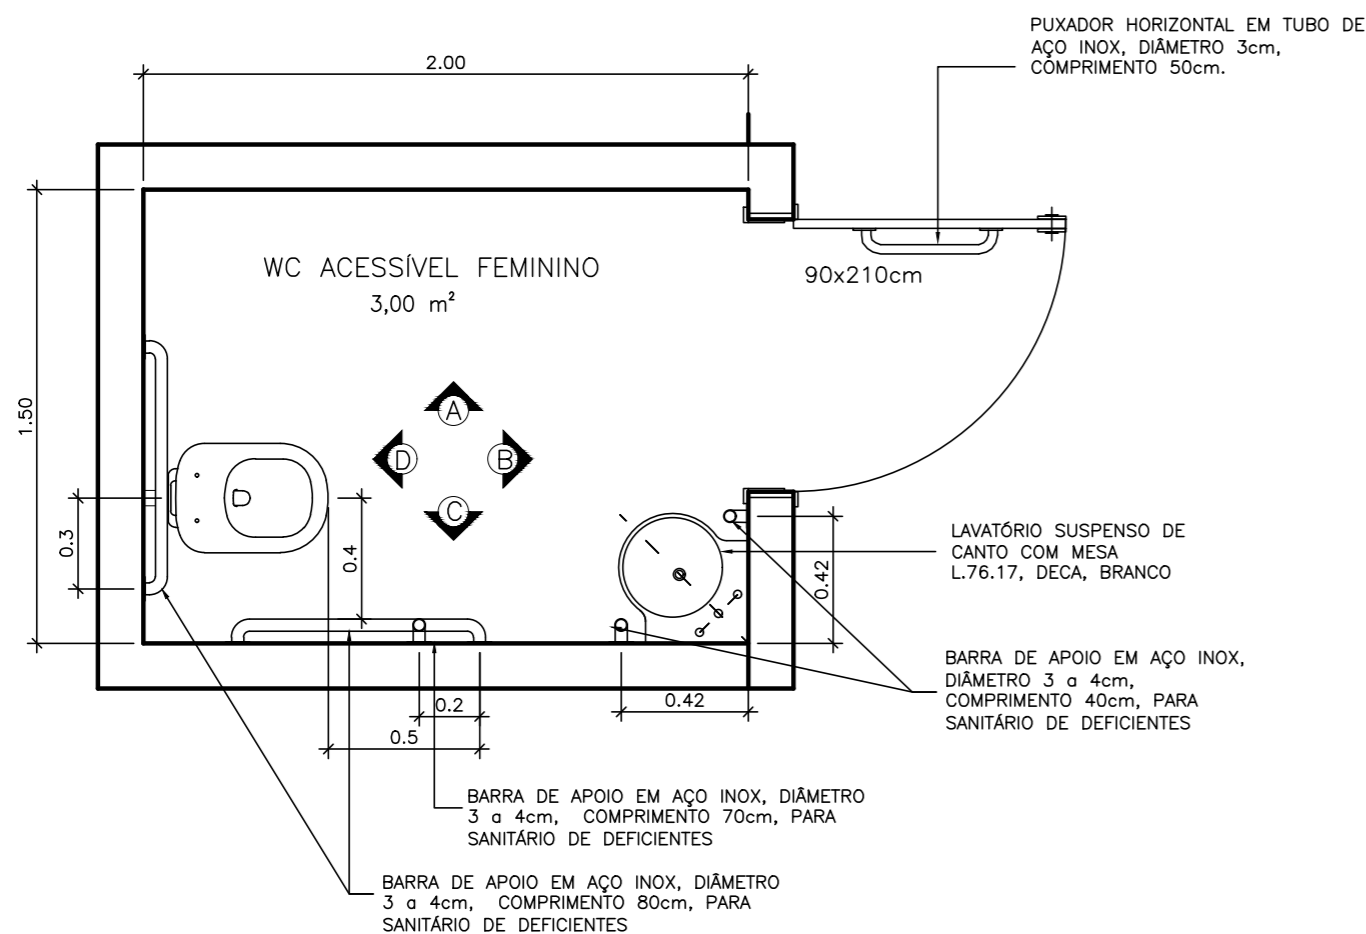

PLANTA BAIXA WC ACESS. FEM.
ESCALA 1:25

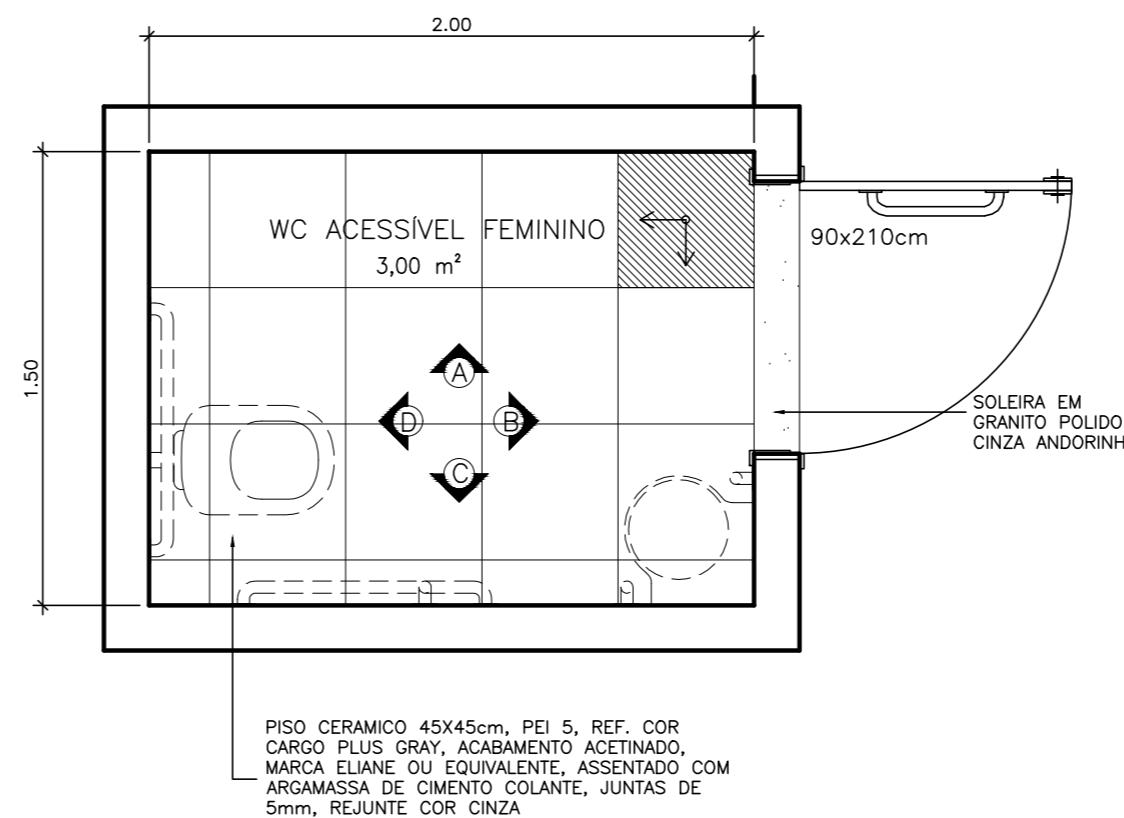

PAGINAÇÃO DE PISO
ESCALA 1:25


UFES

UNIVERSIDADE FEDERAL DO ESPIRITO SANTO

SUPERINTENDÊNCIA DE INFRAESTRUTURA

REITOR:	EUSTÁQUIO VINÍCIUS RIBEIRO DE CASTRO		
SUPERINT.:	ALESSANDRO MATTEDI		
PROJETO:	GOIABEIRAS		
CAMPUS:	CENTRO TECNOLÓGICO		
EDIFICAÇÃO:	CT 3		
TIPO:	REFORMA		
TÍTULO:	DETALHAMENTO BANHEIRO ACESSÍVEL FEMININO		
RESP. PROJETO:	CREA/CAU:	PRANCHA:	12/13
RICARDO NACARI MAIOLI	A40020-3		
RESP. TÉCNICO:	CREA/CAU:		
PROJETISTA:			
ESCALA:	ÁREA TOTAL:	DATA:	REVISÃO:
1/25	M ²	SET/2023	MAI/2024
			DESENHISTA:

CERÂMICA GRÉS OU SEMI-GRÉS, 20x20cm, COR BRANCO, REF. CRISTAL BRANCO, MARCA REF. ELIZABETH OU EQUIVALENTE, ASSENTADO COM ARGAMASSA COLANTE, REJUNTAMENTO JUNTA PLUS CINZA CLARO, ESPESSURA 3mm

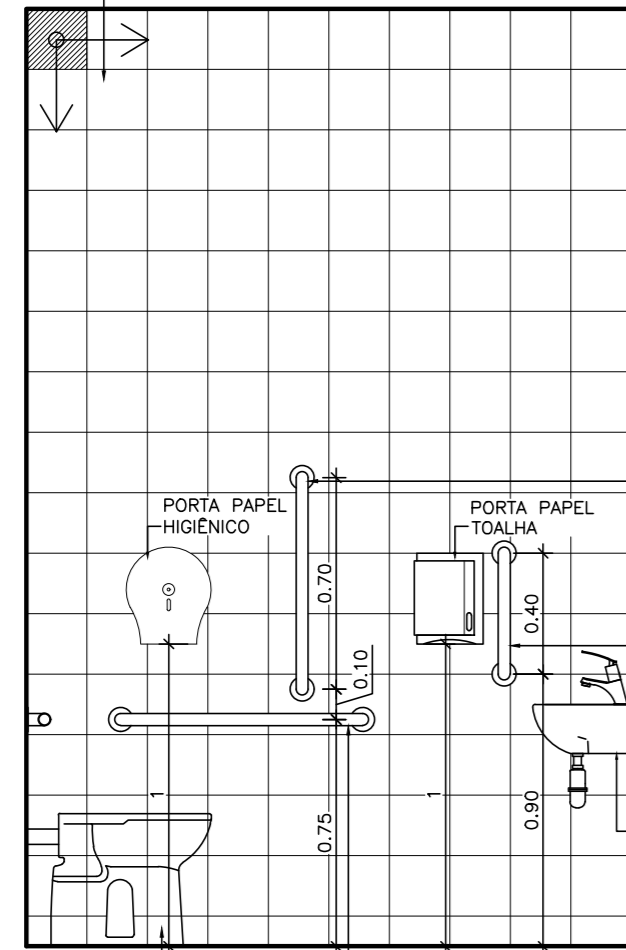

BACIA CONVENCIONAL CONFORTO SEM ABERTURA FRONTAL, LINHA VOGUE PLUS CONFORT, DECA, BRANCO

BARRA DE APOIO DE FERRO GALVANIZADO, DIÂMETRO 3 a 4cm, COMPRIMENTO 80cm, PARA SANITÁRIO DE DEFICIENTES


BARRA DE APOIO EM AÇO INOX, DIÂMETRO 3 a 4cm, COMPRIMENTO 70cm, PARA SANITÁRIO DE DEFICIENTES

BARRA DE APOIO EM AÇO INOX, DIÂMETRO 3 a 4cm, COMPRIMENTO 40cm, PARA SANITÁRIO DE DEFICIENTES

LAVATÓRIO SUSPENSO DE CANTO COM MESA L.76.17, DECA, BRANCO

VISTA A
ESCALA 1:25

CERÂMICA GRÉS OU SEMI-GRÉS, 20x20cm, COR BRANCO, REF. CRISTAL BRANCO, MARCA REF. ELIZABETH OU EQUIVALENTE, ASSENTADO COM ARGAMASSA COLANTE, REJUNTAMENTO JUNTA PLUS CINZA CLARO, ESPESSURA 3mm

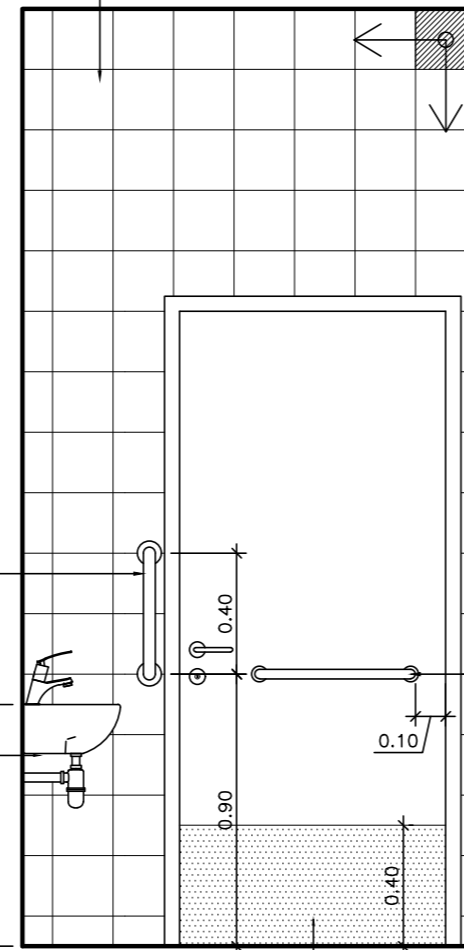

BARRA DE APOIO EM AÇO INOX, DIÂMETRO 3 a 4cm, COMPRIMENTO 40cm, PARA SANITÁRIO DE DEFICIENTES


LAVATÓRIO SUSPENSO DE CANTO COM MESA L.76.17, DECA, BRANCO

PUXADOR HORIZONTAL EM AÇO INOX, DIÂMETRO 3cm, COMPRIMENTO 50cm

CHAPA DE AÇO INOXIDÁVEL PARA PROTEÇÃO NO LADO INTERNO AO BANHEIRO

VISTA B
ESCALA 1:25

CERÂMICA GRÉS OU SEMI-GRÉS, 20x20cm, COR BRANCO, REF. CRISTAL BRANCO, MARCA REF. ELIZABETH OU EQUIVALENTE, ASSENTADO COM ARGAMASSA COLANTE, REJUNTAMENTO JUNTA PLUS CINZA CLARO, ESPESSURA 3mm

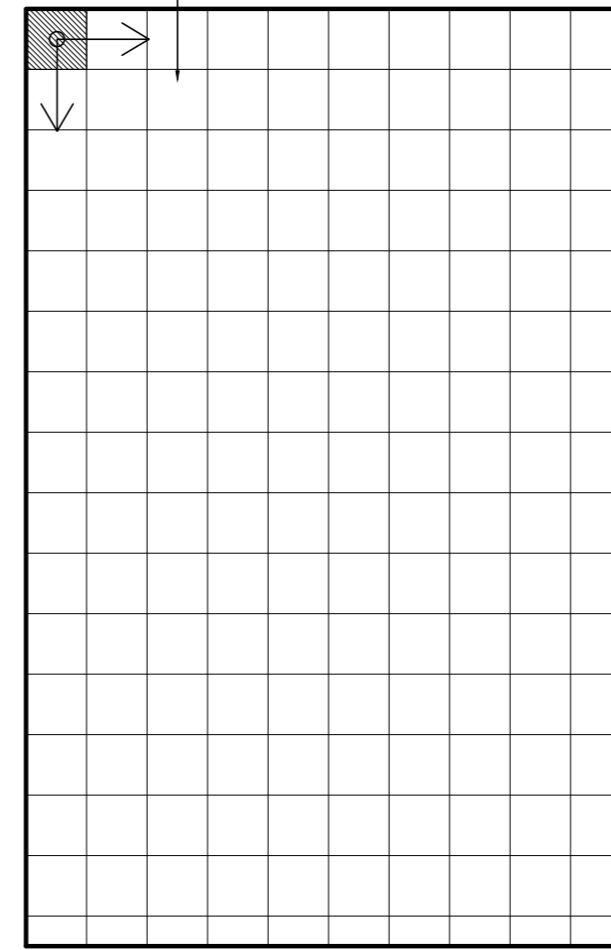


CERÂMICA GRÉS OU SEMI-GRÉS, 20x20cm, COR BRANCO, REF. CRISTAL BRANCO, MARCA REF. ELIZABETH OU EQUIVALENTE, ASSENTADO COM ARGAMASSA COLANTE, REJUNTAMENTO JUNTA PLUS CINZA CLARO, ESPESSURA 3mm

BARRA DE APOIO EM AÇO INOX, DIÂMETRO 3 a 4cm, COMPRIMENTO 80cm, PARA SANITÁRIO DE DEFICIENTES


BACIA CONVENCIONAL CONFORTO SEM ABERTURA FRONTAL LINHA VOGUE PLUS CONFORT, BRANCO

VISTA C
ESCALA 1:25

CERÂMICA GRÉS OU SEMI-GRÉS, 20x20cm, COR BRANCO, REF. CRISTAL BRANCO, MARCA REF. ELIZABETH OU EQUIVALENTE, ASSENTADO COM ARGAMASSA COLANTE, REJUNTAMENTO JUNTA PLUS CINZA CLARO, ESPESSURA 3mm

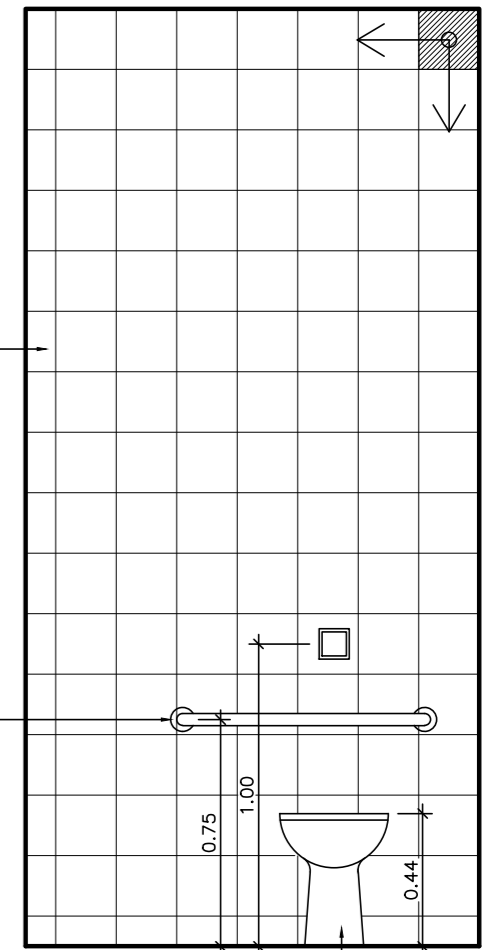


VISTA D
ESCALA 1:25

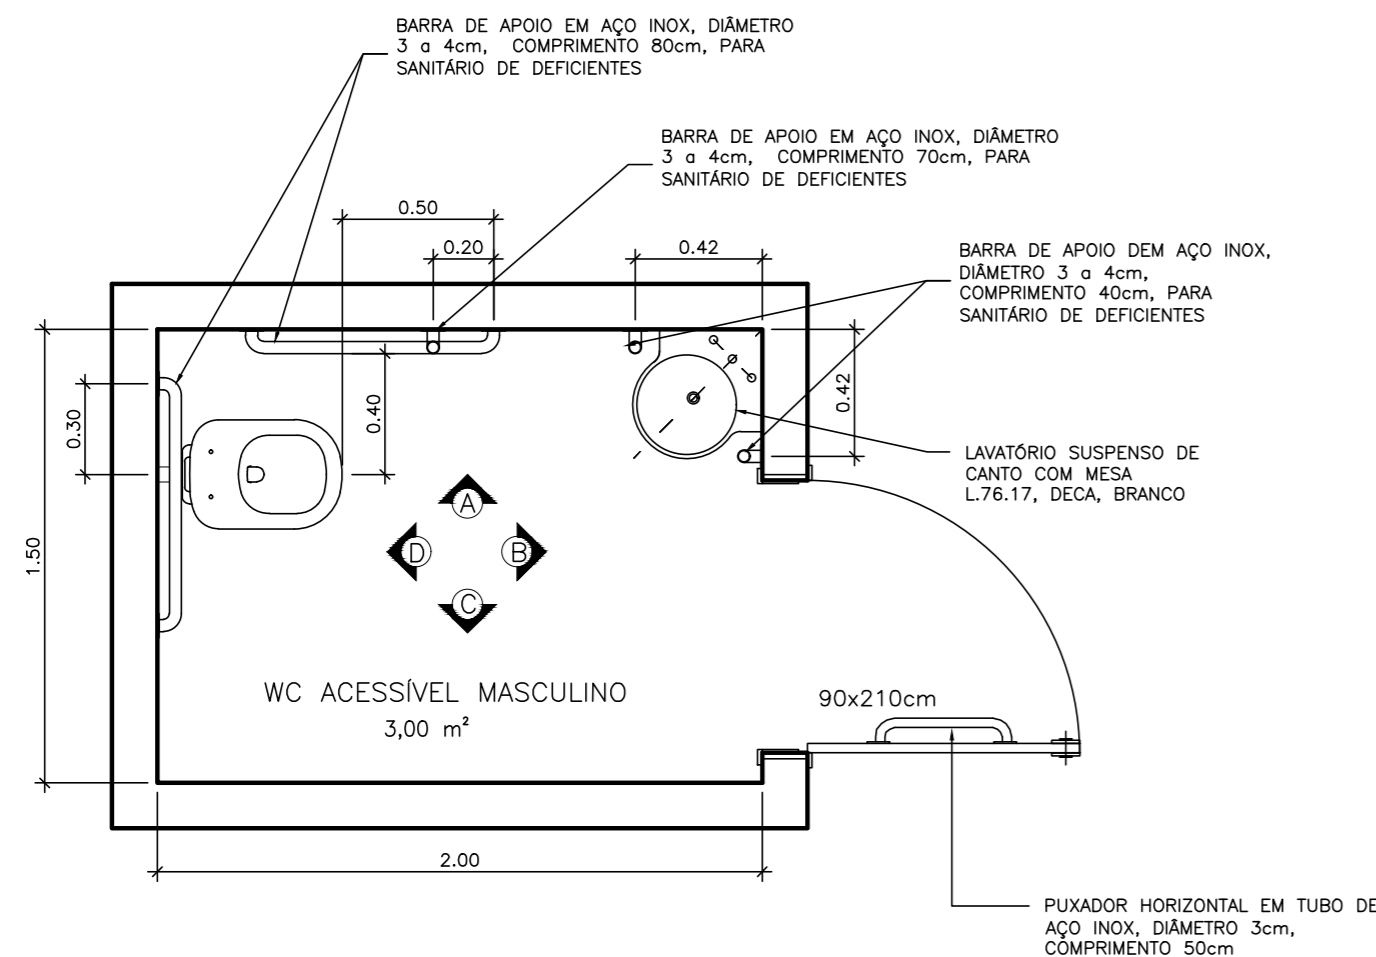

WC ACESSÍVEL MASCULINO
3,00 m²

PLANTA BAIXA WC ACESS. MASC.
ESCALA 1:25

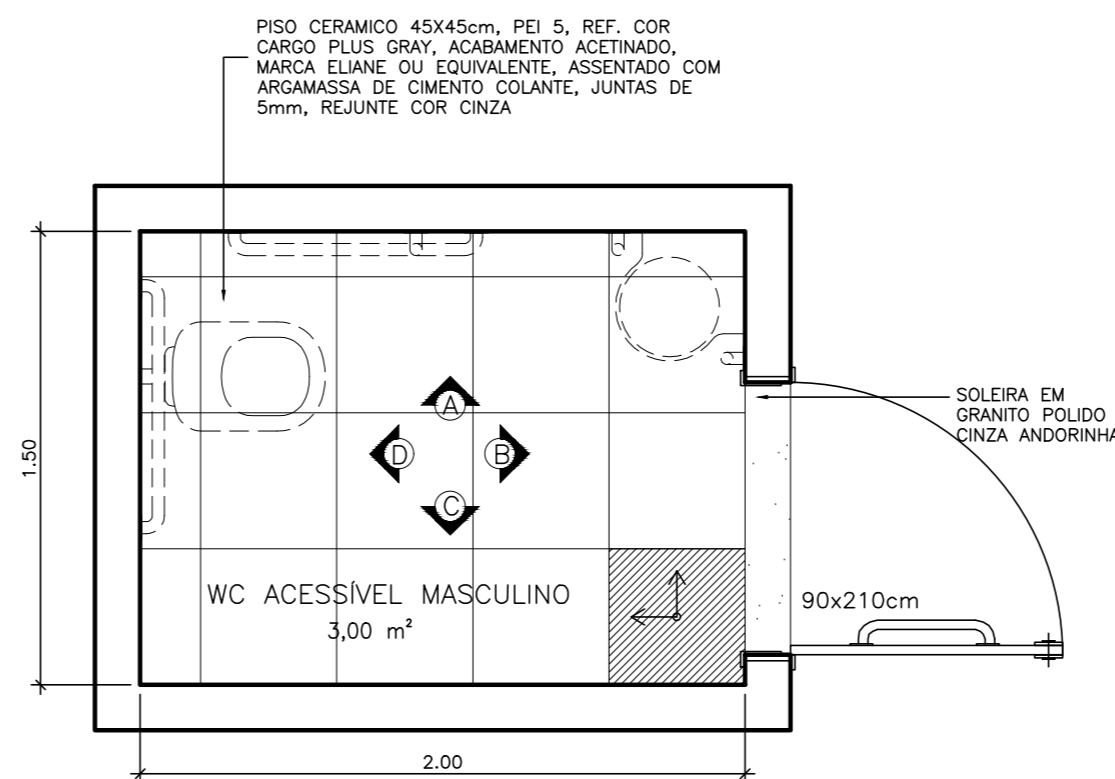

PAGINAÇÃO DE PISO
ESCALA 1:25

UFES

UNIVERSIDADE FEDERAL DO ESPÍRITO SANTO

SUPERINTENDÊNCIA DE INFRAESTRUTURA

REITOR:	EUSTÁQUIO VINÍCIUS RIBEIRO DE CASTRO		
SUPERINT.:	ALESSANDRO MATTEDI		
PROJETO:	GOIABEIRAS		
CAMPUS:	CENTRO TECNOLÓGICO		
EDIFICAÇÃO:	CT 3		
TIPO:	REFORMA		
TÍTULO:	DETALHAMENTO BANHEIRO ACESSÍVEL MASCULINO		
RESP. PROJETO:	CREA/CAU:	PRANCHA:	13/13
RICARDO NACARI MAIOLI	A40020-3		
RESP. TÉCNICO:	CREA/CAU:		
PROJETISTA:			
ESCALA:	ÁREA TOTAL:	DATA:	REVISÃO:
1/25	M ²	SET/2023	MAI/2024
			DESENHISTA:



Reforma CT3

Data e Hora de Criação: 07/06/2024 às 13:25:17

Documentos que originaram esse envelope:

- CT-PR-ARQ-CT3-v7.4_13 pranchas.pdf (Arquivo PDF) - 13 página(s)



Hashs únicas referente à esse envelope de documentos

[SHA256]: 8e1ec46ce0a8ce07c926622f9c1fb6f0d10a3aa96bf05956f4e4d31cae15d048

[SHA512]: 379ce41566a4d076084be8fb3d0237412db281a5cf8f3317e740e08960d6627950e1418725b7f4702e6cb37bf7627a85b4b7058eb6ac4941825089ab62faf9a2

Lista de assinaturas solicitadas e associadas à esse envelope



ASSINADO - Ricardo Nacari Maioli (ricardo.maioli@ufes.br)

Data/Hora: 07/06/2024 - 13:28:11, IP: 200.137.65.109, Geolocalização: [-20.279721, -40.303109]

[SHA256]: e840cde7557b2f28c1d63f1ba0da236a76ff4eee958cf2325a11d23bed449193

Histórico de eventos registrados neste envelope

07/06/2024 13:28:16 - Envelope finalizado por ricardo.maioli@ufes.br, IP 200.137.65.109

07/06/2024 13:28:11 - Assinatura realizada por ricardo.maioli@ufes.br, IP 200.137.65.109

07/06/2024 13:27:51 - Envelope registrado na Blockchain por ricardo.maioli@ufes.br, IP 200.137.65.109

07/06/2024 13:27:31 - Envelope encaminhado para assinaturas por ricardo.maioli@ufes.br, IP 200.137.65.109

07/06/2024 13:25:25 - Envelope criado por ricardo.maioli@ufes.br, IP 200.137.65.109